

PLANTA BAIXA - SPDA  
Escala 1:125

LEGENDA

Edificação

Subsistema Caplar - Fila de Aluminio 70mm<sup>2</sup>

Subsistema de Alimentação - Cabo de Cobre Nu 50mm<sup>2</sup>

Subsistema de Descida - Cabo de Cobre Nu 35mm<sup>2</sup>

Subsistema de Descida


Haste Apo-Cabo Ø50x2,4m

Caixa de Inspeção

Terminal Aéreo

Proteção

Barramento de Equipotencialização Principal - BEP

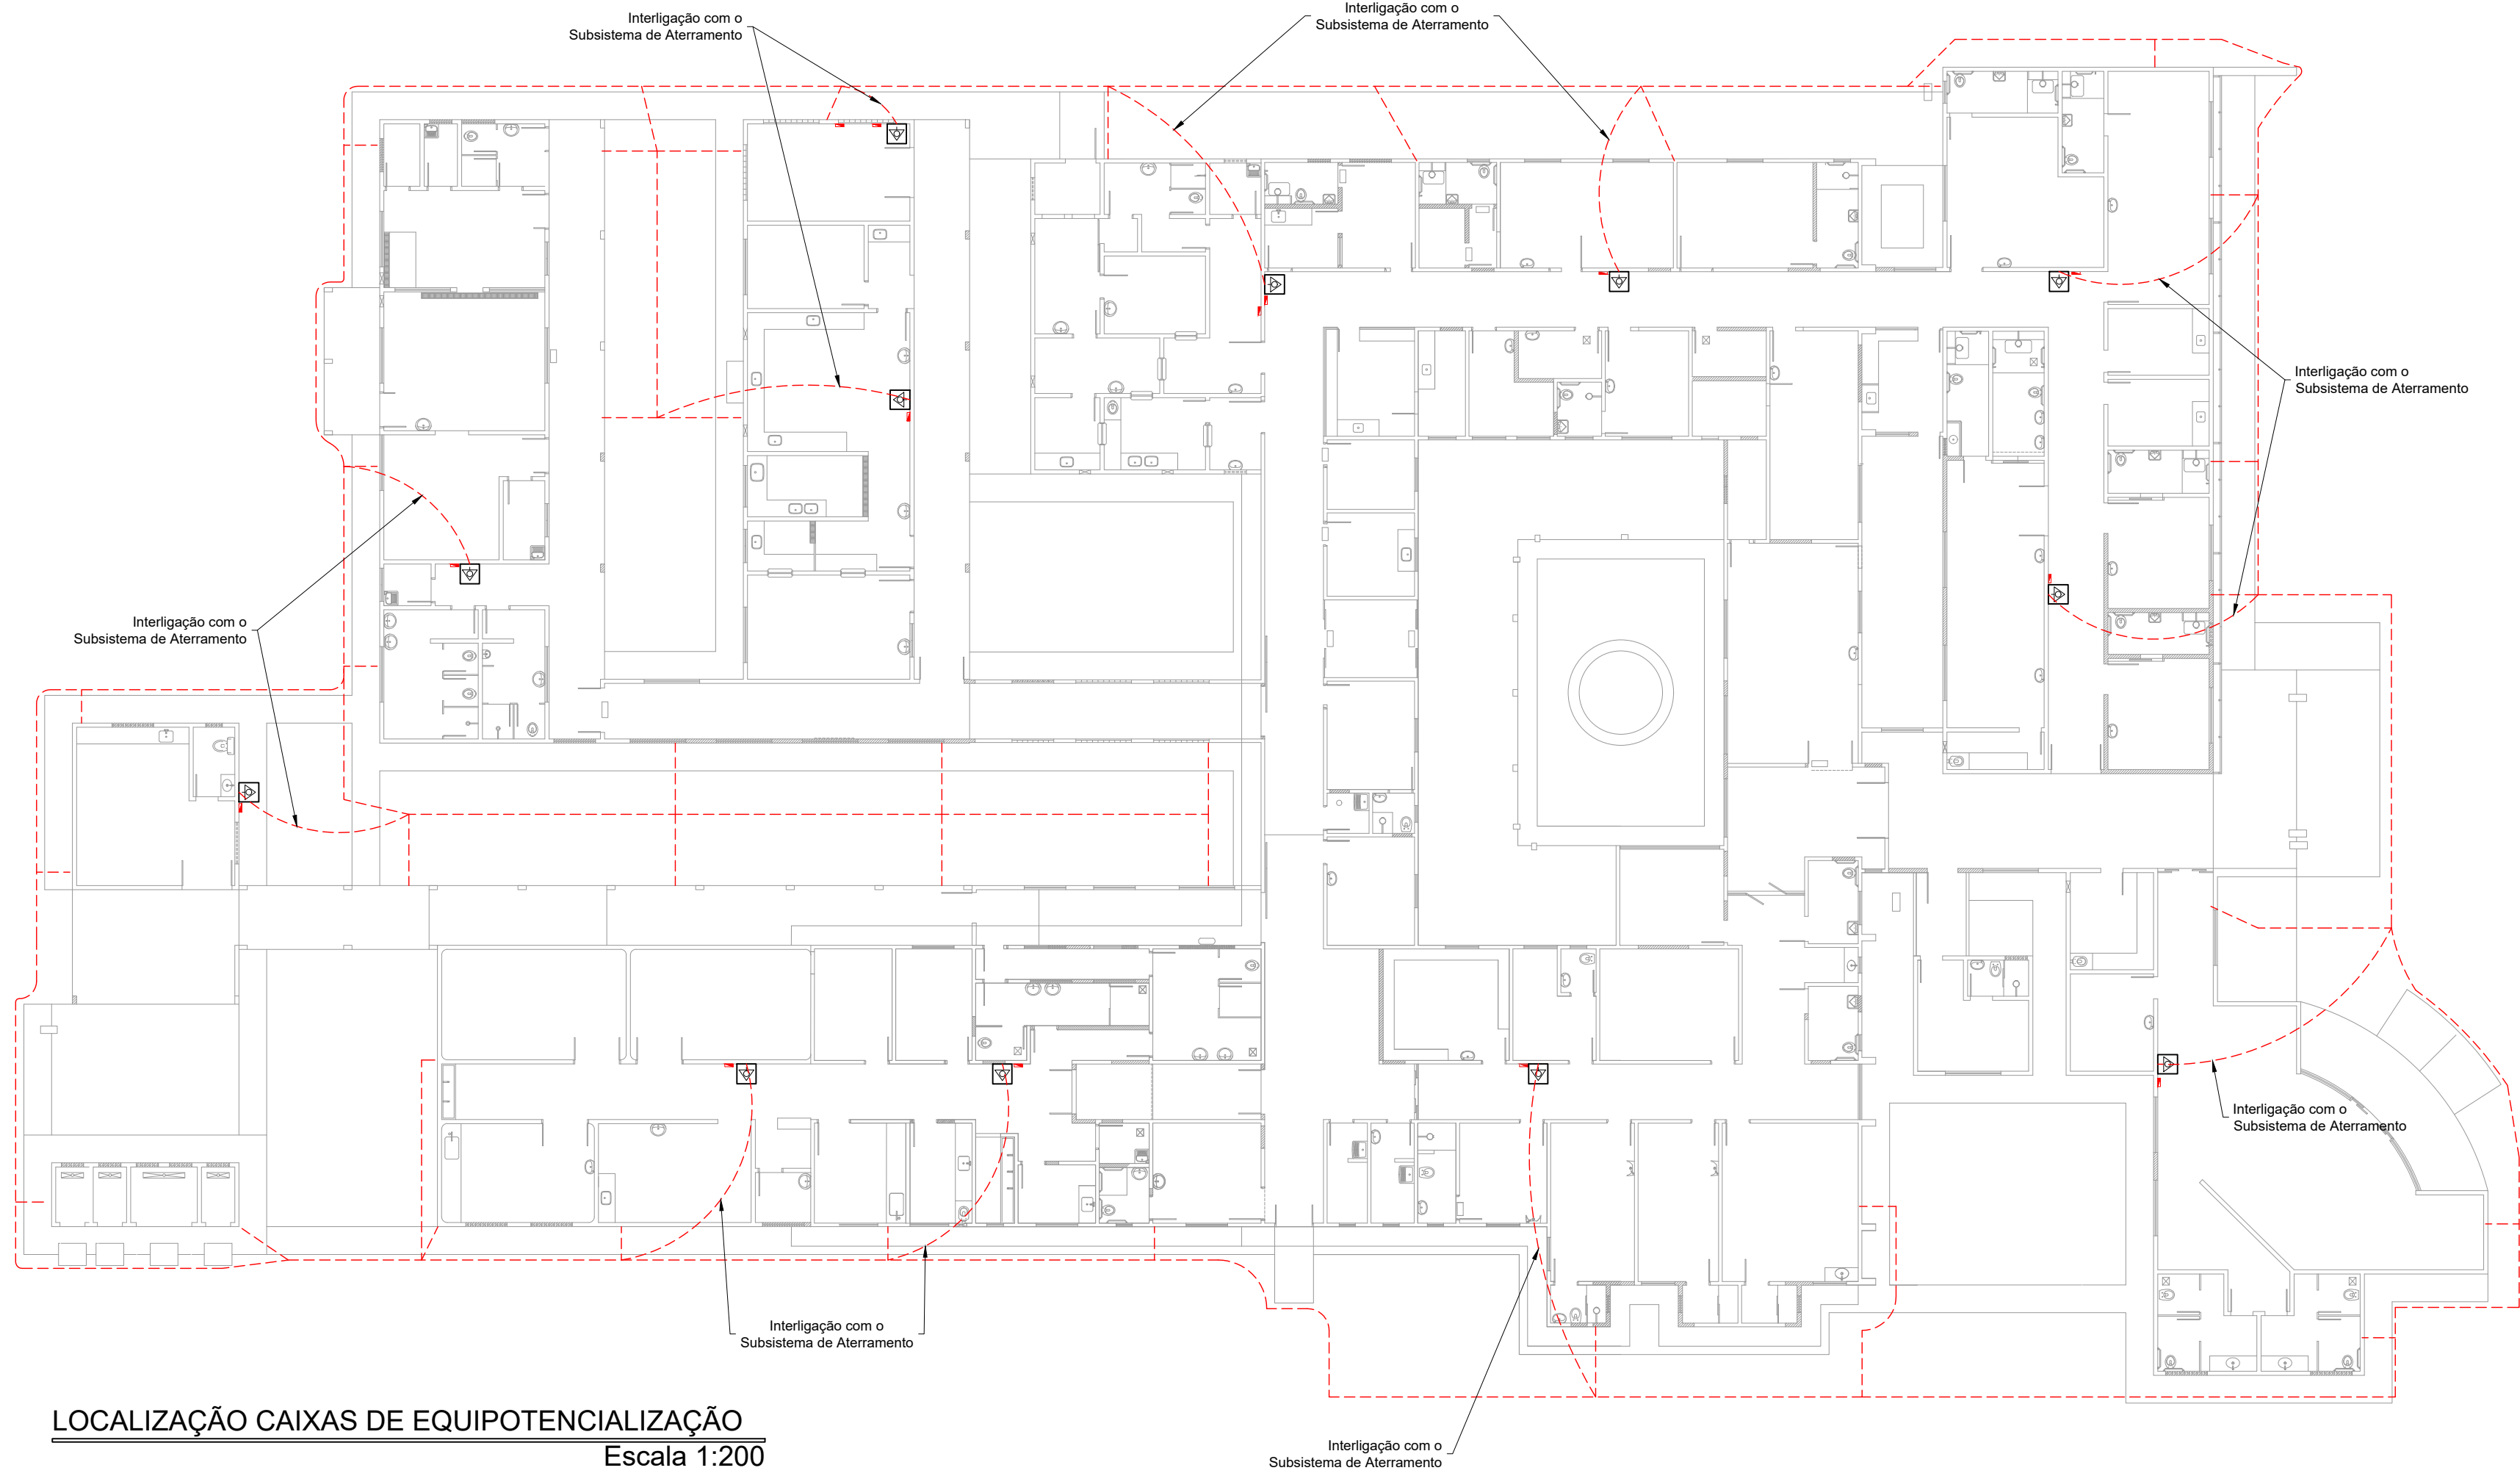

LOCALIZAÇÃO CAIXAS DE EQUIPOTENCIALIZAÇÃO  
Escala 1:200

Projeto:  
**PROJETO DE SISTEMA DE PROTEÇÃO CONTRA DESCARGA ATMOSFÉRICA**

FOLHA:  
**1**  
DE  
**3**

Descrição:  
**PLANTA BAIXA**

Obras:  
**IMPLANTAÇÃO DE SISTEMA DE PROTEÇÃO CONTRA DESCARGA ATMOSFÉRICA SPDA**

Local:  
**LE 2 e AP 15, VIA 1, PARANAÍTA/MT**

Proprietário:  
**PREFEITURA MUNICIPAL DE PARANAÍTA**  
CNPJ: 03.239.043/0001-12

 
Áreas:  
Área Construída: 2.292,80 m<sup>2</sup>  
Terreno: 17.865,14 m<sup>2</sup>

Localização esquemática:



Proprietário:  
Prefeitura Municipal de Paranaíta  
CNPJ: 03.239.043/0001-12  
Rep. Técnico:  
Rafael Teixeira Trucanato  
Técnico em Engenharia  
CPF-BR: 891058095-3

Anteriores:

Obs:  
Data: JANEIRO DE 2019  
Execução: Indica



Corte CC'  
escala 1:100

  













FACHADA 01 - FRONTAL

---

Escala 1:100

Projeto:	<h1 style="margin: 0;">PROJETO DE SISTEMA DE PROTEÇÃO CONTRA DESCARGA ATMOSFÉRICA</h1>		FOLHA <b>2</b> DE <b>3</b>				
Descrição:	<h2 style="margin: 0;">FACHADAS E CORTE</h2>						
Objeto:	<h3 style="margin: 0;">IMPLANTAÇÃO DE SISTEMA DE PROTEÇÃO CONTRA DESCARGA ATMOSFÉRICA SPDA</h3>						
Local:	<h4 style="margin: 0;">LE 2 e AP 15, VIA 1, PARANÁITA/MT</h4>						
Proprietário:	<h4 style="margin: 0;">PREFEITURA MUNICIPAL DE PARANÁITA</h4> <p style="margin: 0; text-align: center;">CNPJ 03.239.043/0001-12</p>						
Área:	<table border="1" style="width: 100%; border-collapse: collapse;"> <tr> <td style="padding: 5px;">Área Construída</td> <td style="text-align: center; padding: 5px;">2.292,60 m²</td> </tr> <tr> <td style="padding: 5px;">Terreno</td> <td style="text-align: center; padding: 5px;">17.865,14 m²</td> </tr> </table>	Área Construída	2.292,60 m²	Terreno	17.865,14 m²	Representação:	
Área Construída	2.292,60 m²						
Terreno	17.865,14 m²						
Localização topográfica:		<div style="border: 1px solid black; padding: 10px; margin-bottom: 10px;"> <p style="text-align: center; margin: 0;">Prefeitura Municipal de Paranaita</p> <p style="text-align: center; margin: 0;">CNPJ: 03.239.043/0001-12</p> </div> <p>Rep. Técnico:</p> <div style="border: 1px solid black; padding: 10px; margin-top: 10px;"> <p style="text-align: center; margin: 0;">Rafael Takashi Tsukamoto</p> <p style="text-align: center; margin: 0;">Técnico em Eletricidade</p> <p style="text-align: center; margin: 0;">CFT-BR: B91026559-3</p> </div>					
Adscrição:							
Data:	Escala:						



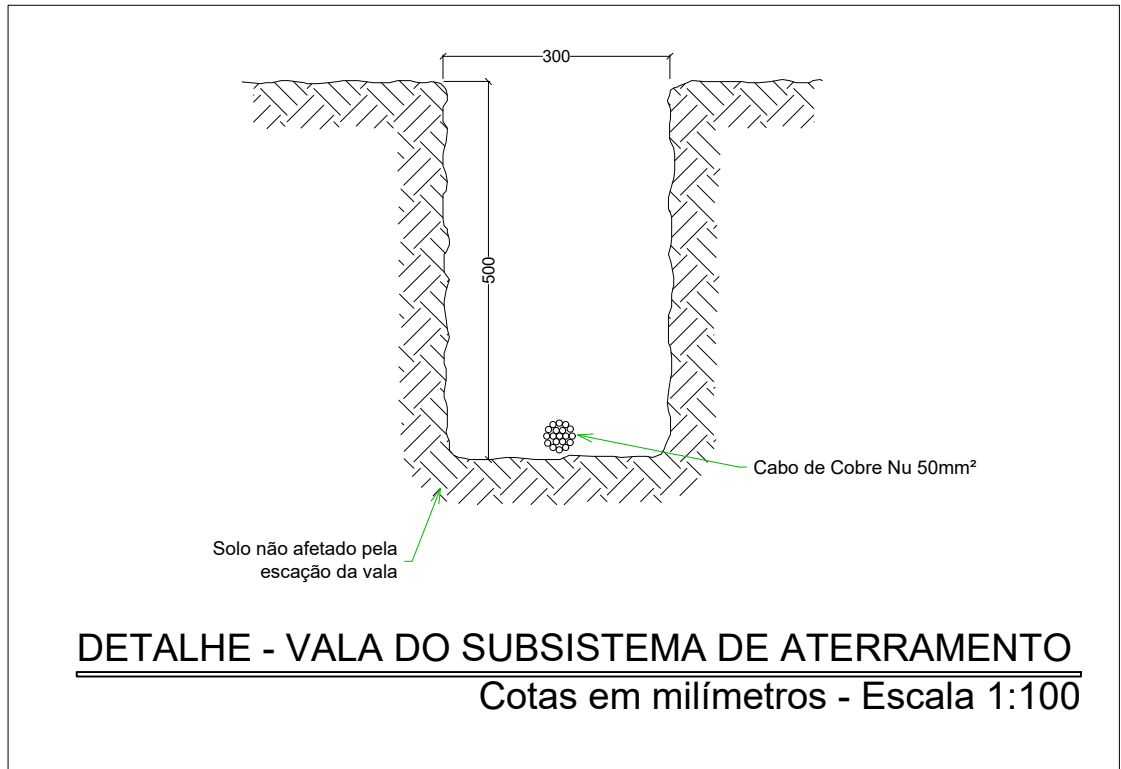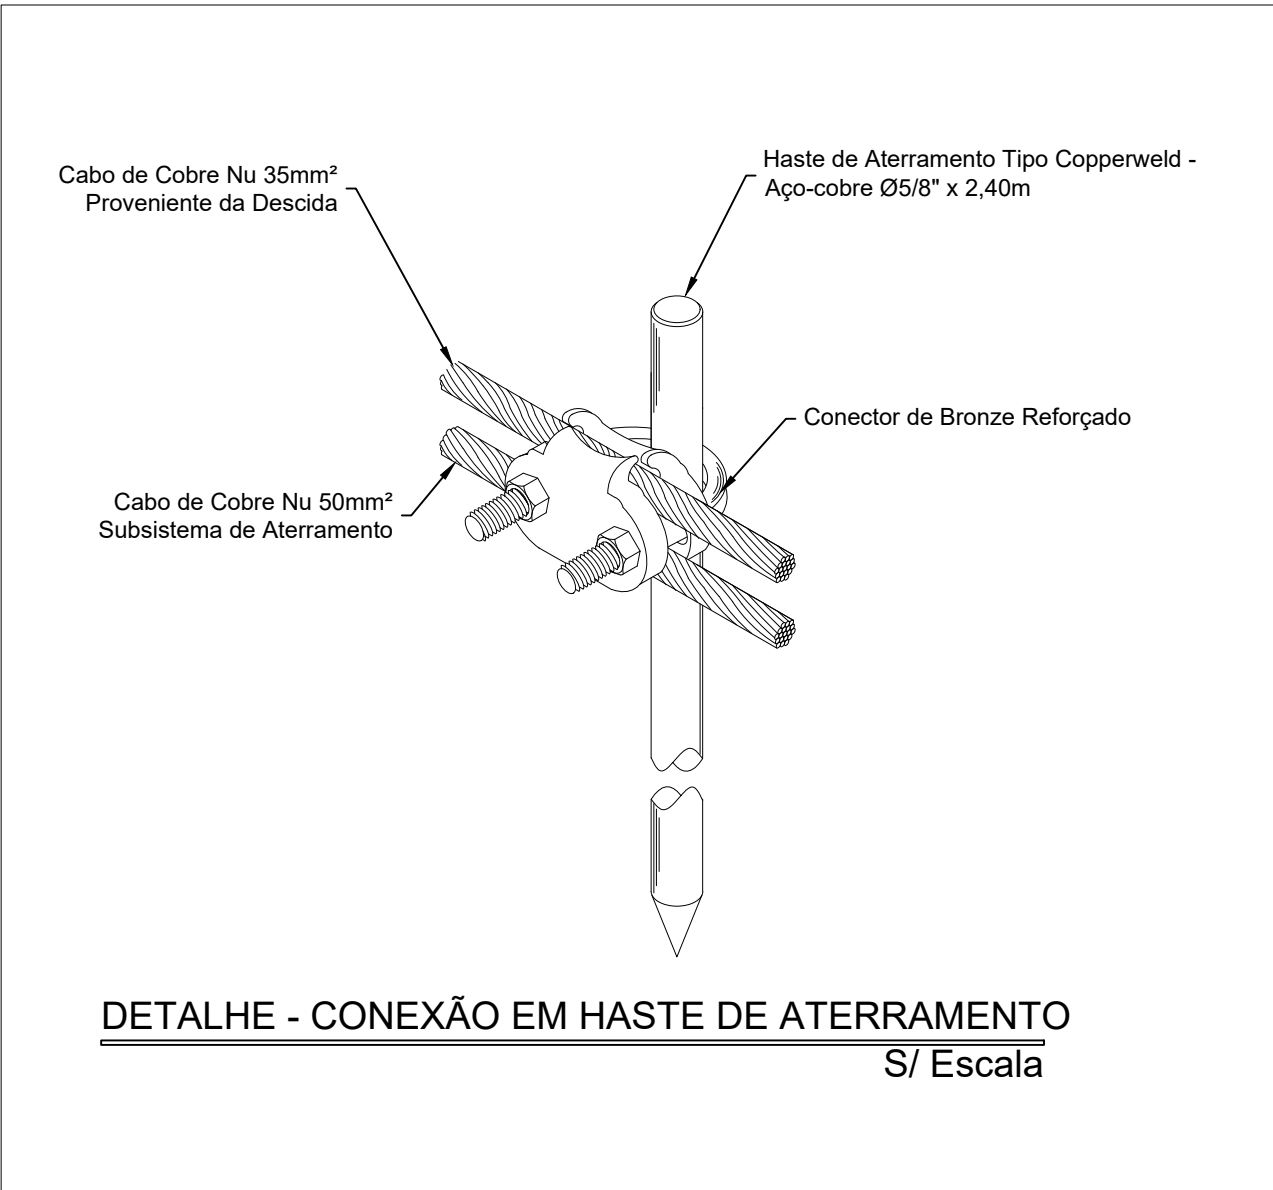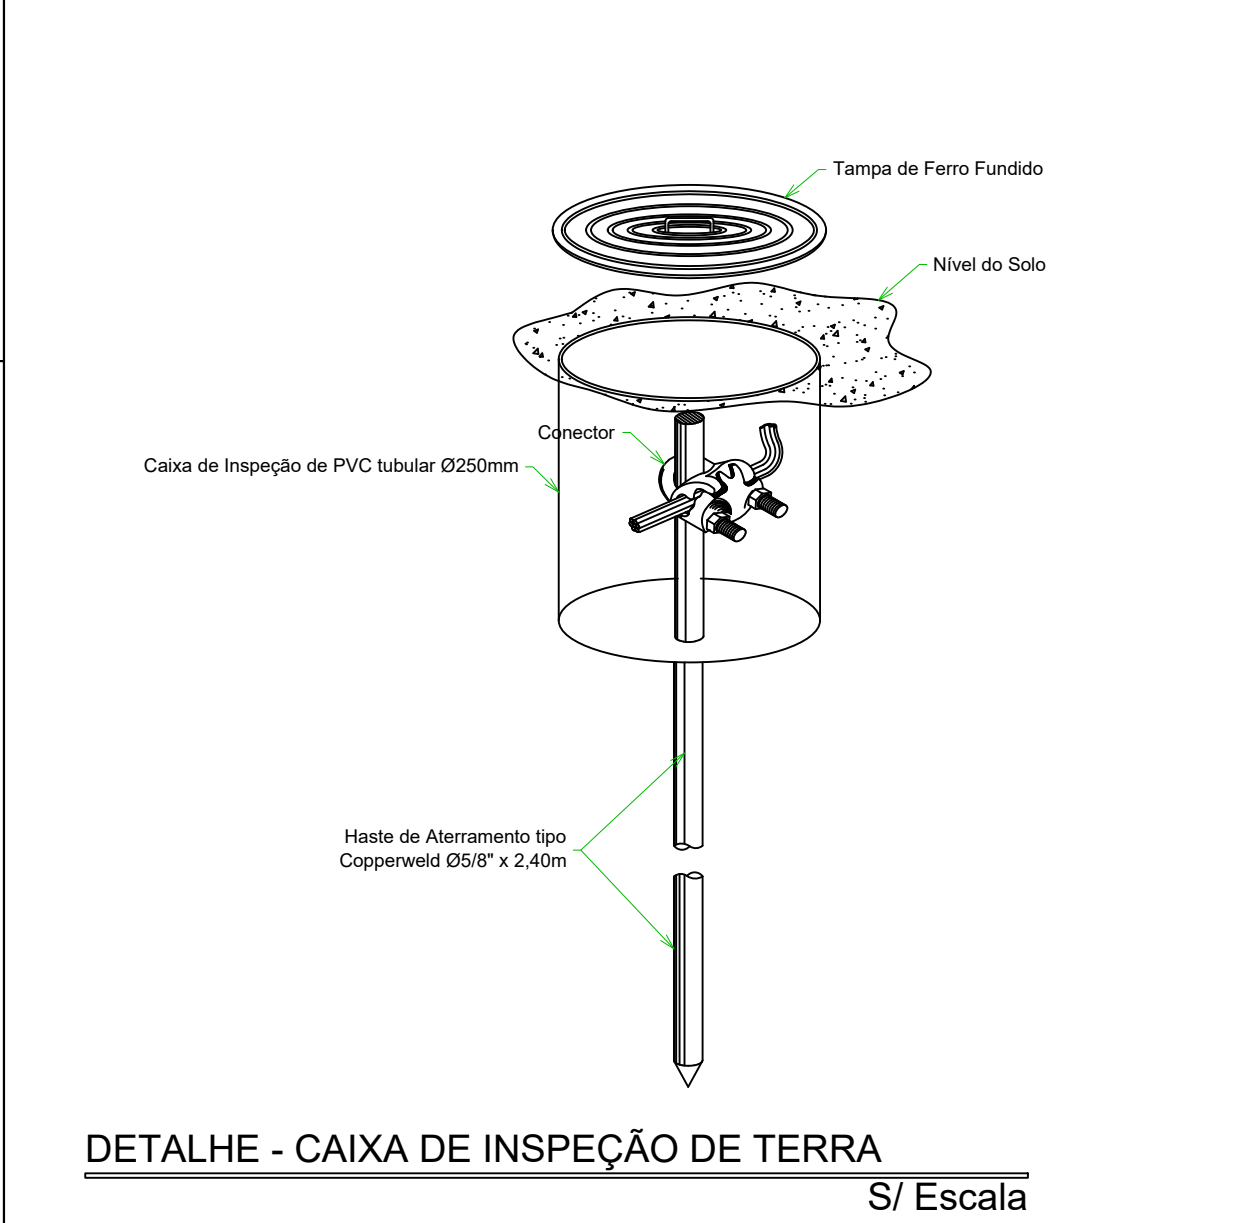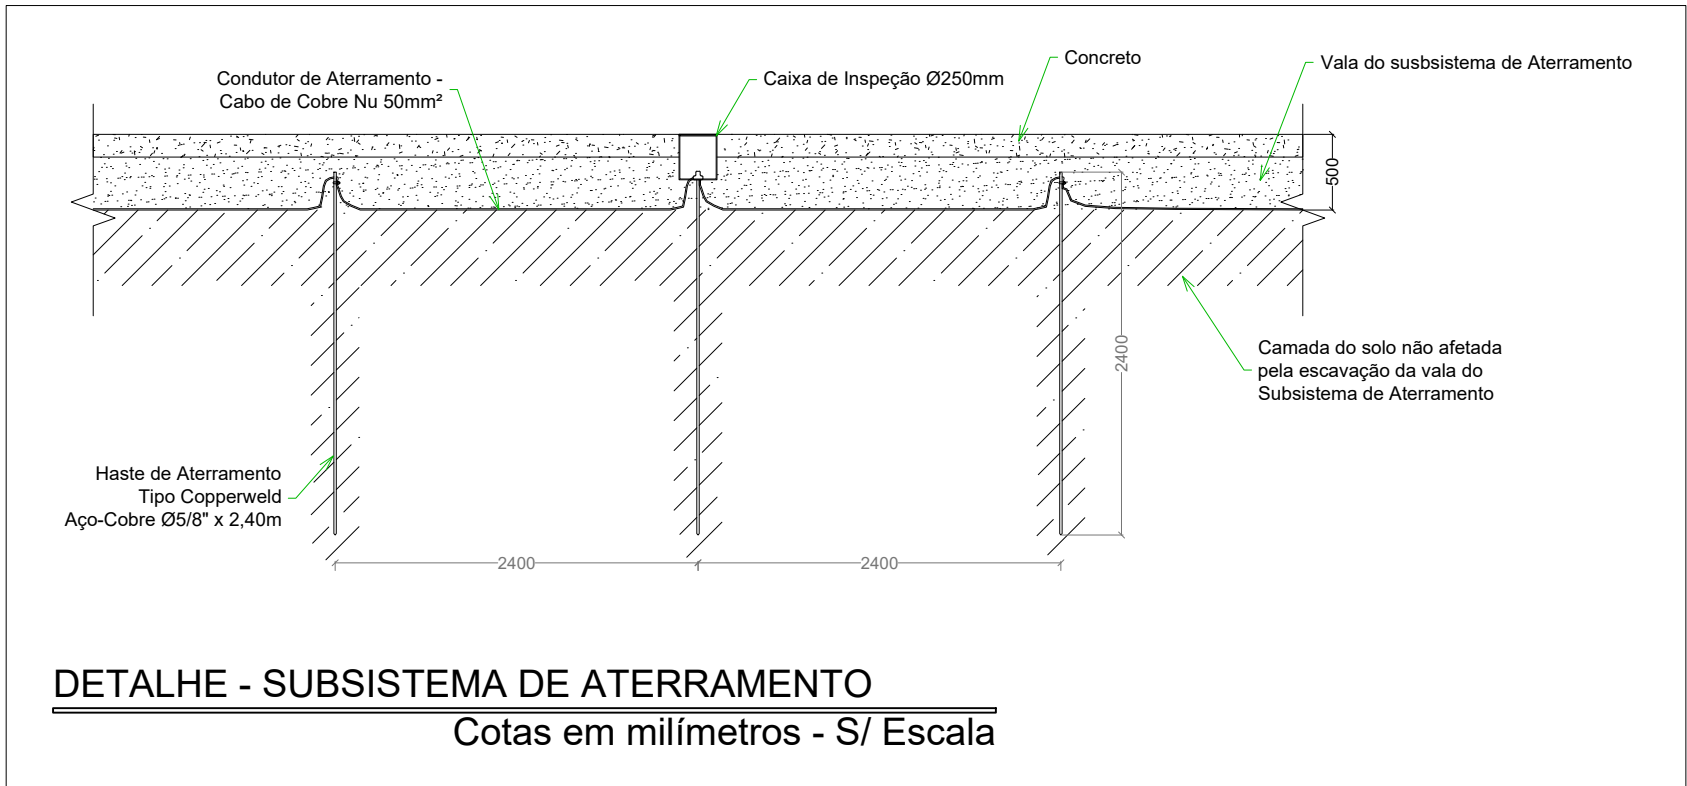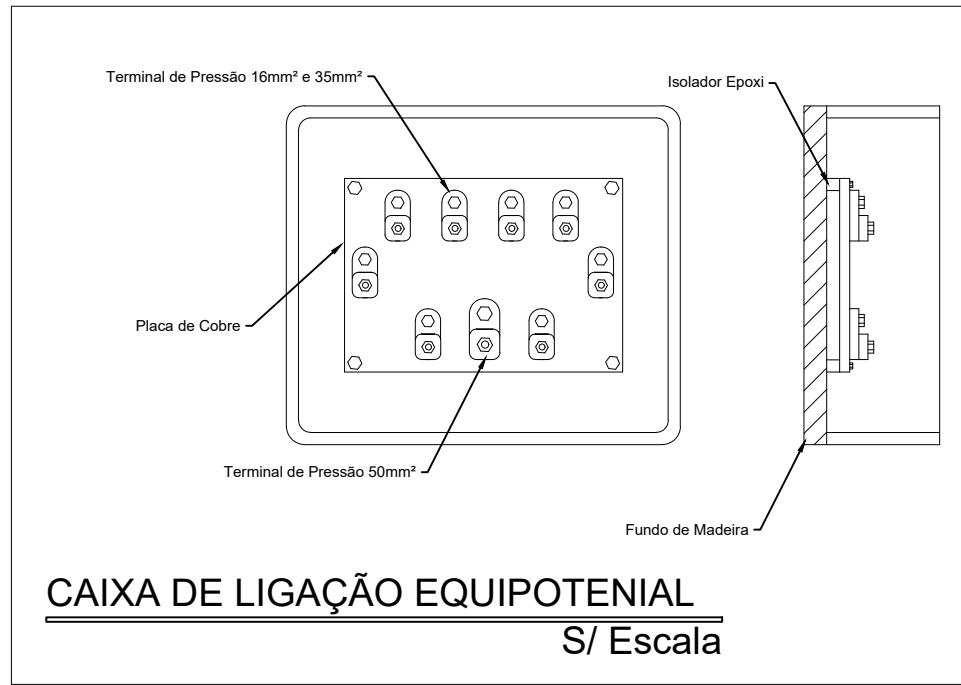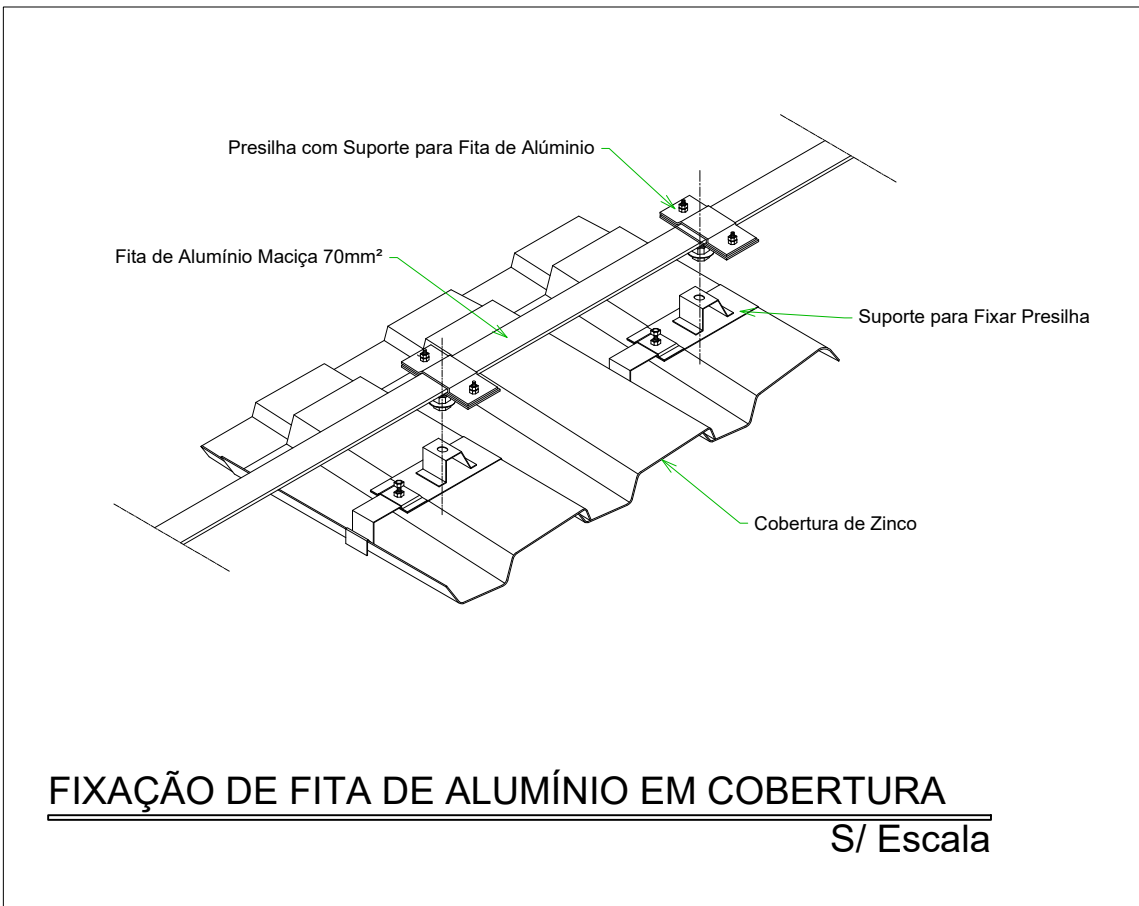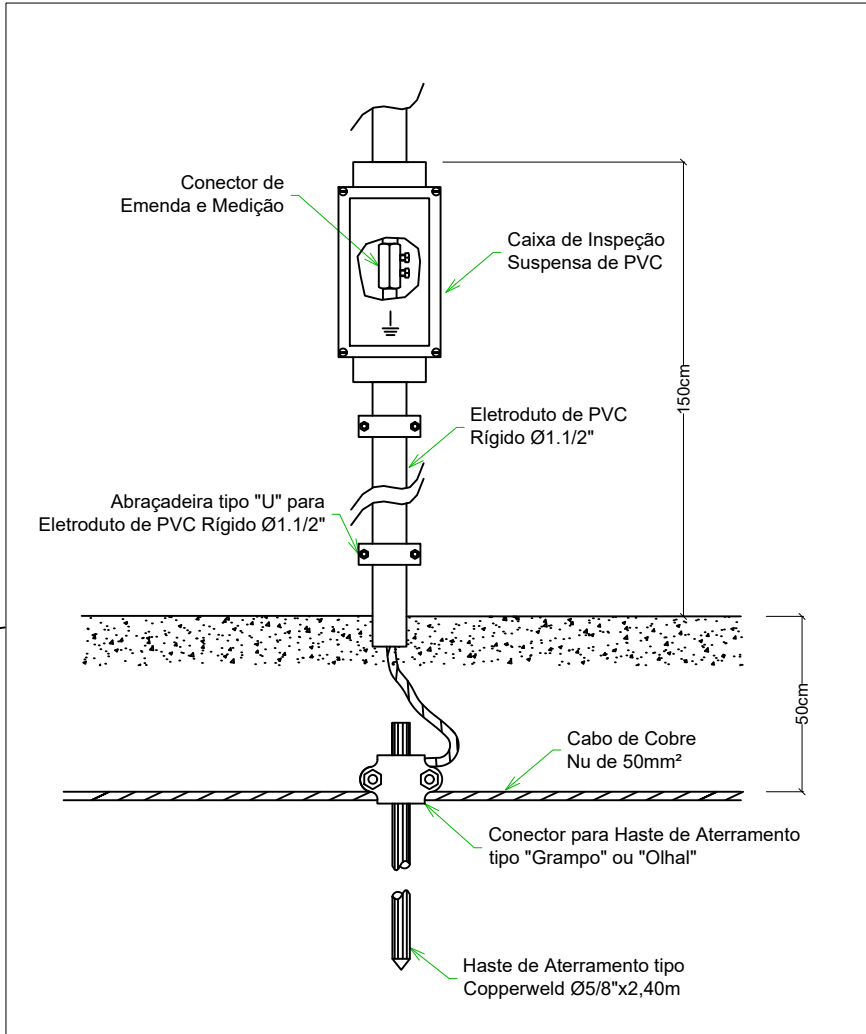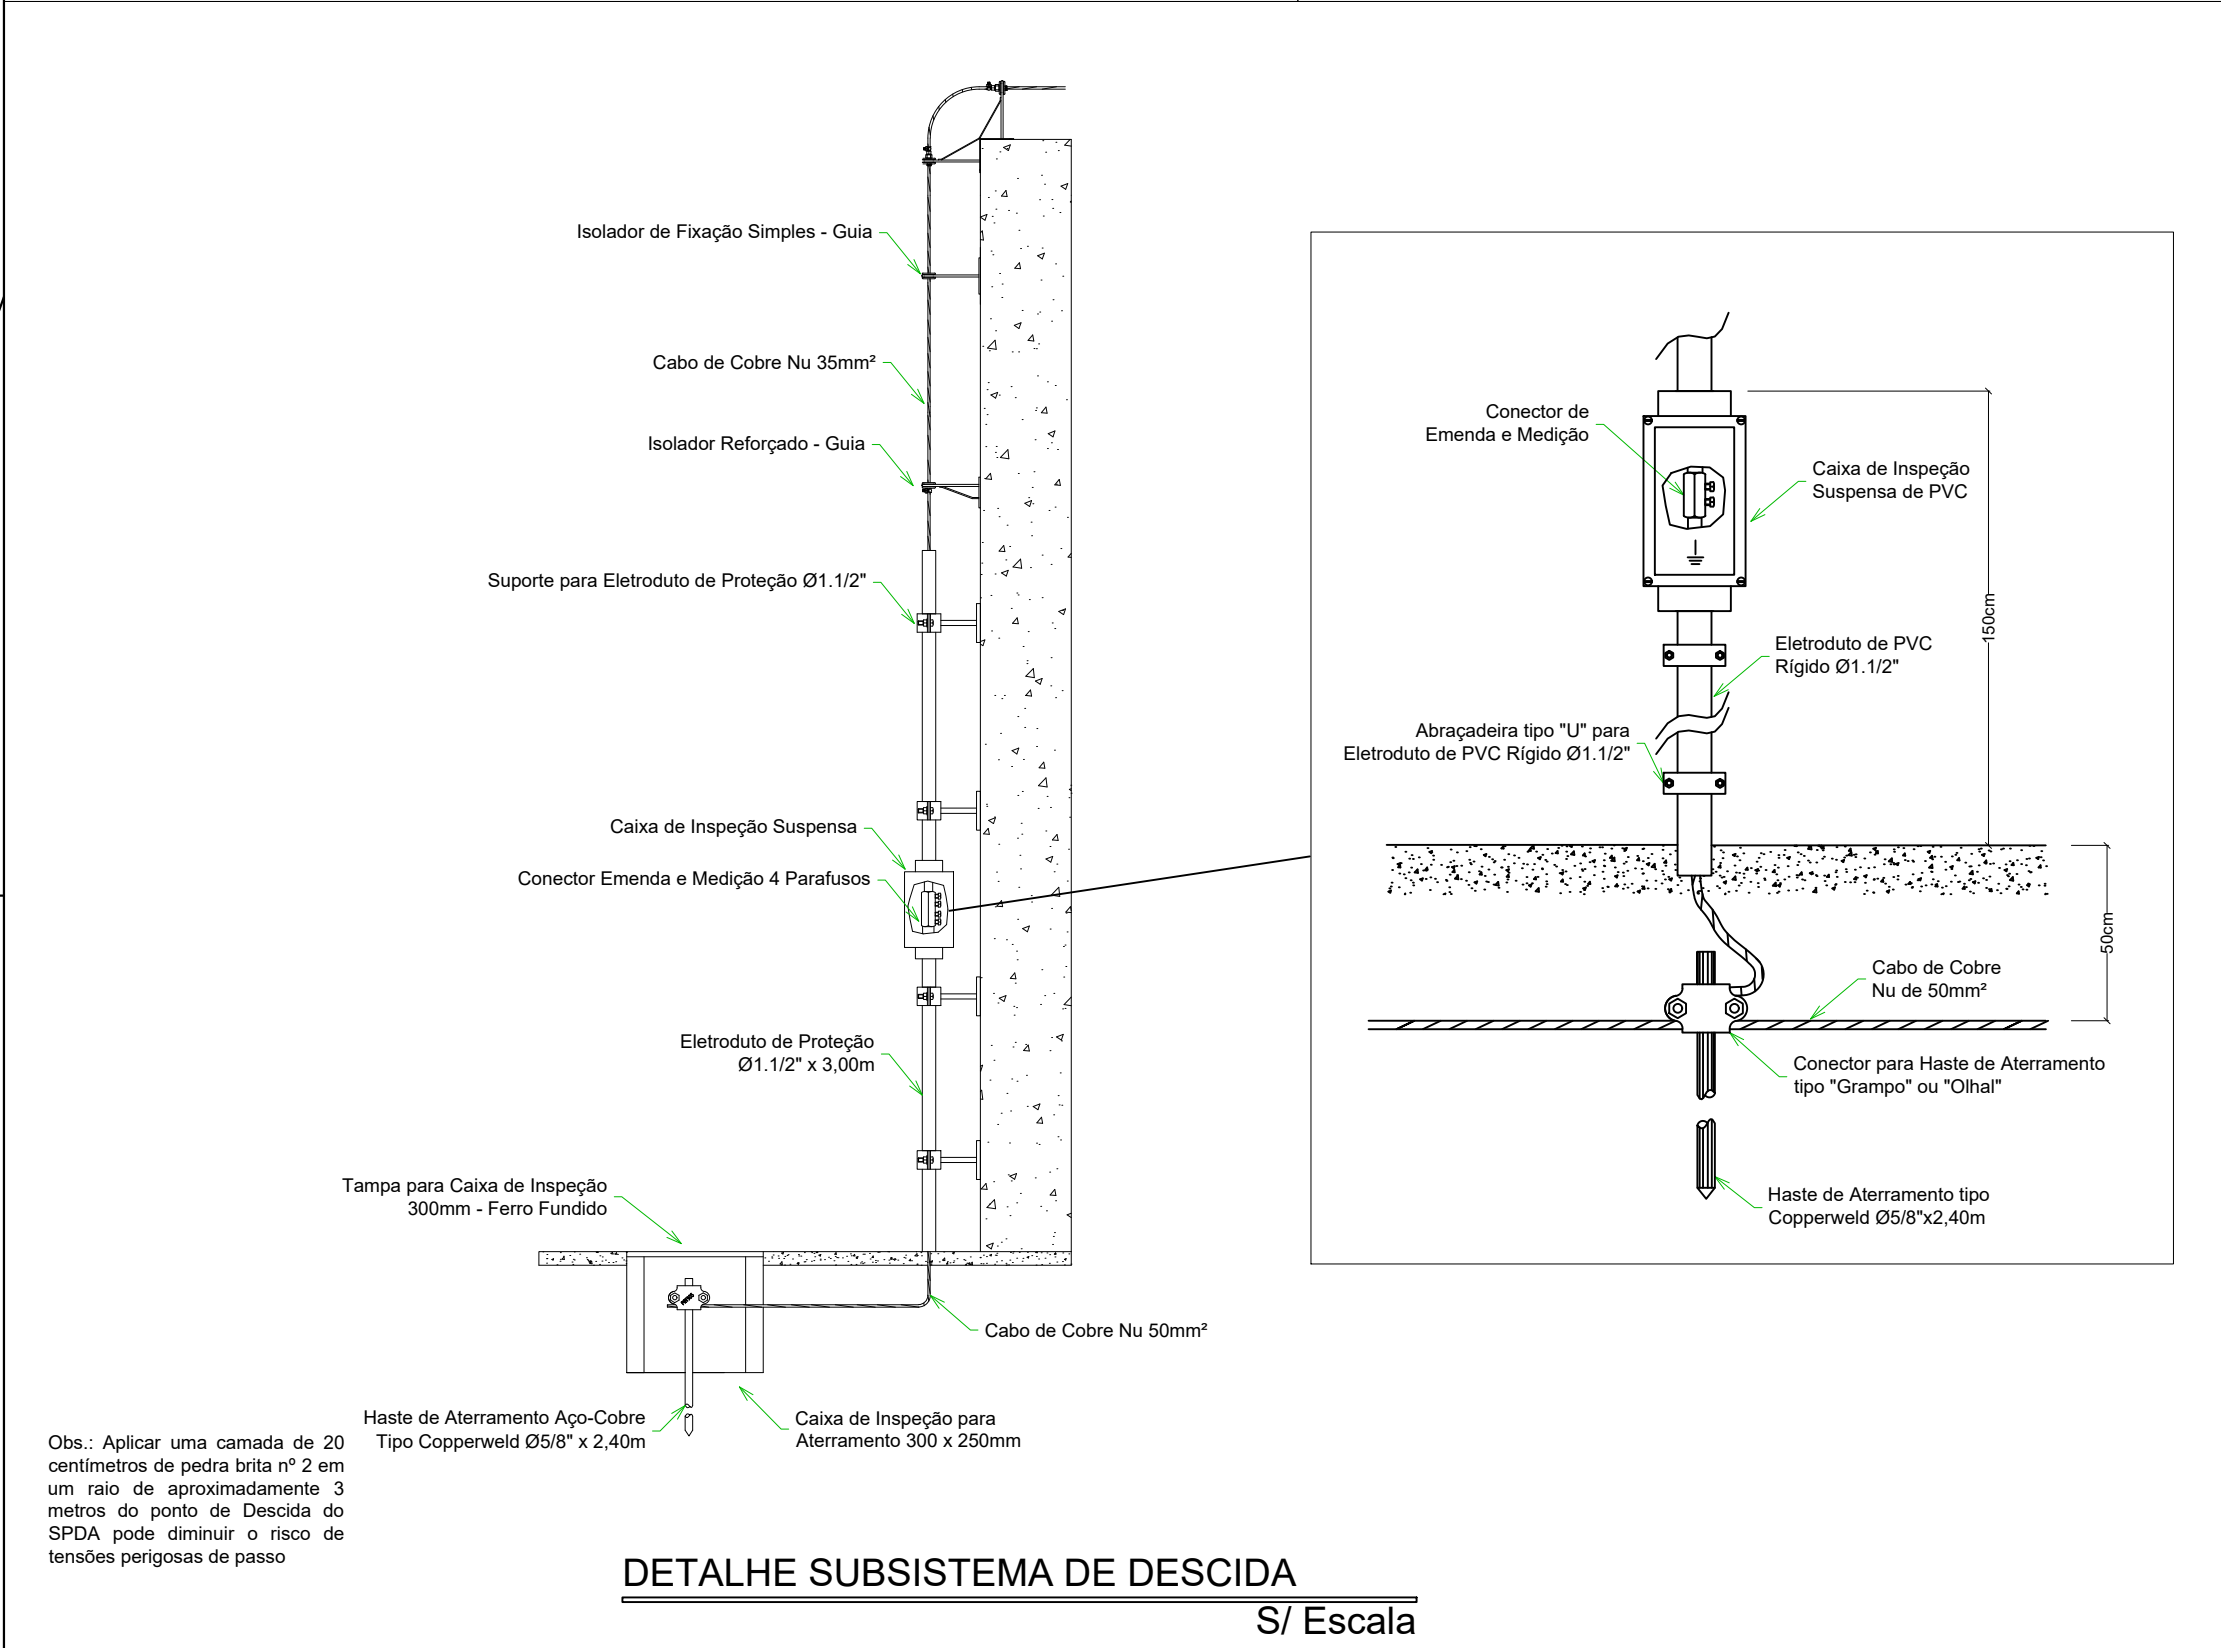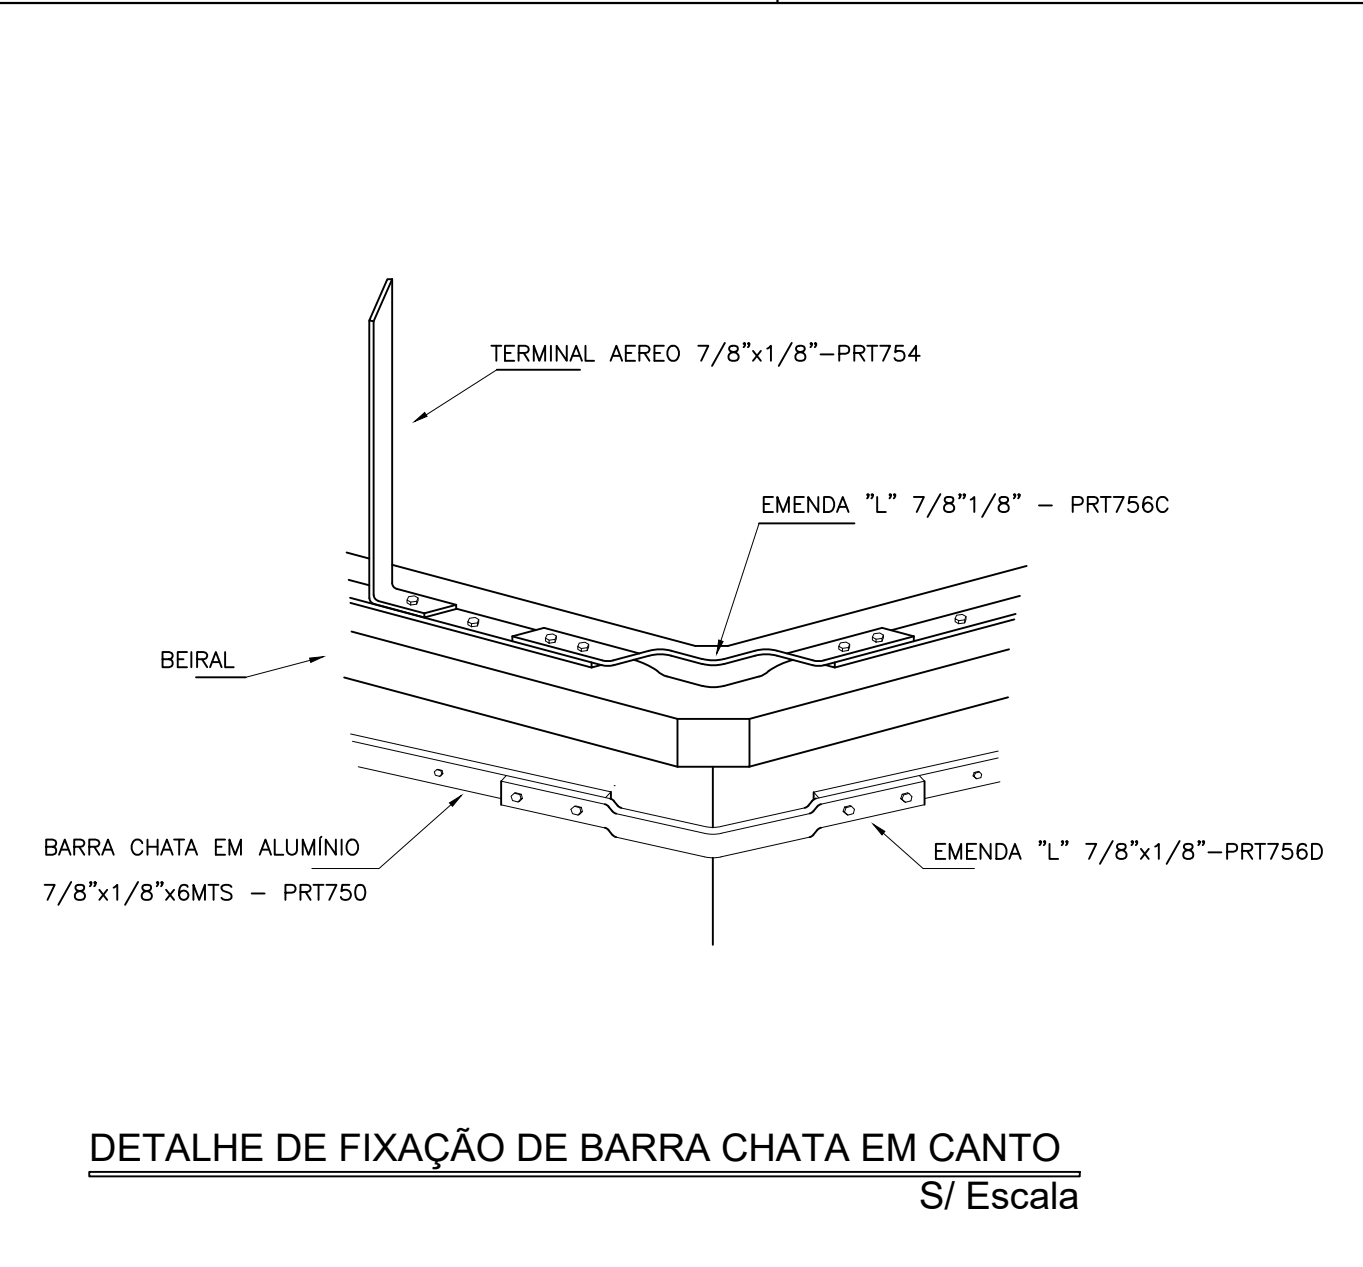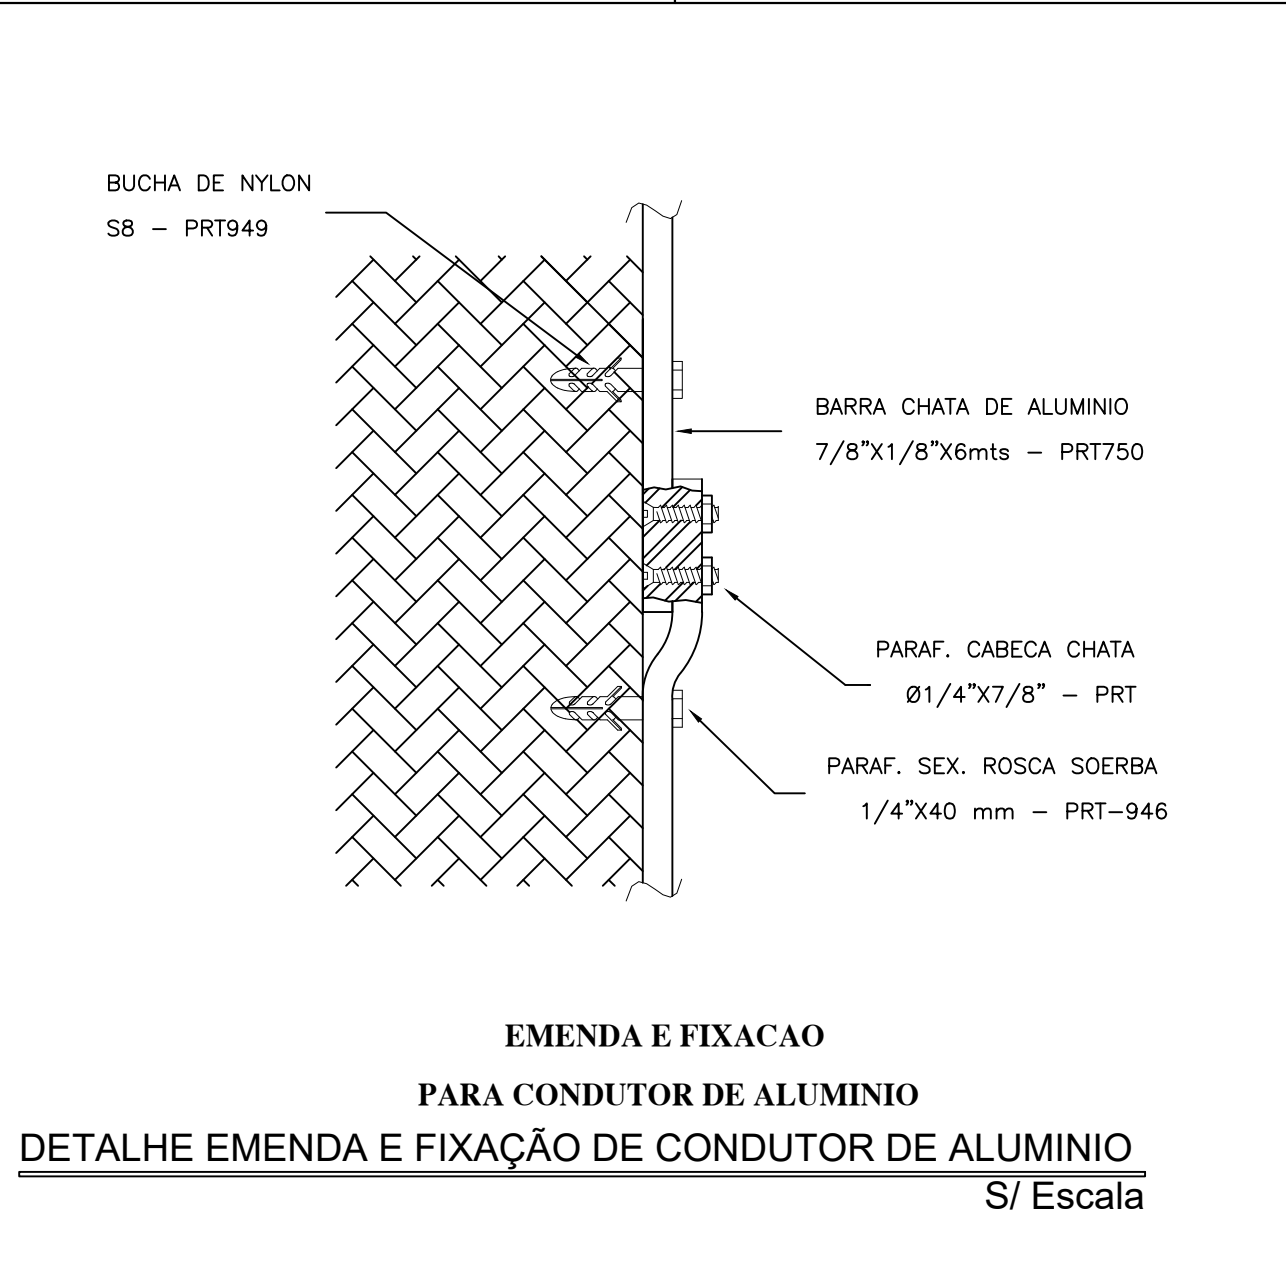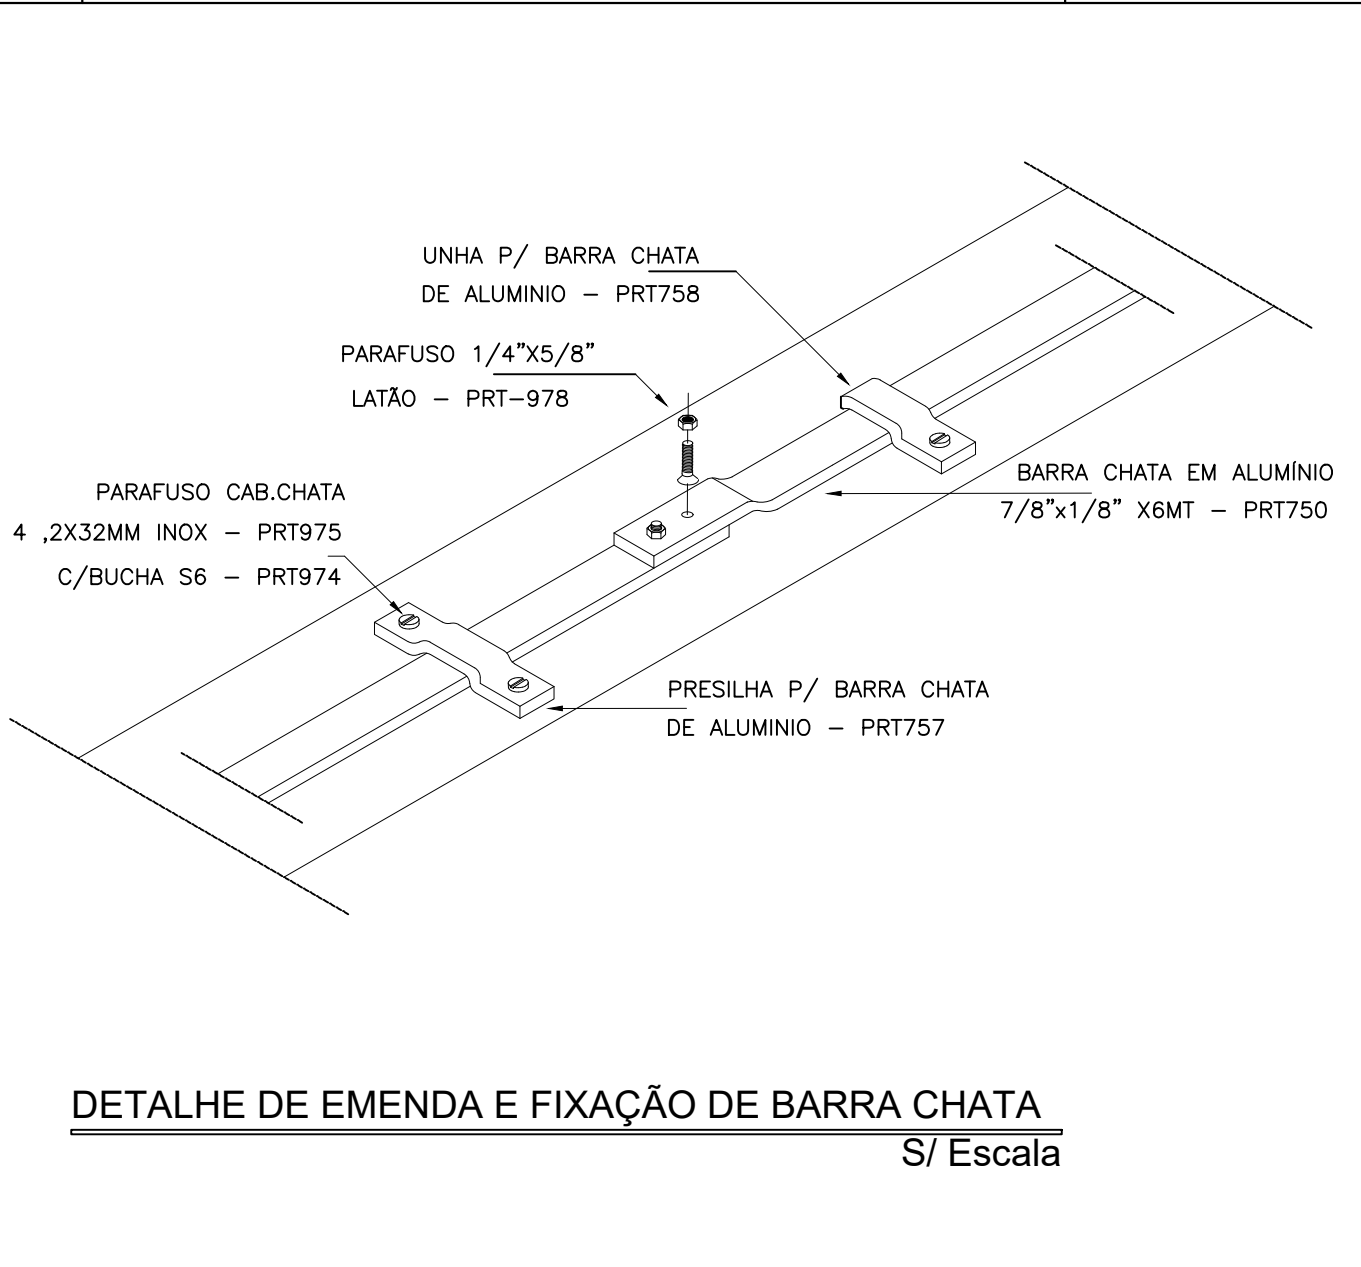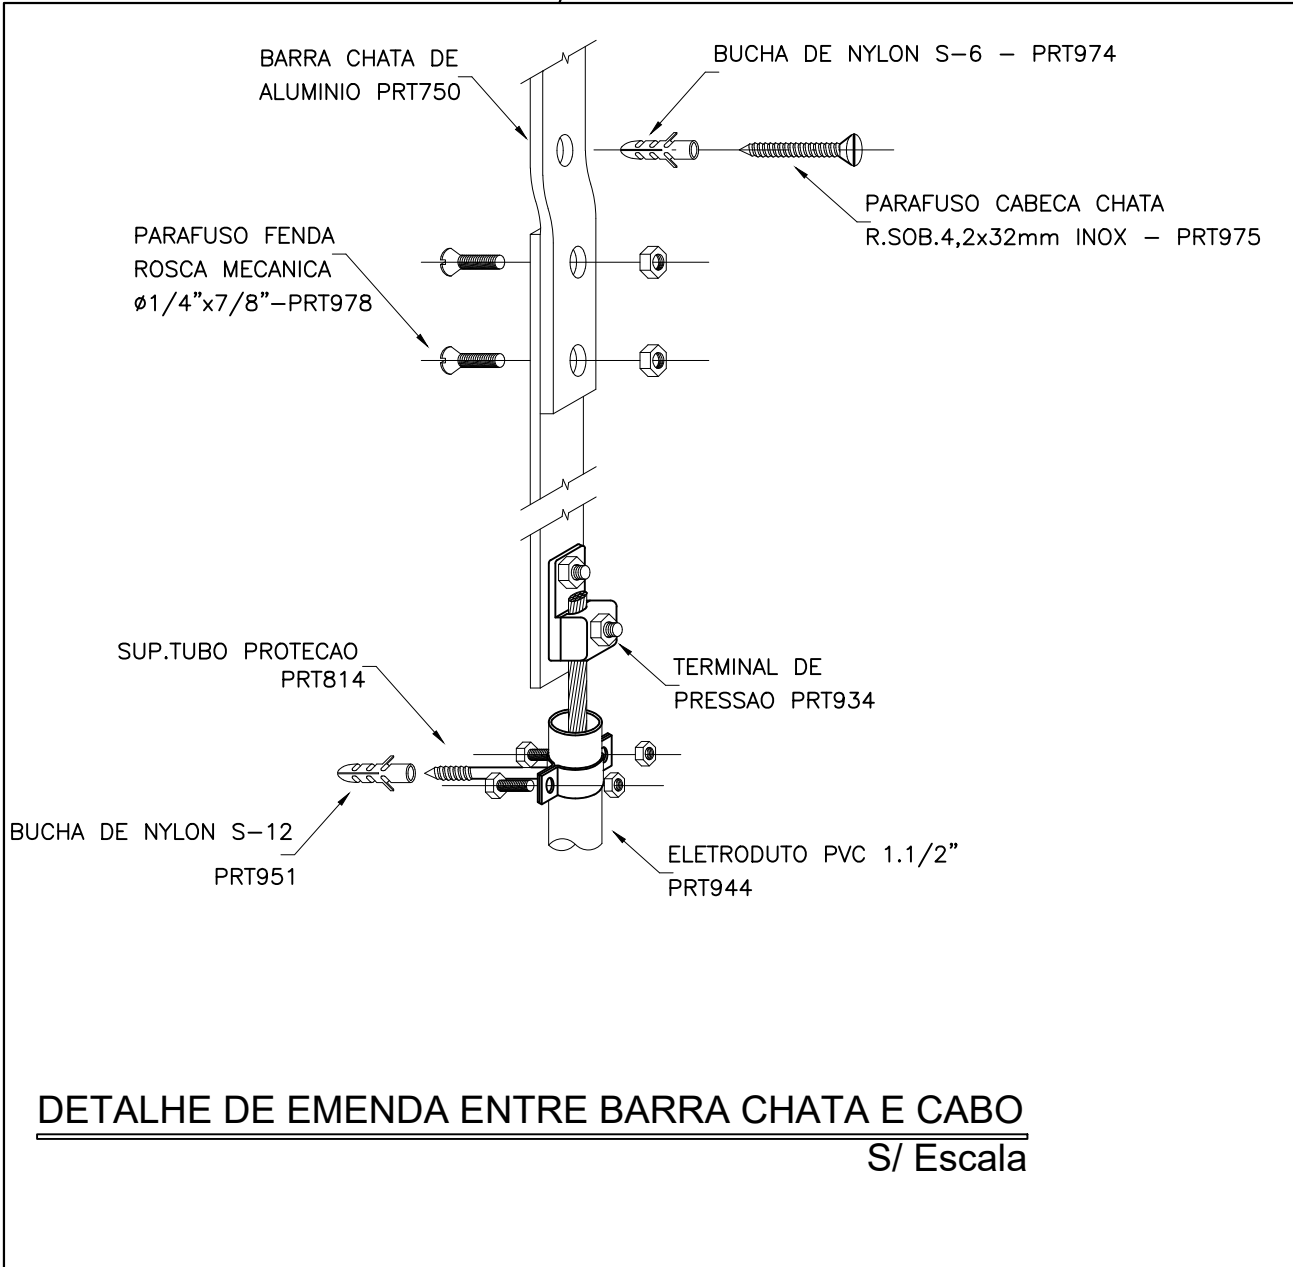

Projeto: <b>PROJETO DE SISTEMA DE PROTEÇÃO CONTRA DESCARGA ATMOSFÉRICA</b>		FOLHA <b>3</b>				
Descrição: <b>DETALHES</b>		DE <b>3</b>				
Obra: <b>IMPLANTAÇÃO DE SISTEMA DE PROTEÇÃO CONTRA DESCARGA ATMOSFÉRICA SPDA</b>						
Local: <b>LE 2 e AP 15, VIA 1, PARANAÍTA/MT</b>						
Proprietário: <b>PREFEITURA MUNICIPAL DE PARANAÍTA</b> CNPJ:03.239.043/0001-12						
Áreas: <table><tr><td>Área Construída</td><td>2.292,80 m²</td></tr><tr><td>Terreno</td><td>17.865,14 m²</td></tr></table>	Área Construída	2.292,80 m²	Terreno	17.865,14 m²	Proprietário: <b>Prefeitura Municipal de Paranaíta</b> CNPJ: 03.239.043/0001-12  Resp. Técnico: <b>Rafael Takashi Tsukamoto</b> Técnico em Eletrotécnica CFT-BR: 891058699-3	
Área Construída	2.292,80 m²					
Terreno	17.865,14 m²					
Localização esquemática: 						
Autenticações:						
Data: JANEIRO DE 2019		Escala(s): Indicada				