




Lista de Materiais		
Alimentação		
PVC rígido colável		
NI Cavaleiro	25 mm - 3/4"	1 pz
Torneira Bixa	25 mm - 3/4"	1 pz
Adapt sold.corto cobilea-roscas p registro	25 mm - 3/4"	2 pz
Joelho 90° colável	25 mm	2 pz
Joelho 45° colável	25 mm	1 pz
Luna soldável	25 mm	1 pz
Tubos	25 mm	12,0 m
Água Fria		
Aparelho		
Chuveiro	25mm x 1/2"	8 pz
Ducha higiênica	25mm x 1/2"	13 pz
Máquina de Lavar Roupa	25mm x 3/4"	2 pz
Torneira de Jardim	25 mm - 1/2"	18 pz
Torneira de Pia de Cozinha	25 mm - 1/2"	12 pz
Torneira de Tanque de Lavar	25mmx 3/4"	4 pz
Torneira da Lavatório	25 mm - 1/2"	18 pz
Vaso Sanitário p/ Válvula de Descarga de 1 1/2"	40mm - 1 1/2"	13 pz
Materiais		
Registro bruto de gaveta industrial	3"	1 pz
Registro de gaveta c/ canopla cromada	1 1/2"	8 pz
3/4"		24 pz
Registro de pressão c/ canopla cromada	3/4"	6 pz
Válvula de descarga baixa pressão	1 1/2"	13 pz
PVC Acessórios		
Engate flexível plástico	1/2" - 3/8"	20 pz
PVC rígido colável		
Adapt sold. c/ flange livre p/ c. 1" água	85 mm - 3"	1 pz
50 mm - 1 1/2"		2 pz
25 mm - 3/4"		1 pz
Adapt sold.corto cobilea-roscas p registro	85 mm - 3"	2 pz
50 mm - 1 1/2"		30 pz
25 mm - 3/4"		60 pz
Bucha de redução sold. curta	85 mm - 75 mm	5 pz
75 mm - 60 mm		5 pz
60 mm - 50 mm		8 pz
50 mm - 25 mm		5 pz
Joelho 45° colável	85 mm	2 pz
Joelho 90° colável	25 mm	54 pz
50 mm		4 pz
60 mm		3 pz
Luna soldável	25 mm	22 pz
50 mm		8 pz
60 mm		2 pz
Tubos	25 mm	256 m
50 mm		35,25 m
60 mm		26,72 m
75 mm		24,62 m
85 mm		13,73 m
Ta 90° colável	25 mm	28 pz
50 mm		8 pz
60 mm		2 pz
Ta de redução 90° colável	50 mm - 25 mm	15 pz
PVC soldável azul c/ bucha latão		
Joelho 90° colável com bucha de latão	25 mm - 3/4"	4 pz
Joelho de redução 90° colável com bucha de latão	25 mm - 1/2"	64 pz
Ta red.90 sold c/ bucha latão B central	25 mm - 1/2"	7 pz
Ta sold c/ bucha latão bolta central	25 mm - 3/4"	2 pz

Legenda	
○	Alimentador Predial
○	Hidômetros
⊕	Registro bruto de gaveta industrial
⊕	Registro de pressão c/ canopla cromada
⊕	Registro de pressão c/ canopla cromada
⊕	Válvula de descarga baixa pressão

Legenda das indicações	
RG	Registro bruto de gaveta industrial - 3"
RG	Registro de gaveta c/ canopla cromada - 1 1/2"
RG	Registro de pressão c/ canopla cromada - 3/4"
RG	Registro de pressão c/ canopla cromada - 3/4"
VD-1 1/2"	Válvula de descarga baixa pressão - 1 1/2"
BN	Bib com joelho de 90° - 25 mm - 1/2"
CH	Chuveiro - 25mm x 1/2"
DH	Ducha Higiênica - 25 mm x 1/2"
HIDRÔMETRO	
LV	Lavatório com To de 90° - 25 mm - 1/2"
MLR	Lavatório com joelho de 90° - 25 mm - 1/2"
MLR	Máquina de lavar roupa com To de 90° - 25 mm - 3/4"
MLR	Máquina de lavar roupa com joelho de 90° - 25 mm - 3/4"
PIA	Pia de cozinha com joelho de 90° - 25 mm - 1/2"
TJR	Tanque de lavar com To de 90° - 25 mm - 3/4"
TJR	Tanque de lavar com joelho de 90° - 25 mm - 3/4"
TJR	Torneira de Jardim com joelho 90° - 25 mm x 1/2"
VS	Vaso Sanitário com válvula de descarga - 1 1/2"

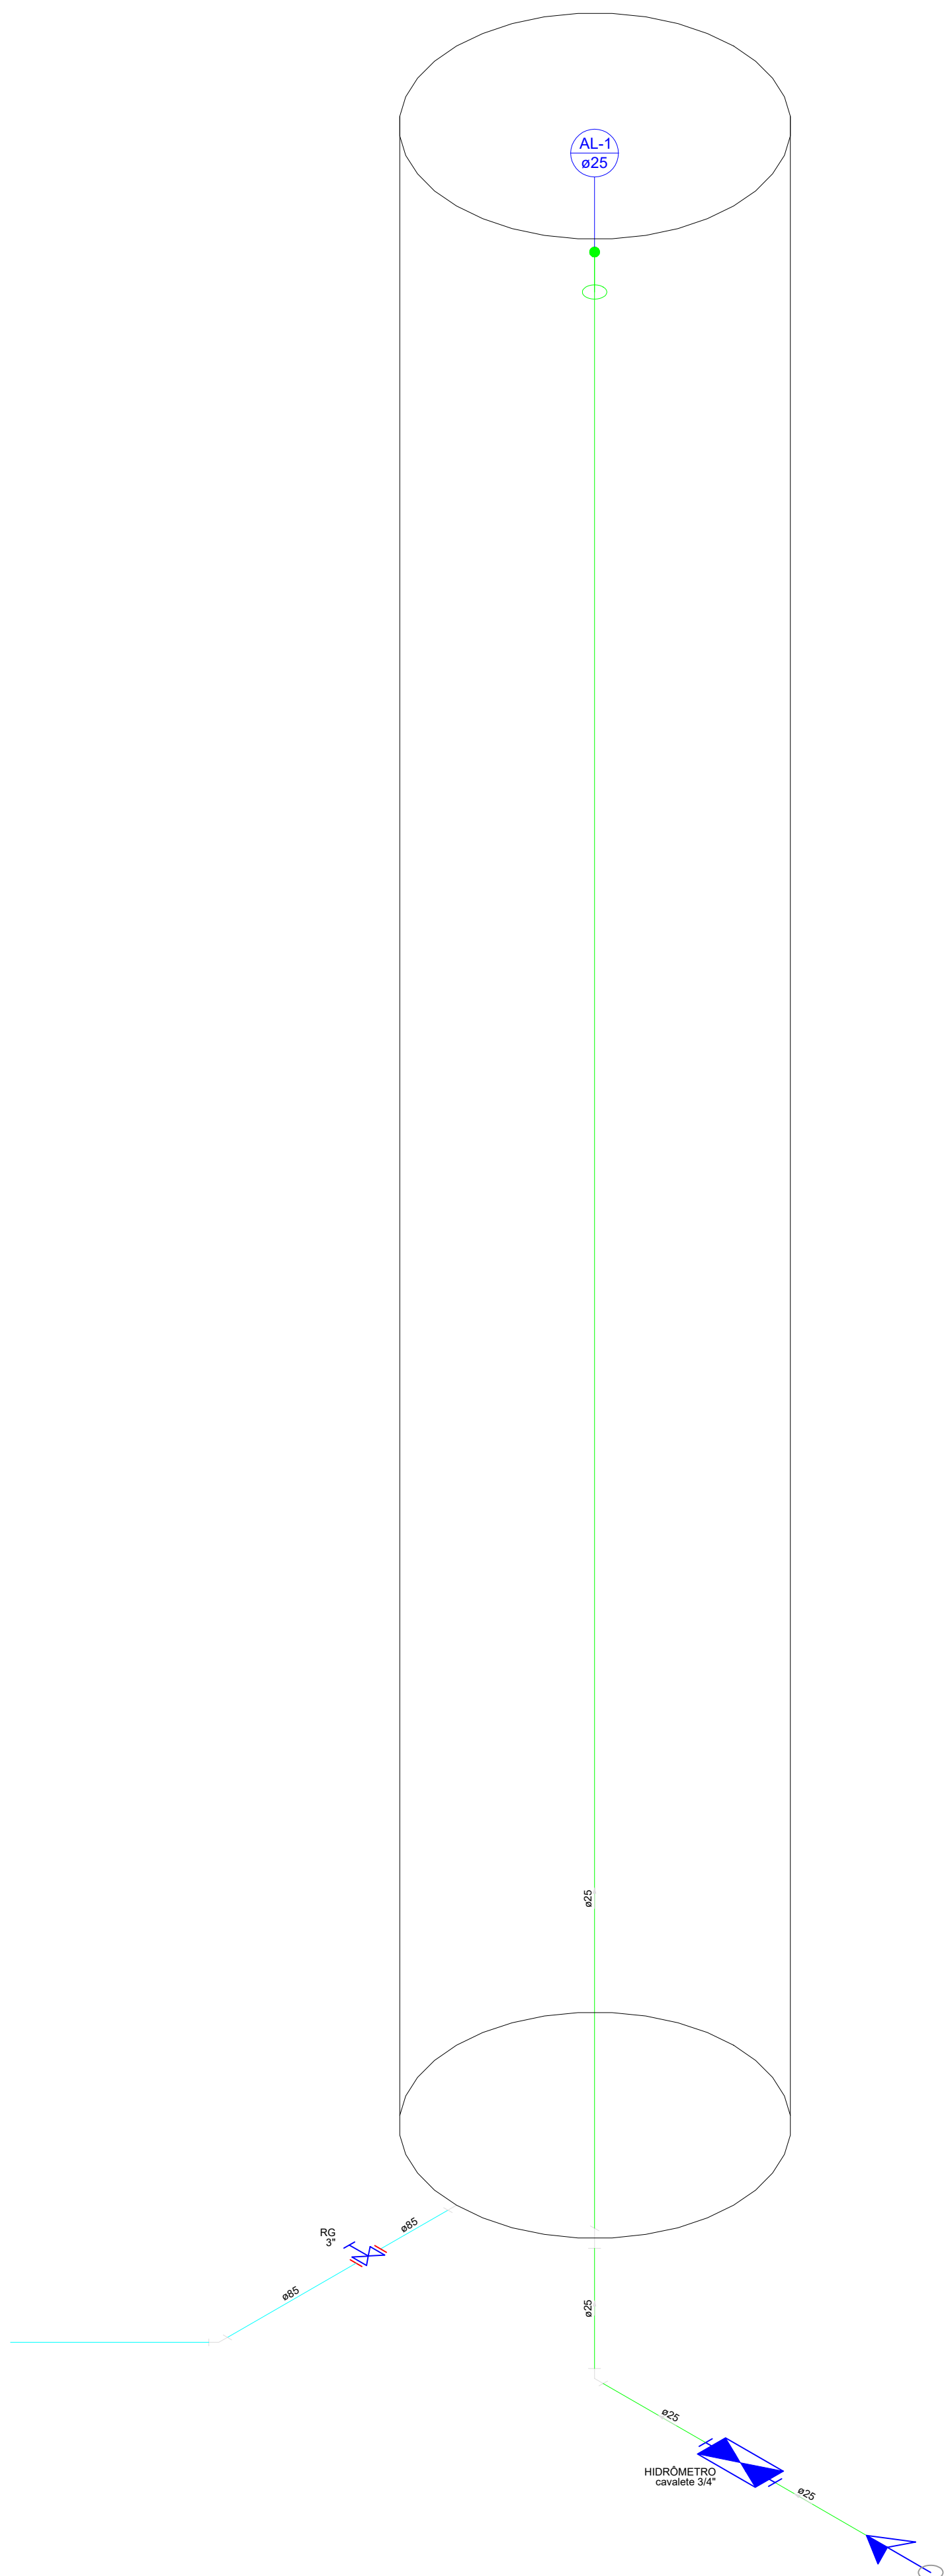

Detalhe H2
Escala 1:25

Projeto	HIDRÁULICO INSTITUCIONAL	Data	NOV/2019
Especificações	PROJETO ARQUITETÔNICO PARA CONSTRUÇÃO DE UNIDADE DE EDUCAÇÃO INFANTIL MUNICIPAL - ENDEREÇO: RUA C7, PRACA SE-2B, SETOR NOVO. CEP: 78.590-000, PARANAÍTA - MT	Prancha	01/03
Assumo:	PLANTA BAIXA, LISTAS E LEGENDAS		
Cliente:	PREFEITURA MUNICIPAL DE PARANAÍTA CNPJ: 03.239.043/0001-12		
Áreas:	VER PROJETO ARQUITETÔNICO		
Localização Esquemática:			
Ver Projeto Arquitetônico			
Autenticações			