

TS1

FA1

SU1

PVC 100 mm
i=1%

PVC 100 mm
i=1%

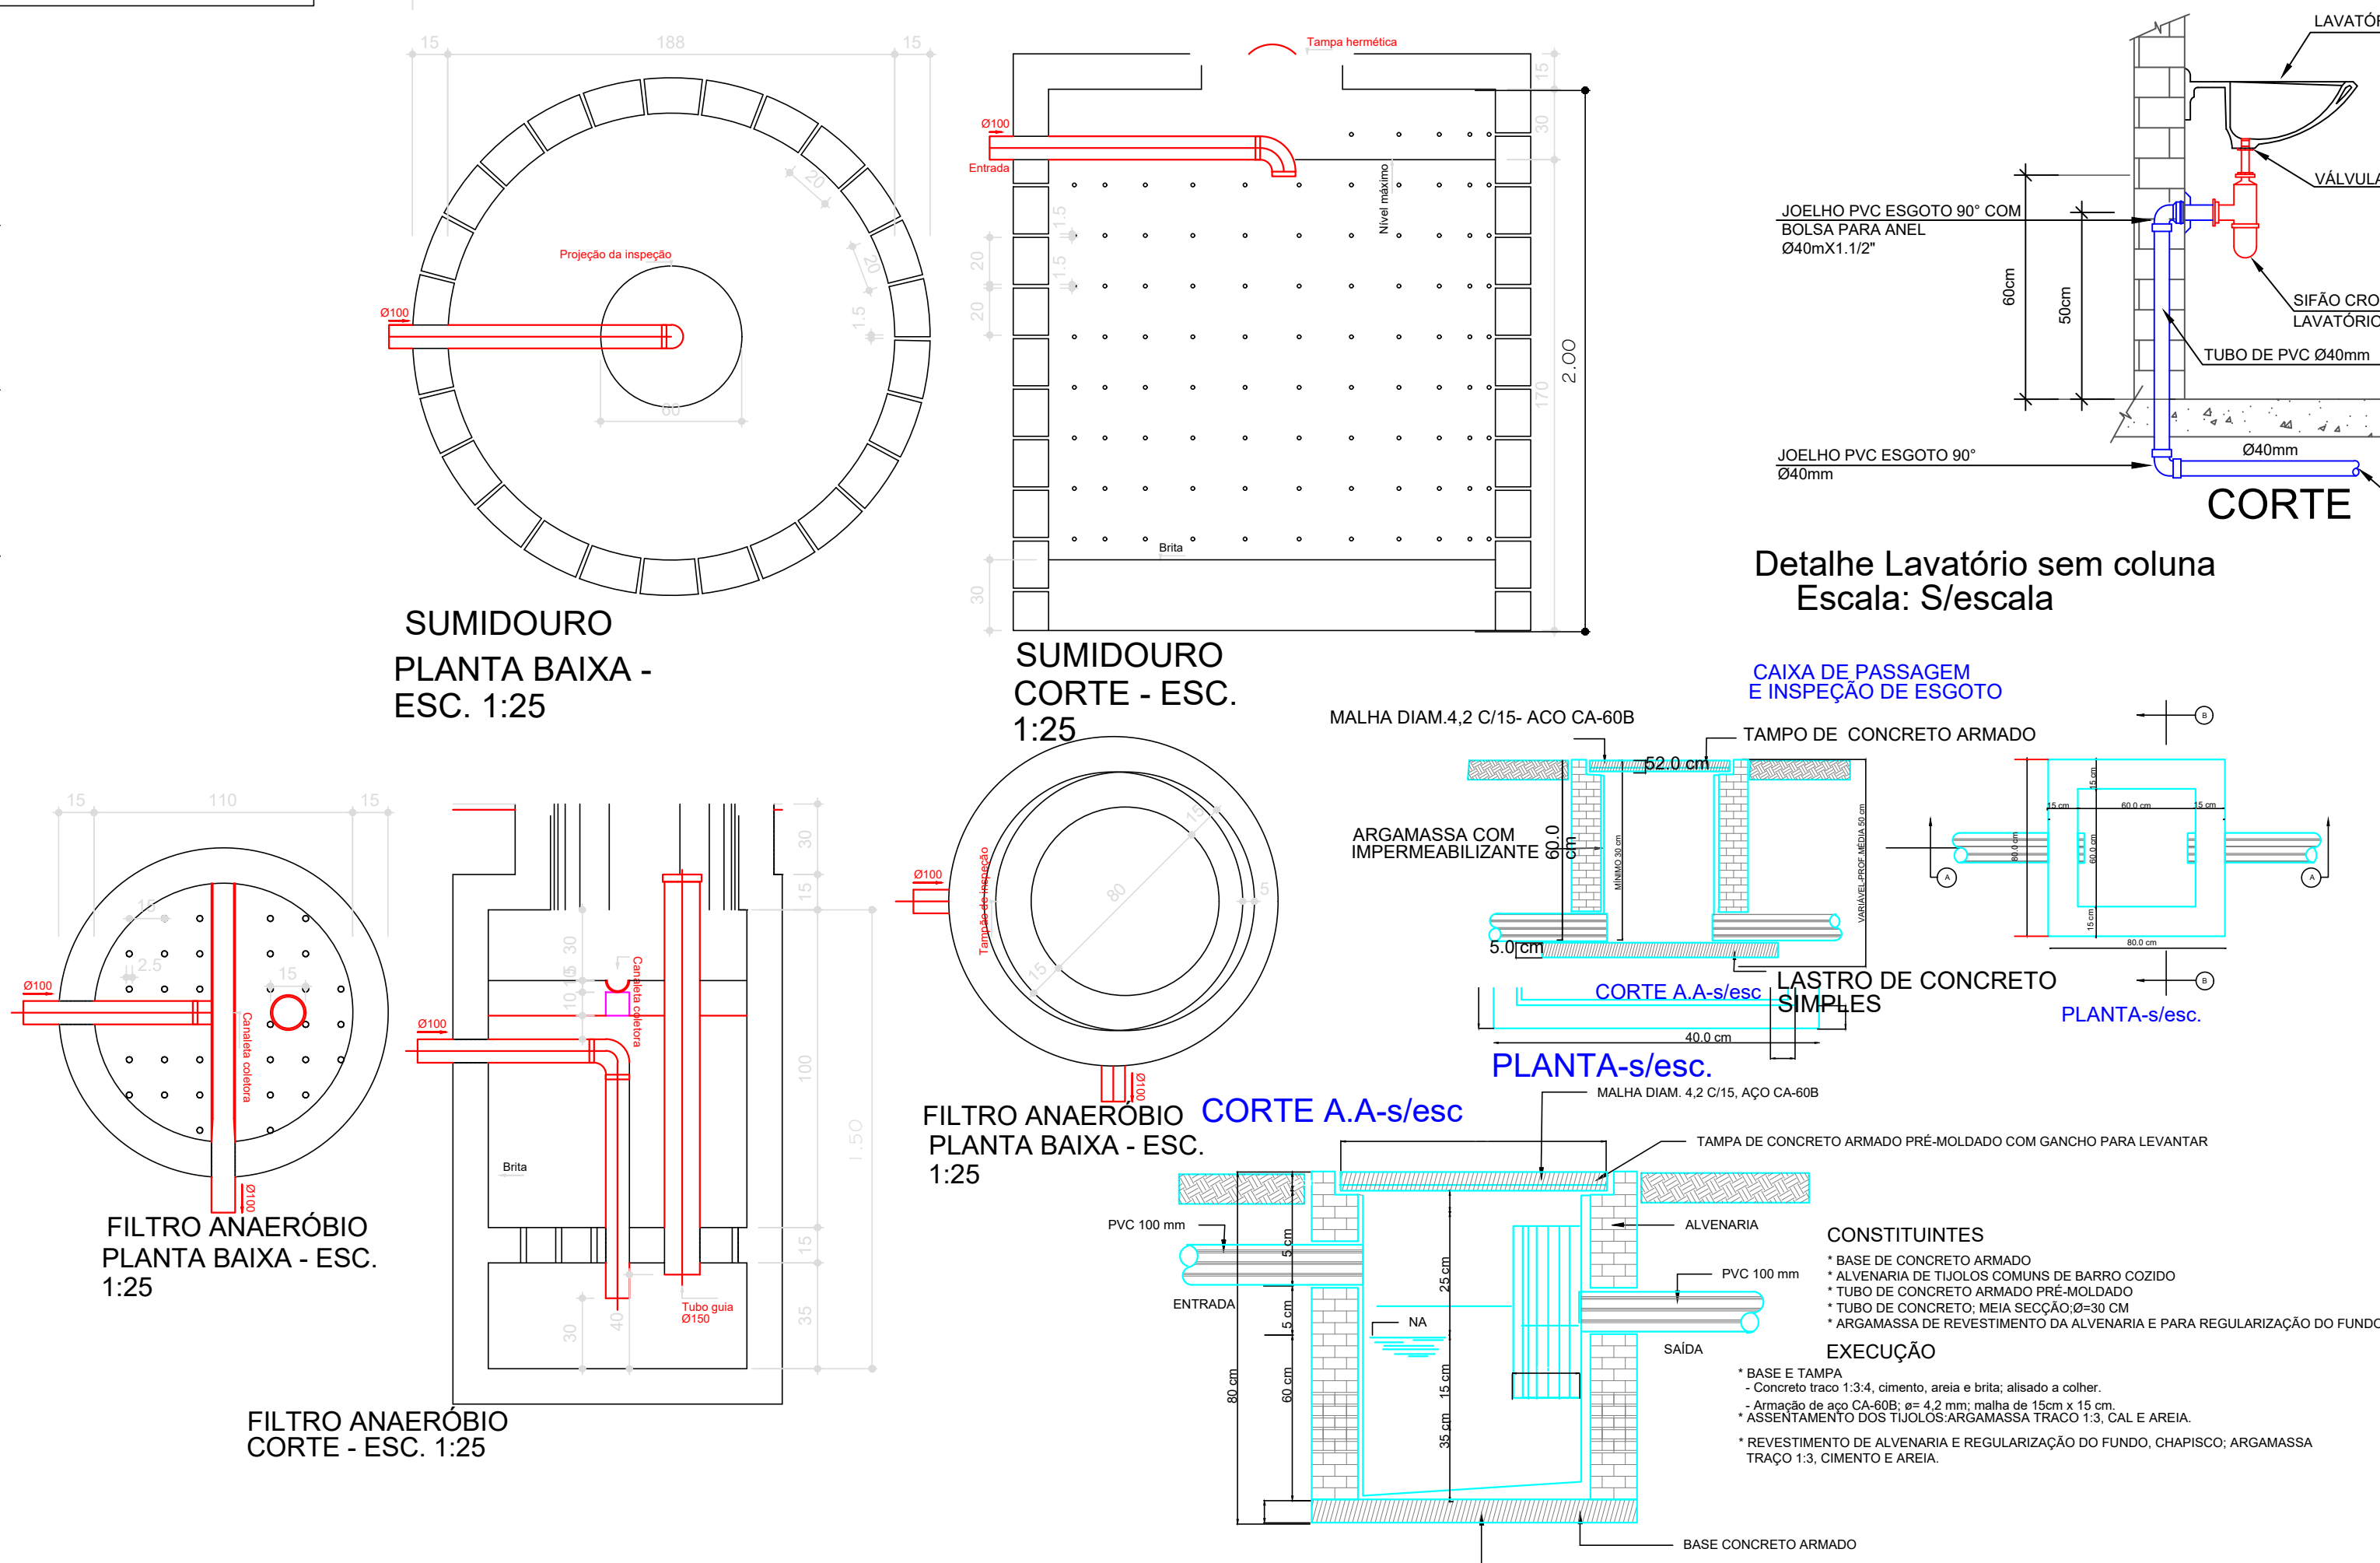
1,50



CE

CG

Regra de Esgoto Predial
Planta Baixa
Esc.: 1/30

Detalhe S1
Escala 1:25



<div>SINFRA Secretaria de Estado de Infraestrutura e Logística</div>		<div></div>	<div>Governo de Mato Grosso</div>
OBRA		INSTALAÇÕES SANITÁRIAS PREDIAIS MODELO A	
PROPRIETÁRIO - CNPJ		Secretaria de Estado de Infraestrutura e Logística-SINFRA	
ENDEREÇO DA OBRA			
AUTOR DO PROJETO		RESPONSÁVEL TÉCNICO	
Nome: Tejma Martins DIANEZ Título: Engº Sanitário Típicos Registro: CREA: RN:120234493-3			
ESCALA: Indicada	ATUALIZAÇÃO:	ASSUNTO: REDE DE ESGOTO E VENTILAÇÃO PREDIAL, SISTEMA UNITÁRIO DE TRATAMENTO DE ESGOTO PLANTA BAIXA E DETALHES	FOLHA Nº 01 /01
DESENHO:			
E S T A T Í S T I C A S			
ÁREAS:	% de OCUPAÇÃO	COEF. DE APROVEIT.	Nº DE PISOS
VER PROJETO ARQUITETÔNICO	TÉRREO	DEMAIS PAV.	01
	VER PROJETO	VER PROJETO	
	VER PROJETO		