
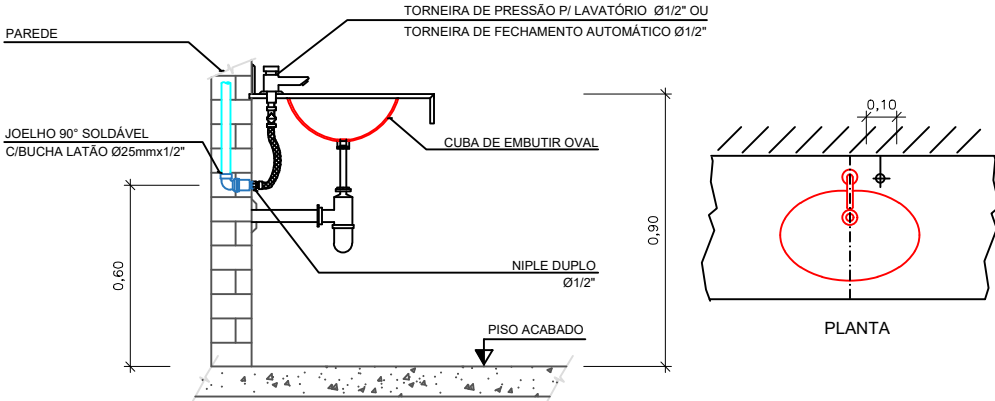


REDE DE ÁGUA FRIA PREDIAL
PLANTA BAIXA (COBERTURA)
ESC.:1/50

Ramal de alimentação
Rede de água fria predial

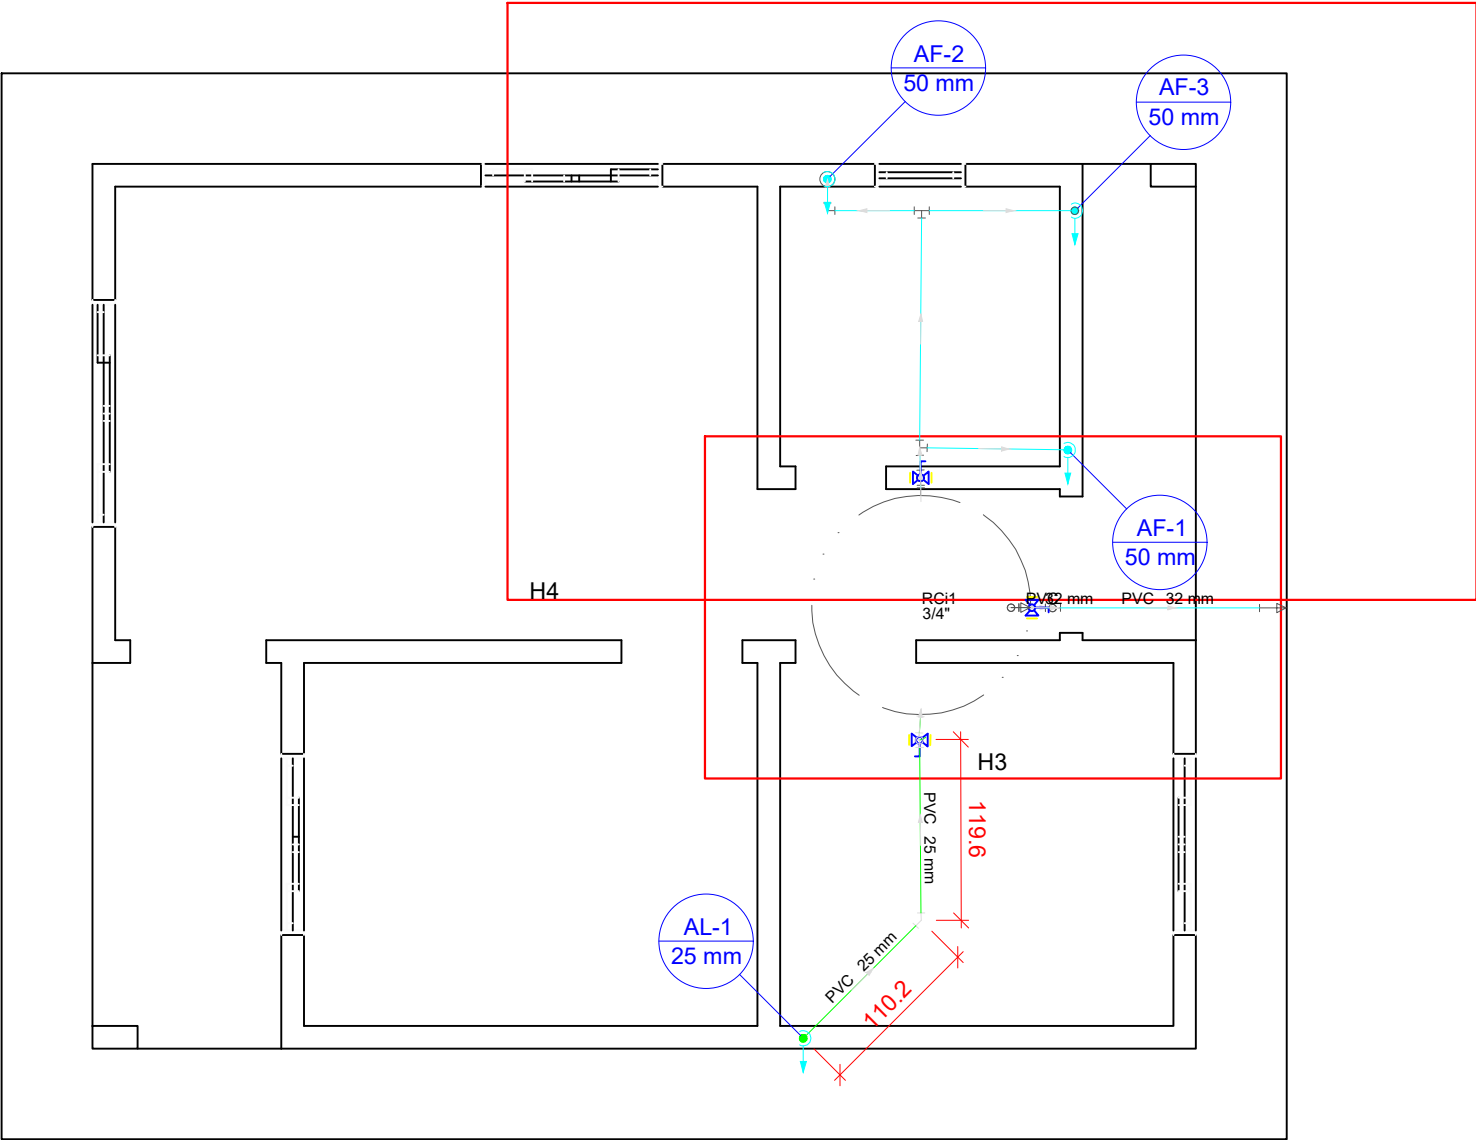


DETALHE LAVATÓRIO E PIA
ESCALA: 1/25

Legenda
Registro esfera VS compacto soldável


Legenda detalhada
Registro esfera VS compacto soldável
Metais
Registro esfera VS compacto soldável PVC 60 mm
1pç

SINFRA Secretaria de Estado de Infraestrutura e Logística		Governo de Mato Grosso	
OBRA	INSTALAÇÕES HIDRÁULICAS PREDIAIS		
PROPRIETÁRIO - CNPJ	Secretaria de Estado de Infraestrutura e Logística-SINFRA Superintendência Habitação Saneamento Mobilidade e Acessibilidade - SUHAS		
ENDEREÇO DA OBRA			
AUTOR DO PROJETO JOÃO PAULO DE ALMEIDA LEITE Engº. CIVIL CREA: 122000058-2	RESPONSÁVEL TÉCNICO		
ESCALA: Indicada	ATUALIZAÇÃO:	ASSUNTO: INSTALAÇÃO PREDIAL DE ÁGUA FRIA - MODELO 42,71m²	FOLHA Nº 01 /04
DESENHO:	PLANTA BAIXA - COBERTURA		
E S T A T Í S T I C A S			
ÁREAS: VER PROJETO ARQUITETÔNICO	% DE OCUPAÇÃO TÉRREO VER PROJETO	COEF. DE APROVEIT. DEMAIS PAV. VER PROJETO	Nº DE PISOS VER PROJETO 01

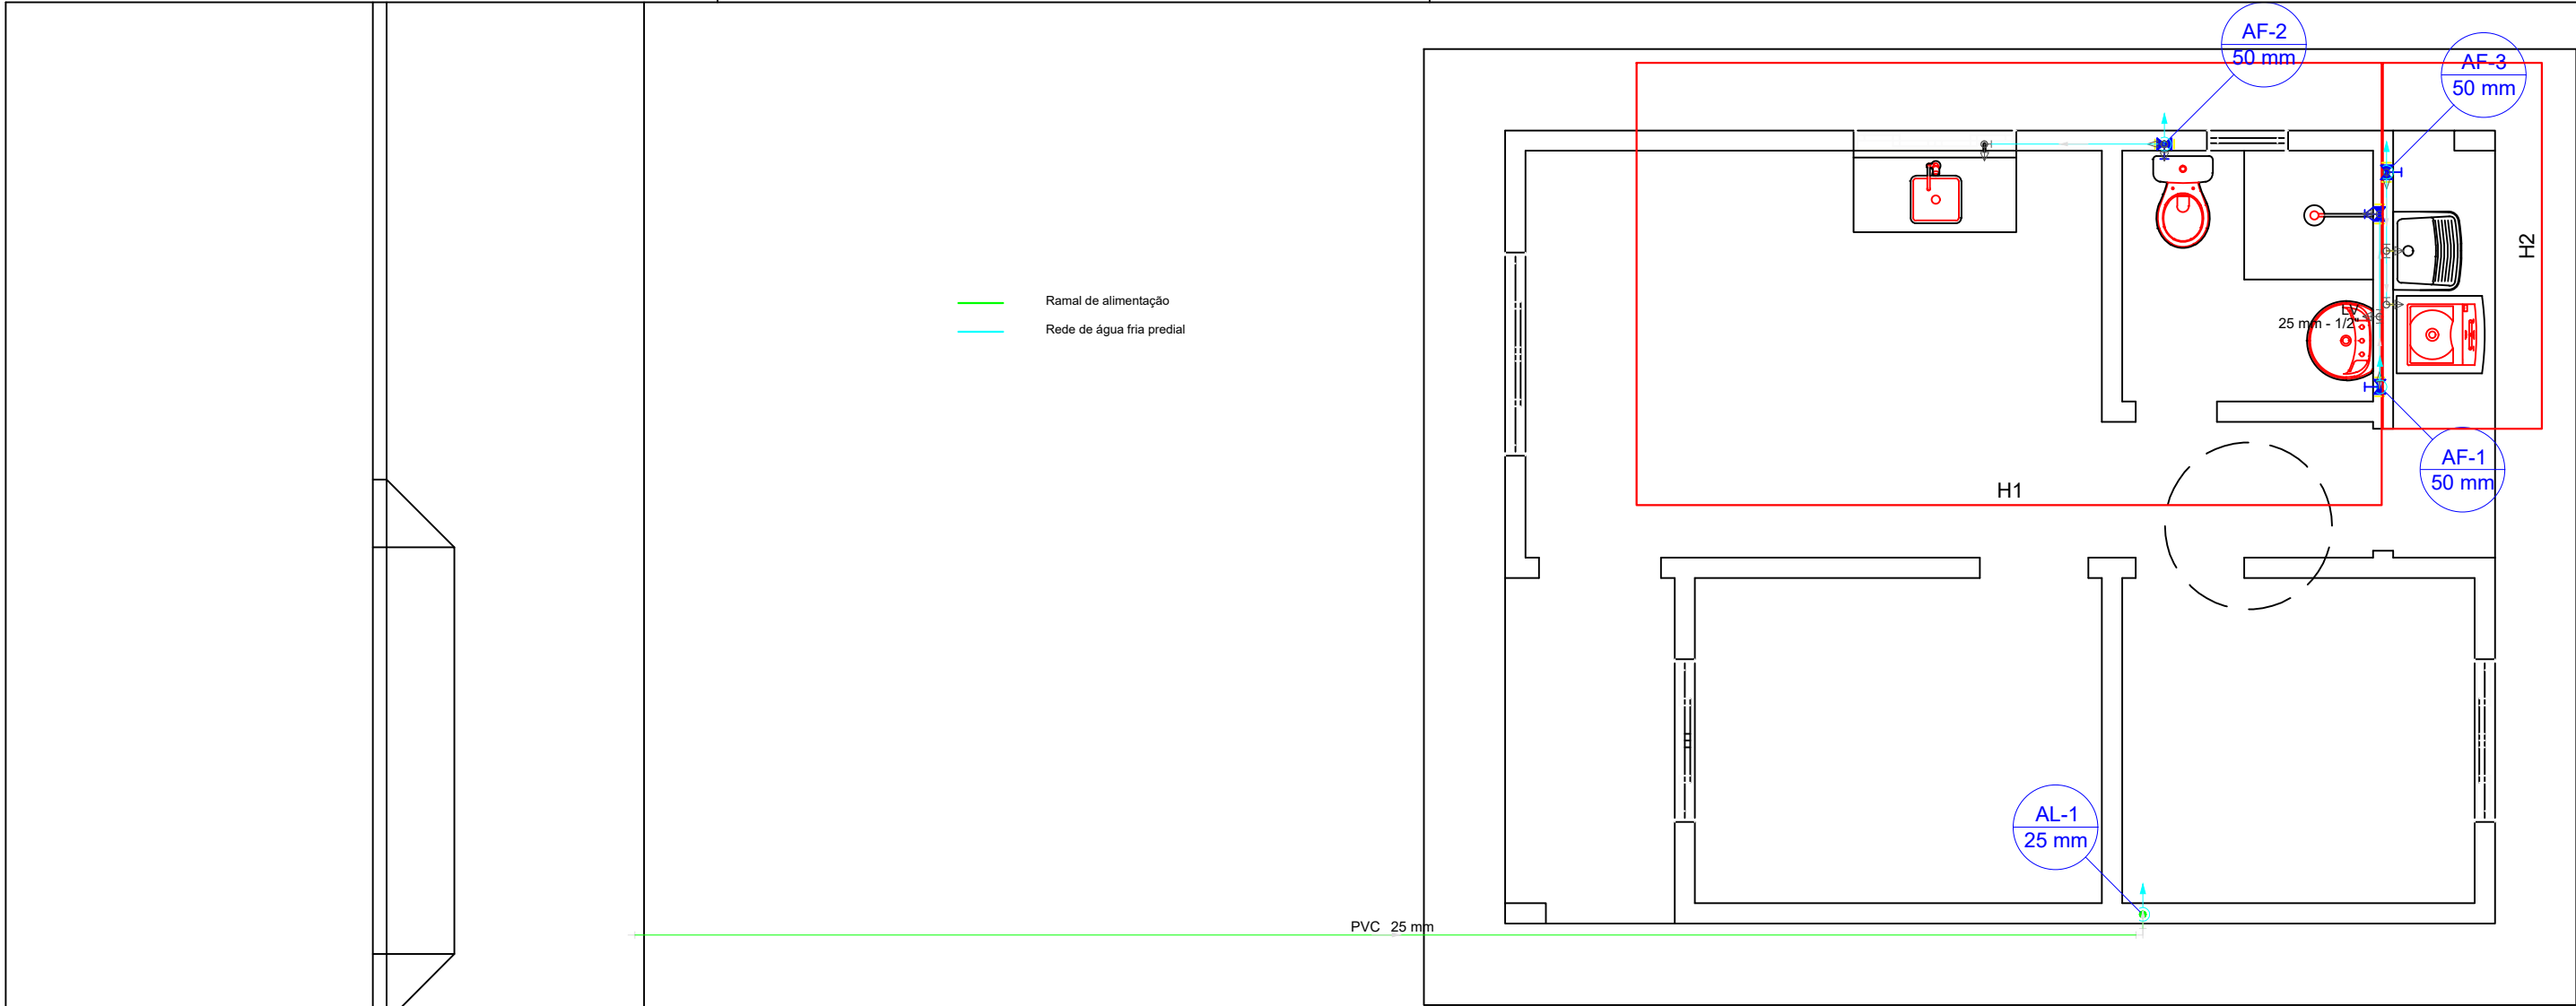

REDE DE ÁGUA FRIA PREDIAL
PLANTA BAIXA (TÉRREO)
ESC.:1/50


Legenda detalhada		
Registro de Pressão com PVC soldável		
Metais		
Registro de pressão c/ canopla cromada 3/4"	1pc	
PVC misto soldável		
Luva soldável c/ rosca 25 mm - 3/4"	1pc	
PVC rígido soldável		
Adapt sold.curto c/bolsa-rosca p registro 25 mm - 3/4"	1pc	
Registro de gaveta c/canopla cromada c/PVC soldável		
Metais		
Registro de gaveta c/ canopla cromada 1.1/2"	1pc	
PVC rígido soldável		
Adapt sold.curto c/bolsa-rosca p registro 50 mm - 1.1/2"	2pc	

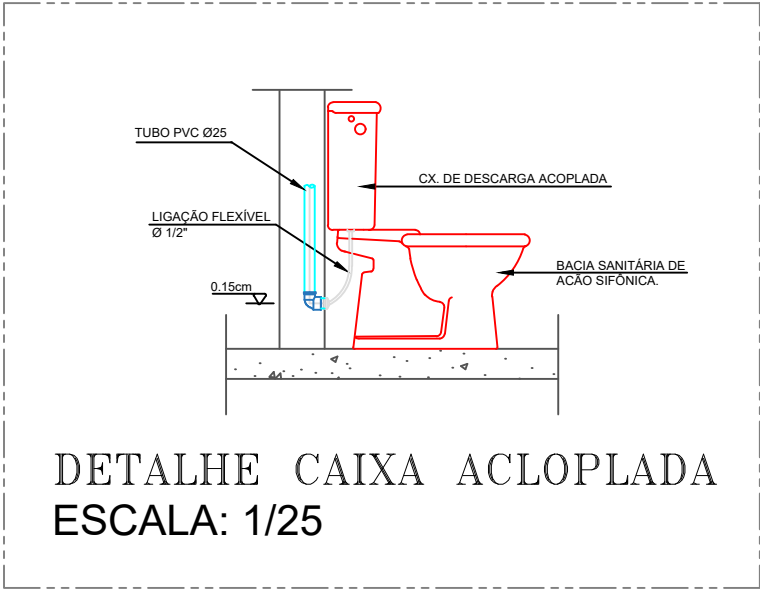

 



DETALHE CAIXA ACLOPLADA
ESCALA: 1/25

Legenda das indicações	
LV	Lavatório com joelho de 90° - 25 mm - 1/2"

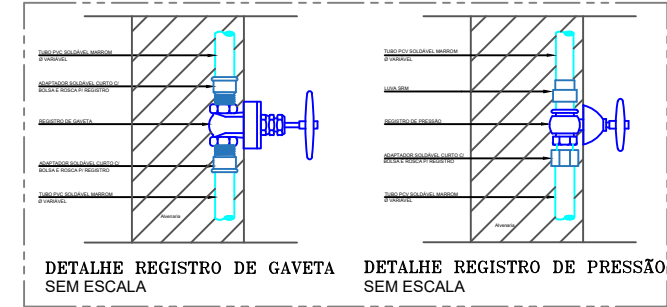Legenda	
	Registro de Pressão com PVC soldável
	Registro de gaveta c/canopla cromada c/PVC soldável



 			
OBRA	INSTALAÇÕES HIDRÁULICAS PREDIAIS		
PROPRIETÁRIO - CNPJ	Secretaria de Estado de Infraestrutura e Logística-SINFRA Superintendência Habitação Saneamento Mobilidade e Acessibilidade - SUHAS		
ENDEREÇO DA OBRA			
AUTOR DO PROJETO  JOÃO PAULO DE ALMEIDA LEITE Eng°. CIVIL CREA: 122000058-2	RESPONSÁVEL TÉCNICO		
ESCALA: Indicada	ATUALIZAÇÃO:	ASSUNTO: INSTALAÇÃO PREDIAL DE ÁGUA FRIA - MODELO 42,71m²	FOLHA Nº 02 /04
DESENHO:	PLANTA TÉRREO		
E S T A T Í S T I C A S			
ÁREAS:	% DE OCUPAÇÃO	COEF. DE APROVEIT.	Nº DE PISOS
VER PROJETO ARQUITETONICO	TÉRREO VER PROJETO	DEMAIS PAV. VER PROJETO	01

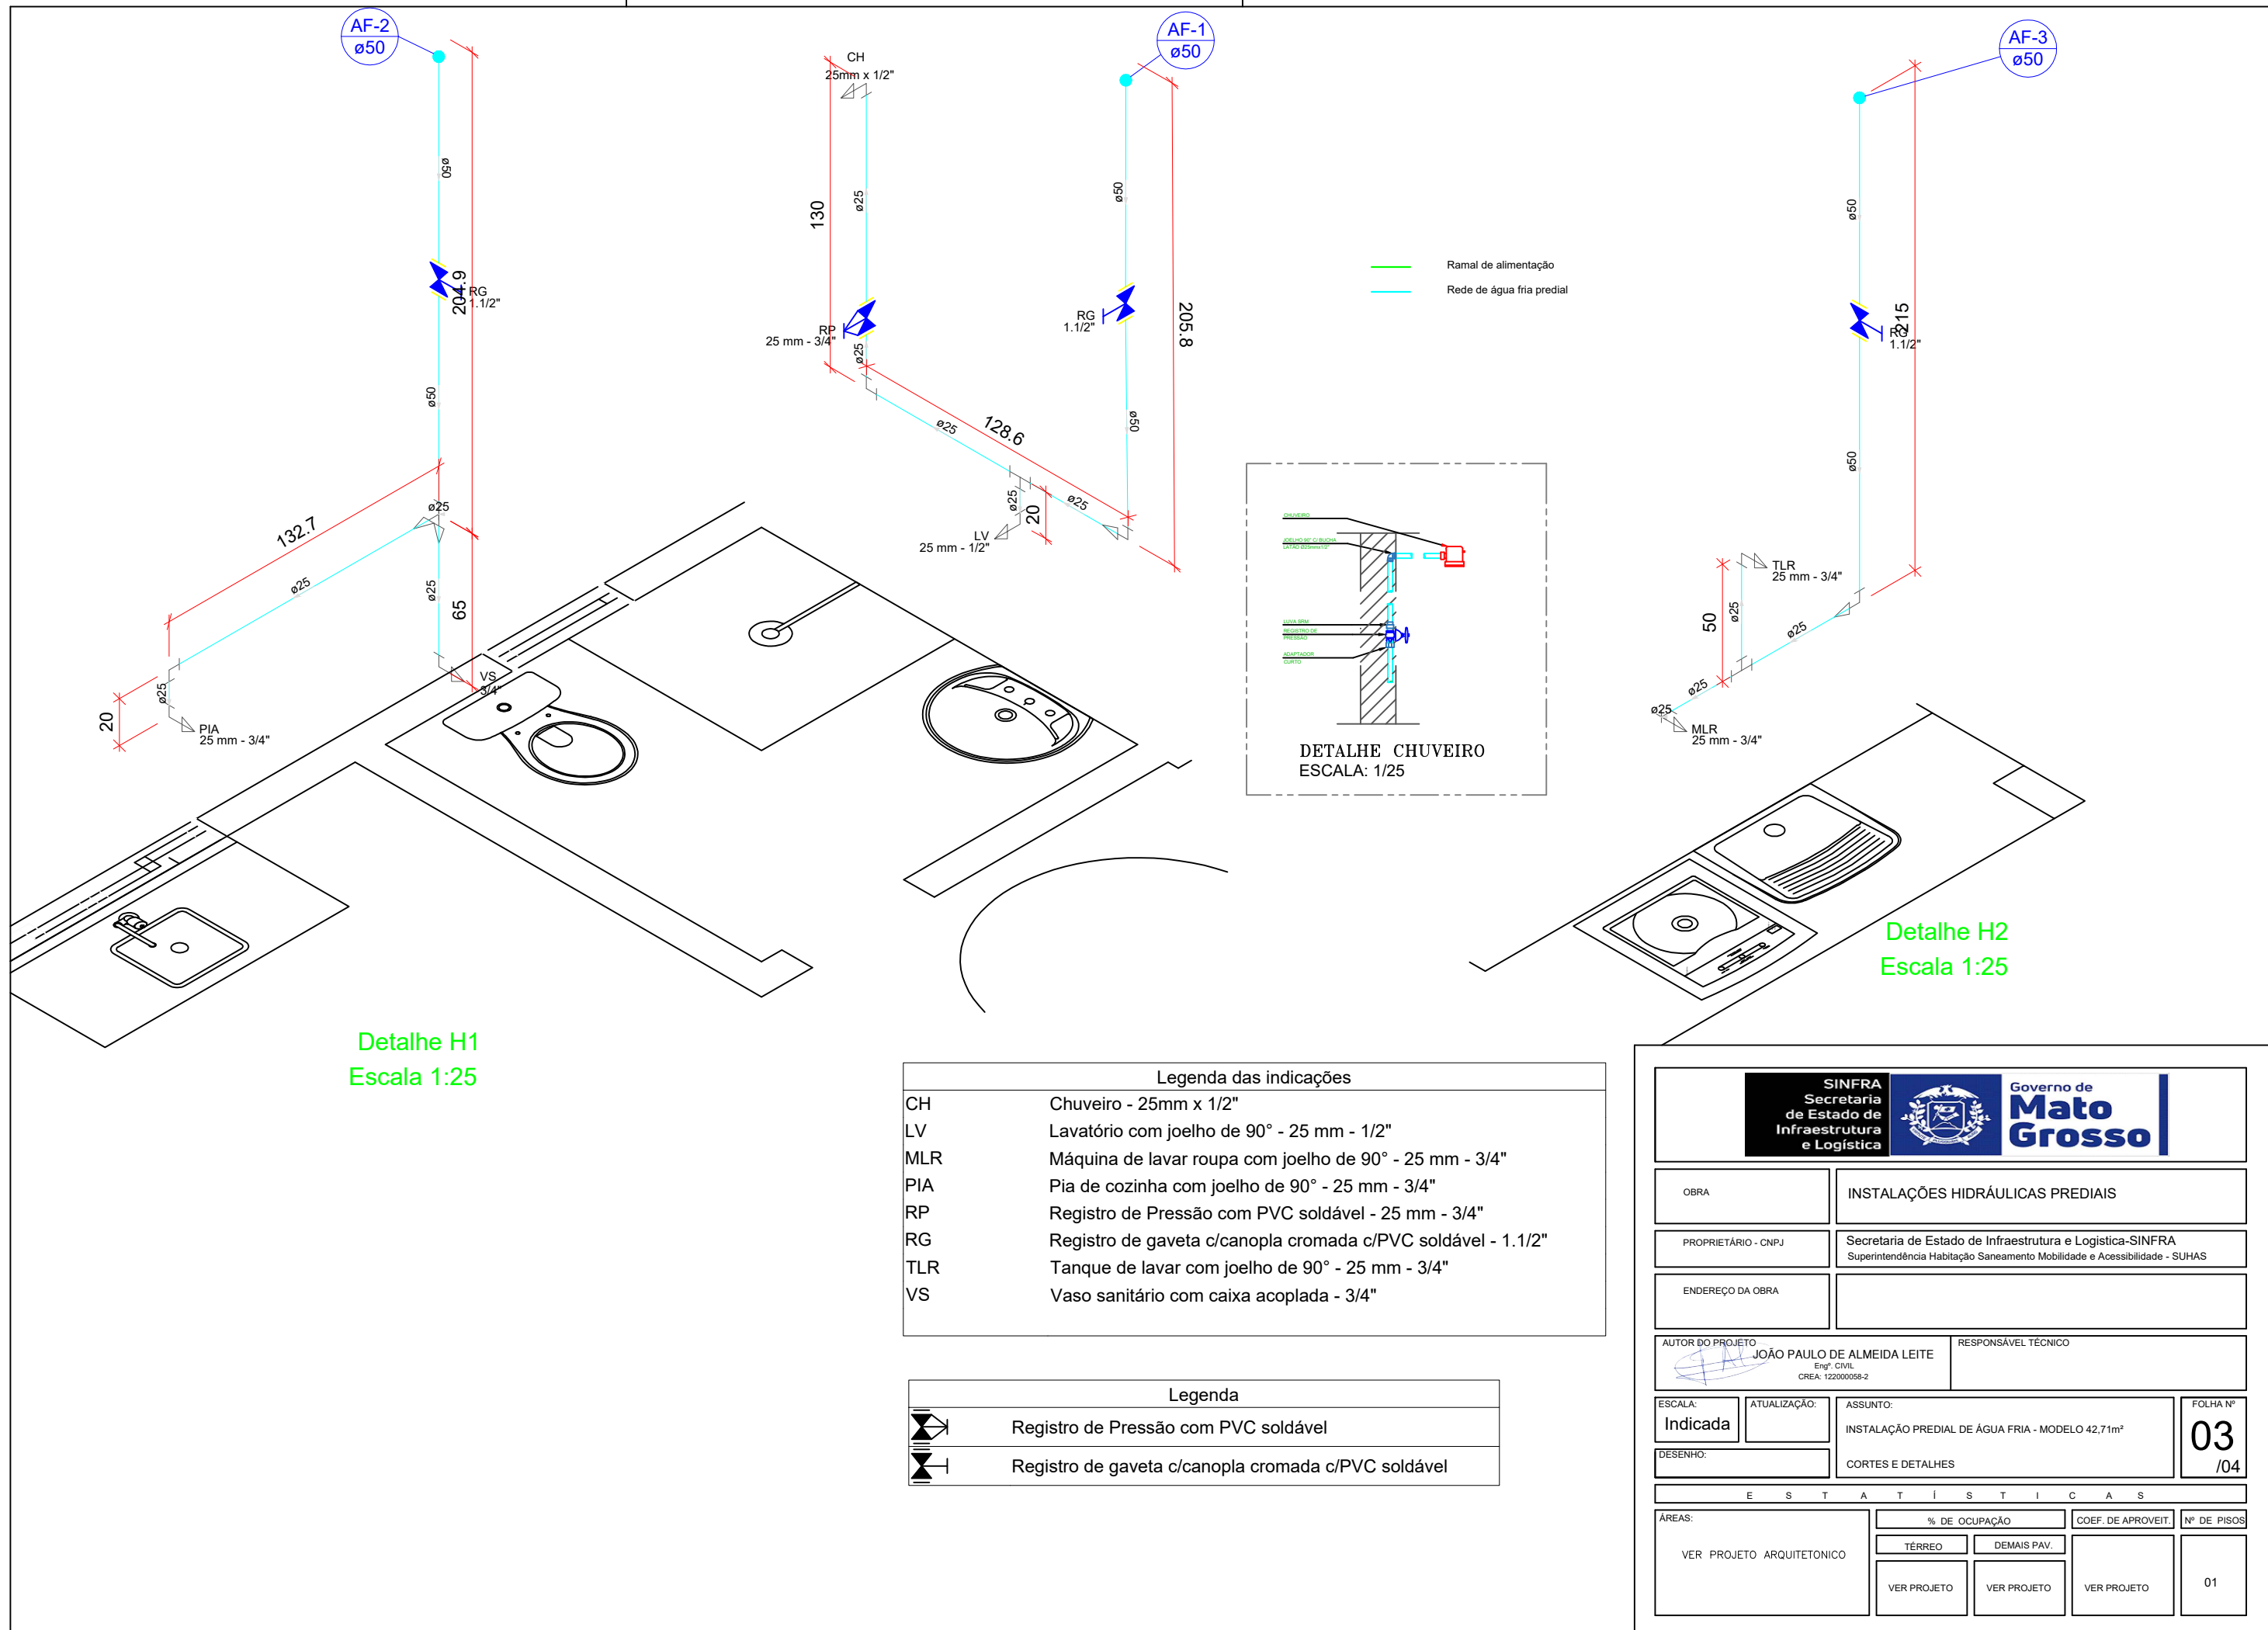


 


 
Detalhe H1
Escala 1:25

Detalhe H2
Escala 1:25

Legenda das indicações	
CH	Chuveiro - 25mm x 1/2"
LV	Lavatório com joelho de 90° - 25 mm - 1/2"
MLR	Máquina de lavar roupa com joelho de 90° - 25 mm - 3/4"
PIA	Pia de cozinha com joelho de 90° - 25 mm - 3/4"
RP	Registro de Pressão com PVC soldável - 25 mm - 3/4"
RG	Registro de gaveta c/canopla cromada c/PVC soldável - 1.1/2"
TLR	Tanque de lavar com joelho de 90° - 25 mm - 3/4"
VS	Vaso sanitário com caixa acoplada - 3/4"



Legenda	
	Registro de Pressão com PVC soldável
	Registro de gaveta c/canopla cromada c/PVC soldável

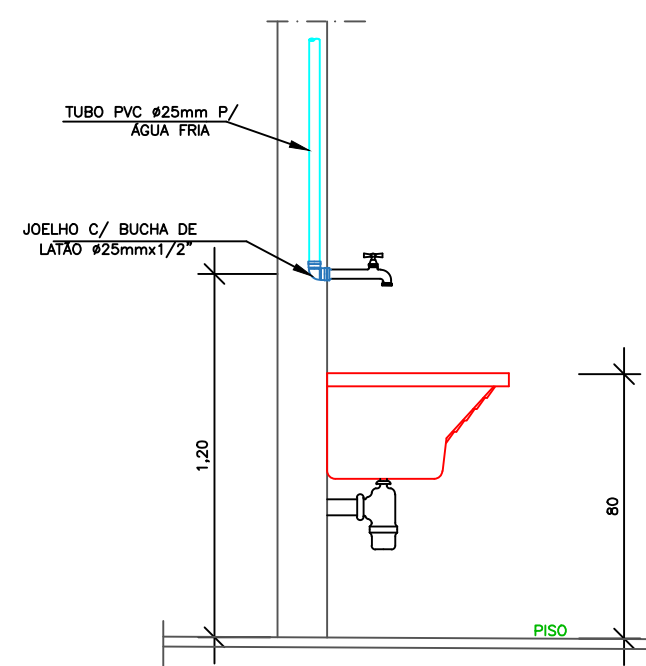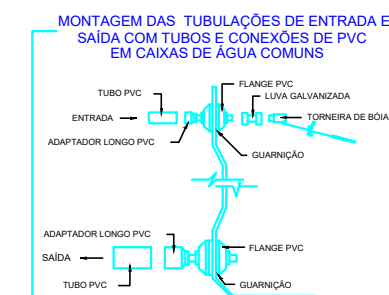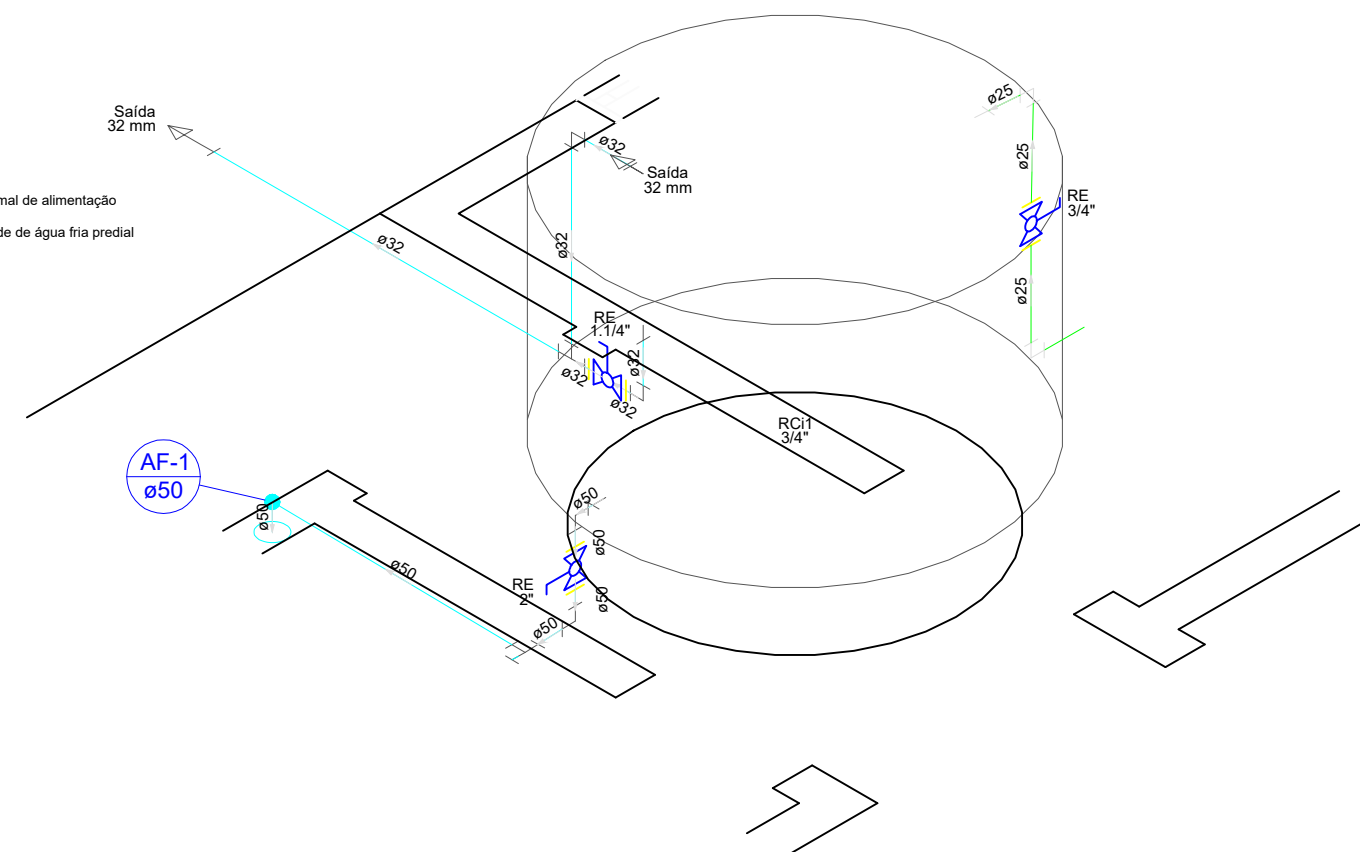
 
<div>SINFRA Secretaria de Estado de Infraestrutura e Logística</div>		<div>Governo de Mato Grosso</div>	
OBRA	INSTALAÇÕES HIDRÁULICAS PREDIAIS		
PROPRIETÁRIO - CNPJ	Secretaria de Estado de Infraestrutura e Logística-SINFRA Superintendência Habitação Saneamento Mobilidade e Acessibilidade - SUHAS		
ENDEREÇO DA OBRA			
AUTOR DO PROJETO	JOÃO PAULO DE ALMEIDA LEITE Eng.º CIVIL CREA: 122000058-2		RESPONSÁVEL TÉCNICO
ESCALA: Indicada	ATUALIZAÇÃO:	ASSUNTO: INSTALAÇÃO PREDIAL DE ÁGUA FRIA - MODELO 42,71m²	FOLHA Nº 03 /04
DESENHO:	CORTES E DETALHES		
E S T A T Í S T I C A S			
ÁREAS:	% DE OCUPAÇÃO	COEF. DE APROVEIT.	Nº DE PISOS
VER PROJETO ARQUITETONICO	TÉRREO	DEMAIS PAV.	
	VER PROJETO	VER PROJETO	VER PROJETO
			01



DETALHE TANQUE DE LAVAR ROUPA
ESCALA: 1/25

Legenda das indicações	
CH	Chuveiro - 25mm x 1/2"
LV	Lavatório com joelho de 90° - 25 mm - 1/2"
MLR	Máquina de lavar roupa com joelho de 90° - 25 mm - 3/4"
PIA	Pia de cozinha com joelho de 90° - 25 mm - 3/4"
RP	Registro de Pressão com PVC soldável - 25 mm - 3/4"
RG	Registro de gaveta c/canopla cromada c/PVC soldável - 1.1/2"
TLR	Tanque de lavar com joelho de 90° - 25 mm - 3/4"
VS	Vaso sanitário com caixa acoplada - 3/4"

Legenda	
	Registro de Pressão com PVC soldável
	Registro de gaveta c/canopla cromada c/PVC soldável

<div>SINFRA Secretaria de Estado de Infraestrutura e Logística</div>		<div></div>	<div>Governo de Mato Grosso</div>		
OBRA		INSTALAÇÕES HIDRÁULICAS PREDIAIS			
PROPRIETÁRIO - CNPJ		Secretaria de Estado de Infraestrutura e Logística-SINFRA Superintendência Habitação Saneamento Mobilidade e Acessibilidade - SUHAS			
ENDEREÇO DA OBRA					
AUTOR DO PROJETO  JOÃO PAULO DE ALMEIDA LEITE Eng.º CIVIL CREA: 122200058-2		RESPONSÁVEL TÉCNICO			
ESCALA: Indicada	ATUALIZAÇÃO:	ASSUNTO: INSTALAÇÃO PREDIAL DE ÁGUA FRIA - MODELO 42,71m²			FOLHA Nº 04 /01
DESENHO:		CORTES E DETALHES			
E S T A T Í S T I C A S					
ÁREAS:		% DE OCUPAÇÃO		COEF. DE APROVEIT.	Nº DE PIS
VER PROJETO ARQUITETONICO		TÉRREO		VER PROJETO	01
		DEMAIS PAV.			
		VER PROJETO		VER PROJETO	