

PLANTA BAIXA
ESCALA: 1/100

| Lista de Materiais | |
|--|---------|
| Caixas de Passagem com fundo de brita | |
| Caixa de água pluvial com fundo de brita 80x80cm | 1 pç |
| 80x80 cm | 1 pç |
| Acessórios | |
| Raio abacaxi 100mm | 2 pç |
| Canaleta de concreto c/ grelha de concreto | 85.00 m |
| PVC | |
| Joelho 90 100 mm | 6 pç |
| Tubo PVC ponta-bolsa c/ virola 100 mm - 4" | 20.00 m |
| Tubo PVC ponta-bolsa c/ virola 150 mm - 6" | 35.00 m |

| LEGENDA | |
|---------|---|
| | Canaleta de Drenagem em alvenaria de tijolo maciço e grelha de concreto |
| | Caixa de passagem 0,60 x 0,60 m |
| | Caixa de passagem 0,80 x 0,80 m com fundo de brita |
| | Tubo ponta bolsa, PVC |
| | Sentido do fluxo da drenagem |
| | Trecho com inclinação |
| | Altura indicada de vala ou caixa |
| | Porcentagem de inclinação no trecho |

NOTA TÉCNICA:
Para executar o projeto de drenagem da quadra com vestiário padrão a empresa vencedora do certame deverá realizar o levantamento planialtimétrico da área onde será implantada a quadra, pois o dimensionamento foi realizado baseado na declividade uniforme, com valor mínimo de 0,5%, de acordo com a Norma Técnica Brasileira - NBR 10844/1989 e o destino final foi considerado na sarjeta em rua com pavimentação. Após a implantação do projeto de drenagem da quadra com vestiário padrão deverá ser realizado um novo dimensionamento de acordo com a realidade de cada terreno.

Aprovação/Autenticações:

ESTADO DO MATO GROSSO



Cliente:

Prefeitura Municipal de
PARANÁITA
PREFEITURA MUNICIPAL DE PARANÁITA
Rua Alceu Rossi, s/n - Centro - 78590-000
Telefone: (66) 3563-2700
CNPJ: 03.239.043/0001-12

OSMAR ANTONIO MOREIRA
PREFEITO MUNICIPAL

Autor do Projeto/Responsável Técnico:

AGIL
PROJETOS E CONSTRUÇÕES CIVIS
Tv. do Parecis, 24 Sala B - Centro, Colider - MT, 78500-000
CNPJ: 17.787.272/0001-86

ALEX OSCAR DE SOUSA
ENGENHEIRO CIVIL CREA/PR- 141259/D
Projetista: Thaynara Teixeira

Tipo de Obra: Educacional e Cultura Física **Modalidade: Infraestrutura Urbana**
DADOS DA OBRA

Objeto de contrato: Construção do Complexo Educacional da Escola Estadual João Paulo I
Convênio: 0000

Endereço da obra: Rua 302, Lote LE46 e Lote LPE 304, Setor de Serviços, CEP: 78590-000, PARANÁITA-MT
Coordenada: 09°39'57.29"S | 56°28'36.02"O




ASSUNTO DE PROJETO

Conteúdo: PLANTA BAIXA E DETALHE CAIXA DE ÁGUA PLUVIAL - QUADRA COM VESTIÁRIO.

Quadro de Áreas/Legenda:

| | |
|----------------------|--------|
| REV: 02 | |
| DATA: Março de 2023. | |
| ESCALA: INDICADA | |
| NOMECLATURA: | FOLHA: |
| PLU | 4/4 |

VER PROJETO ARQUITETÔNICO

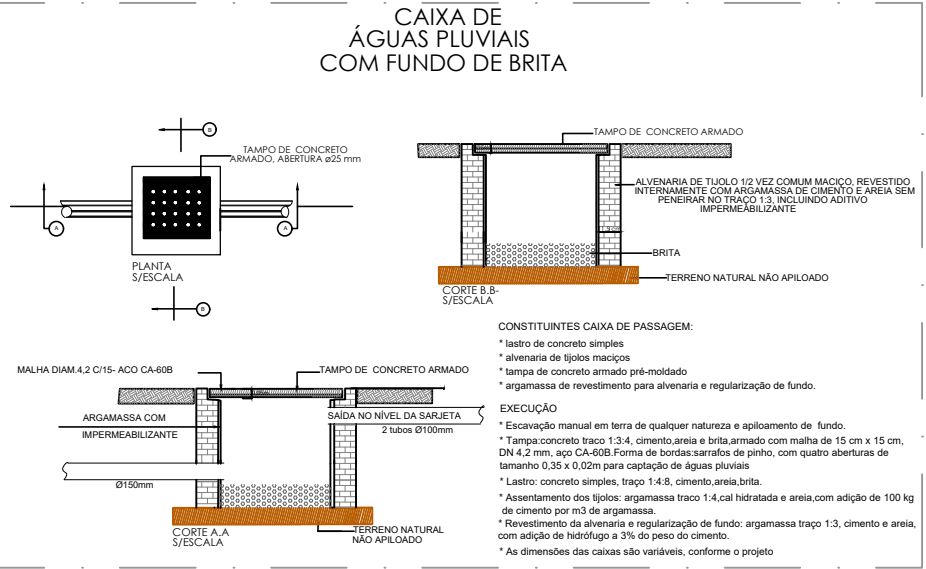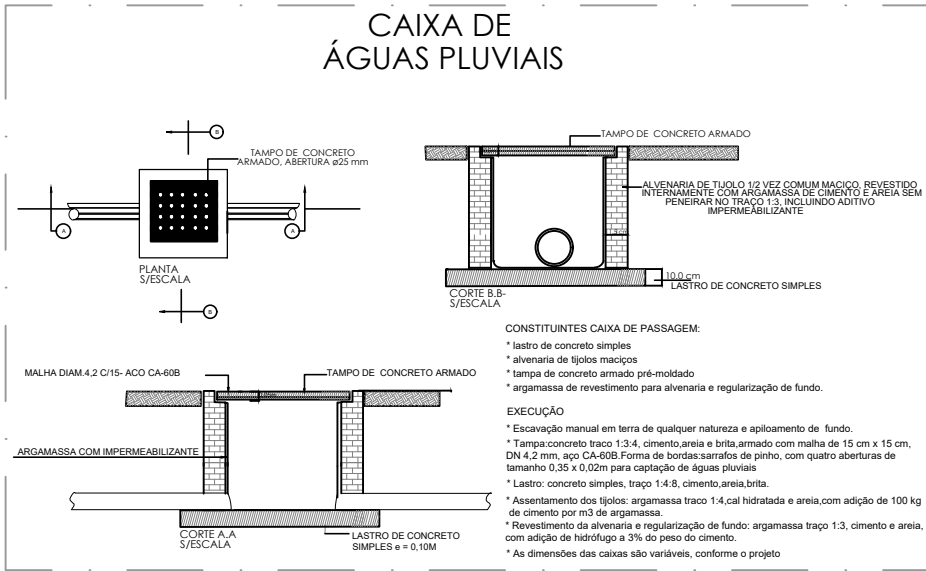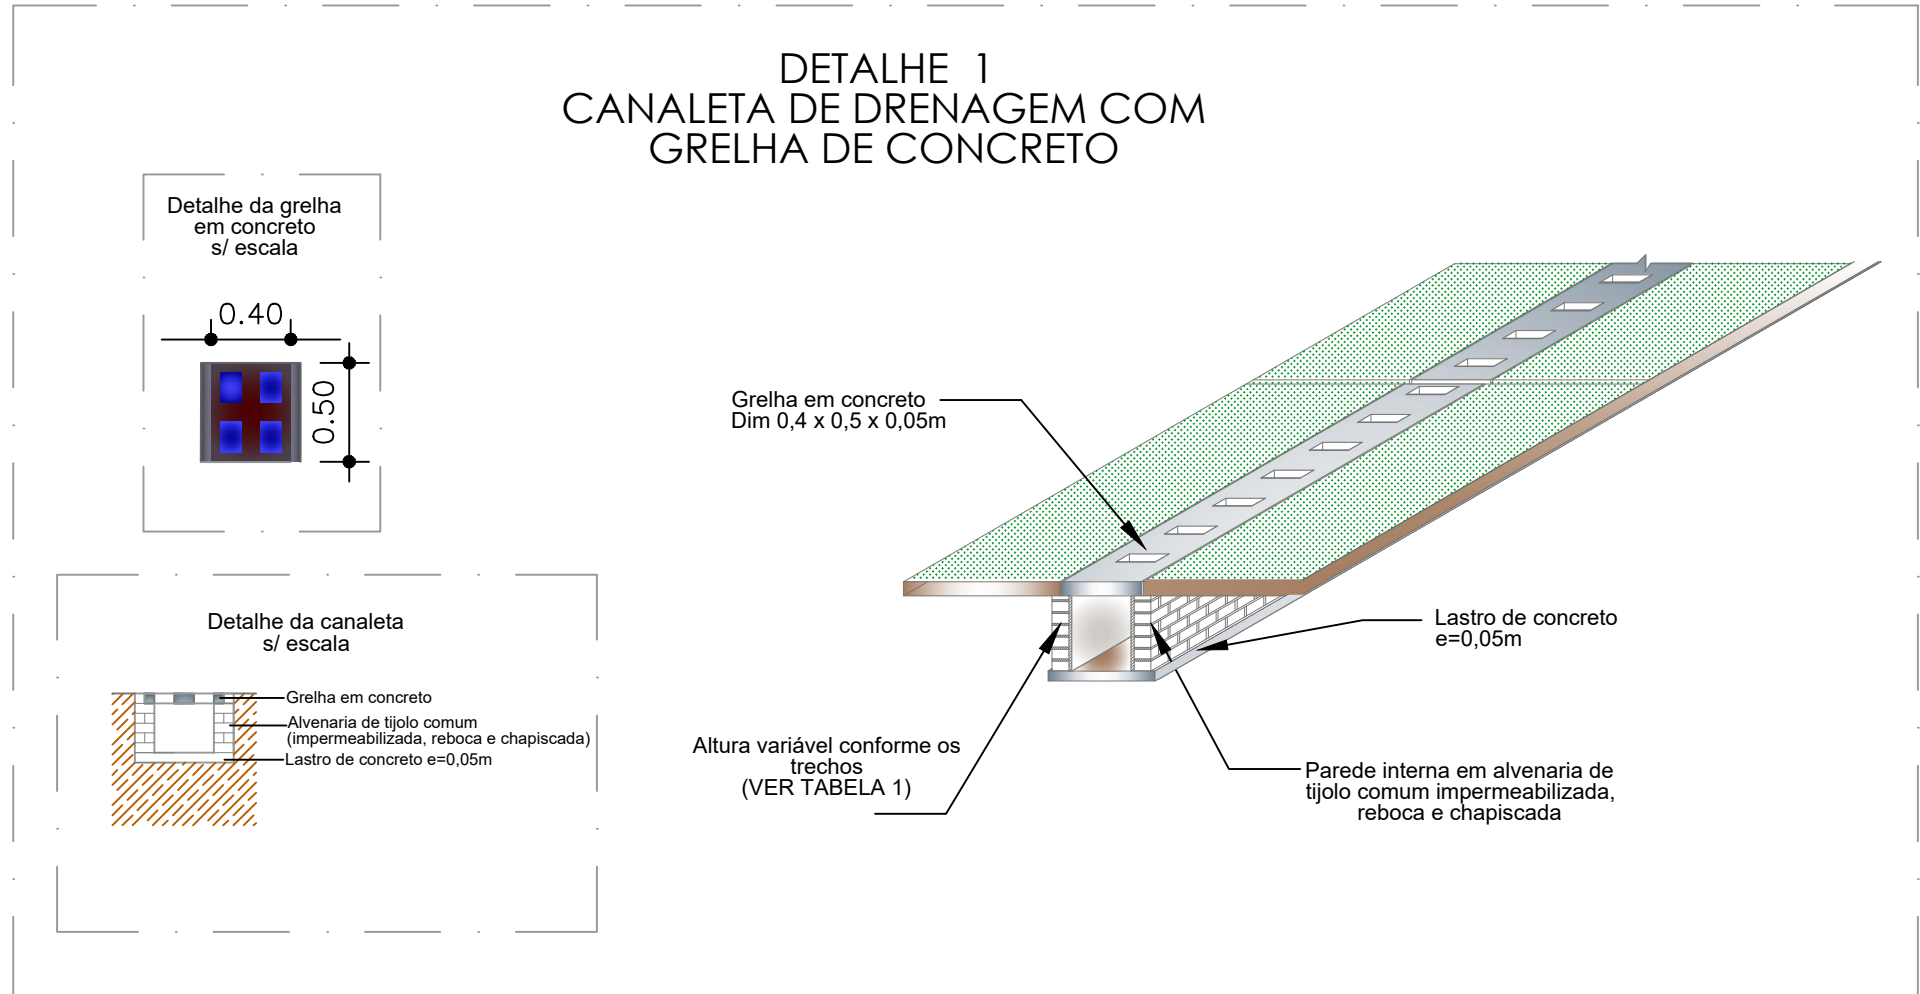

Obs: Não é permitido alugar ou modificar este projeto sem autorização do autor. Lei de Resgate do Projeto Arquitetônico N° 888/93