



PLANTA BAIXA - QUADRA E VESTIÁRIOS
ESCALA: 1/75

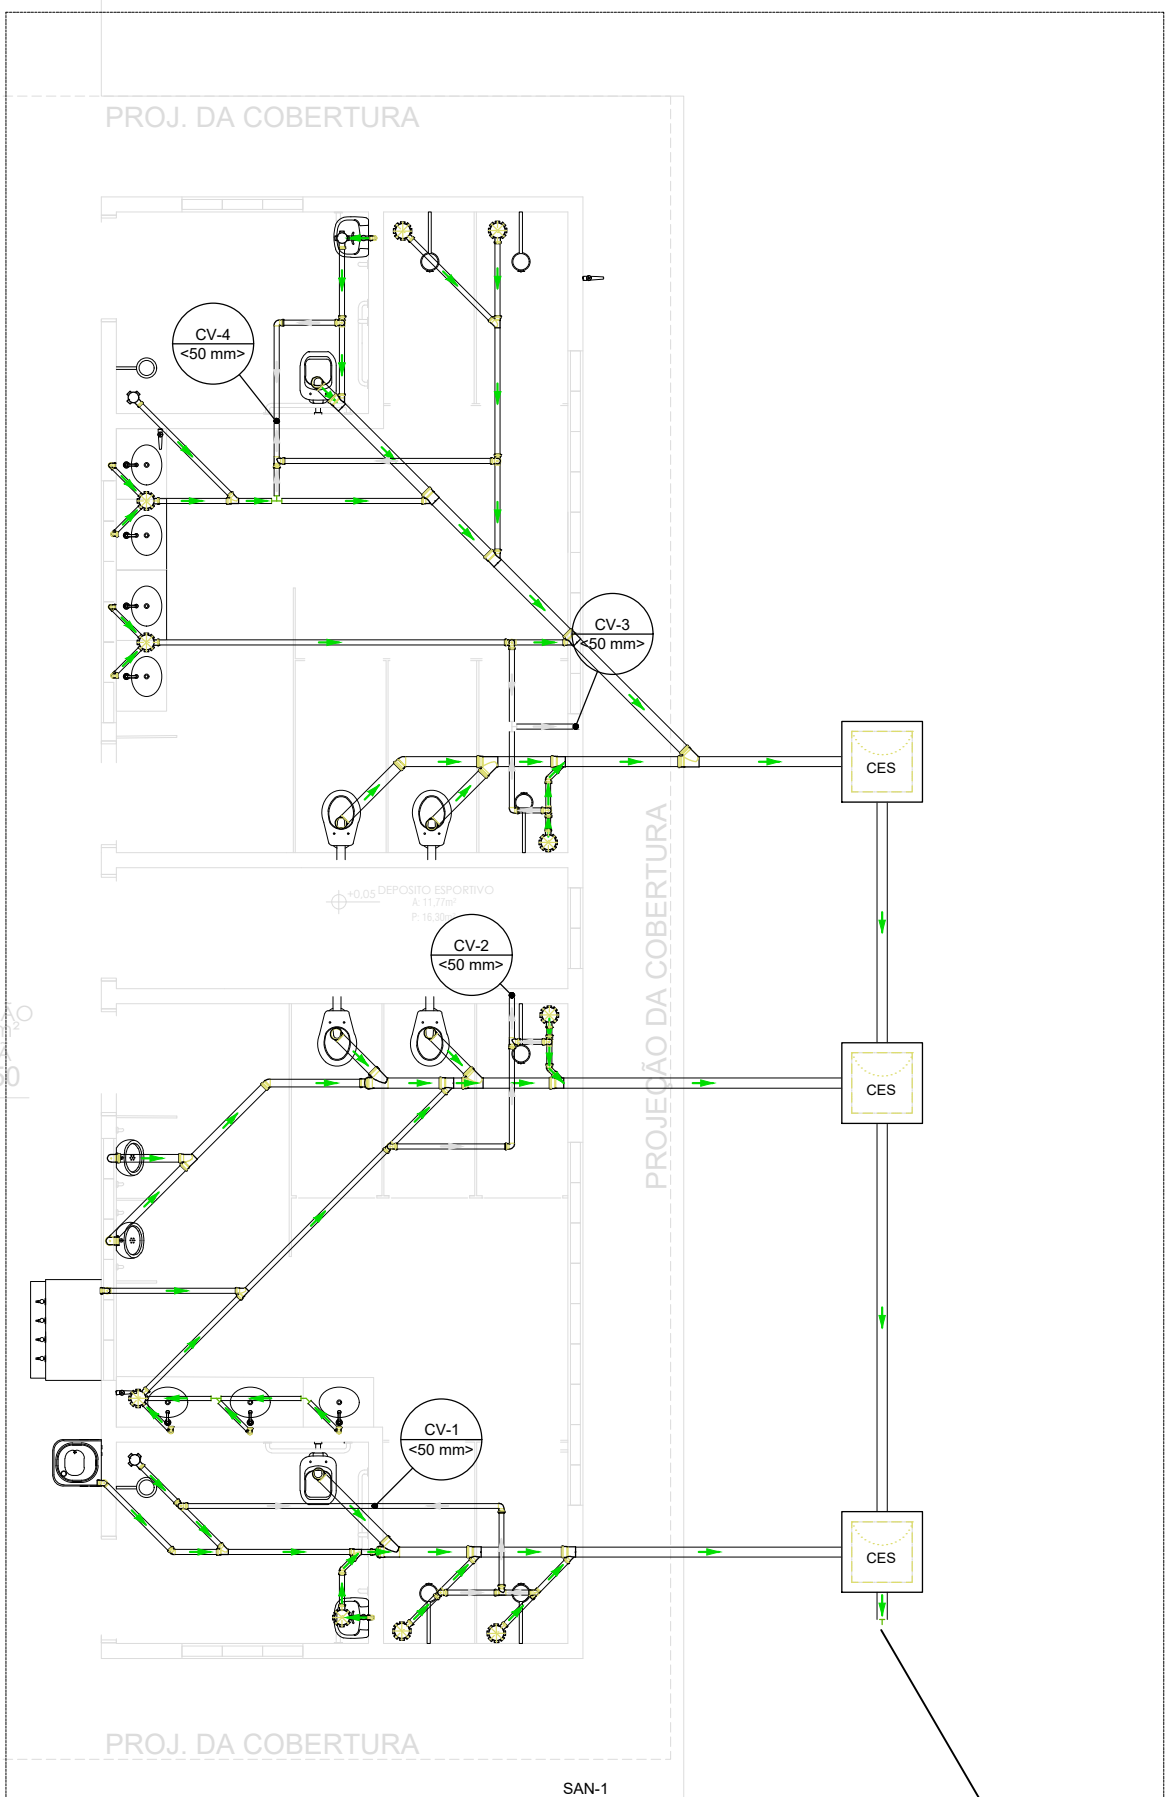

Ponto de ligação, que segue para o destino final de esgoto, sendo ele um sistema de tratamento de esgoto - STE composto por 01 tanque séptico, 01 filtro anaeróbio e 02 sumidouros, o qual foi considerado a população escolar.

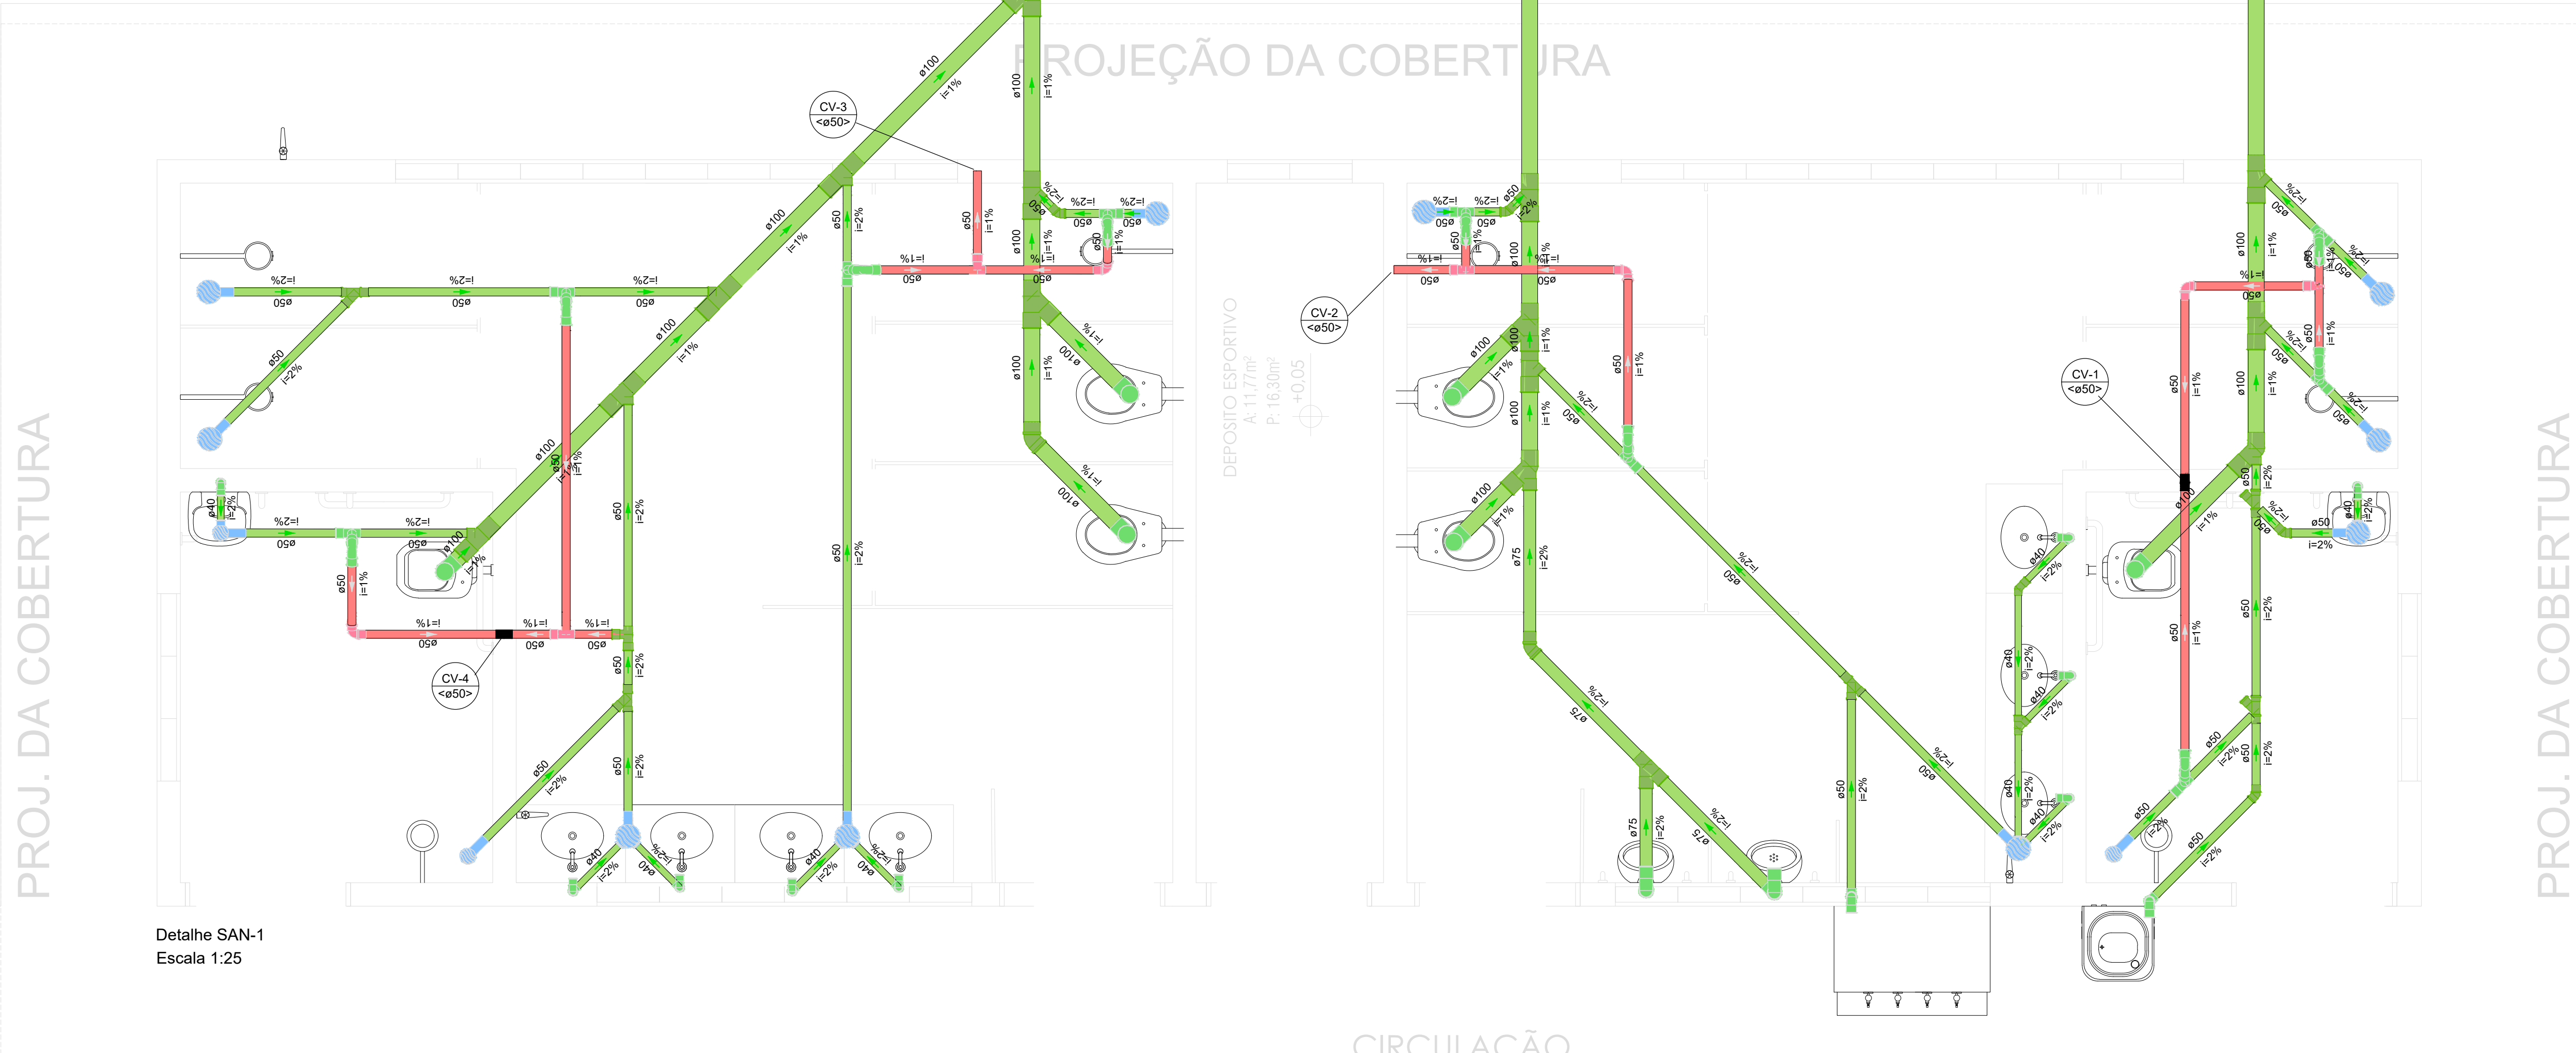

Detalhe SAN-1
Escala 1:25

CIRCULAÇÃO
A:183,09m²

Legenda de condutos	
Esgoto	
Ventilação	

Legenda	
Caixa Sifonada	
CES	Caixas Inspeção Esgoto Sifonada
Joelho 45	
Joelho 90	
Junção simples	
Junção simples c/ redução	
Lavatório de Uso Geral	
Mictório de Válvula de Descarga- DN 75mm	
Máquina de Lavar Louças- DN 50mm	
Ramais de Ventilação	
Te sanitário	
Vaso Sanitário c/ J90°	

Ponto de ligação, que segue para o destino final de esgoto, sendo ele um sistema de tratamento de esgoto - STE composto por 01 tanque séptico, 01 filtro anaeróbio e 02 sumidouros, o qual foi considerado a população escolar.

Aprovação/Autentificações:

ESTADO DO MATO GROSSO



Cliente:

Prefeitura Municipal de
PARANAÍTA
PREFEITURA MUNICIPAL DE PARANAÍTA
Rua Alceu Rossi, 40 - Centro - 78590-000
Telefone: (65) 3583.2700
CNPJ: 03.239.043/0001-12

OSMAR ANTONIO MOREIRA
PREFEITO MUNICIPAL

Autor do Projeto/Responsavel Técnico:



ALEX OSCAR DE SOUSA
ENGENHEIRO CIVIL - CREA/MT - 141259/D
Projetista: Thaynara Teixeira

Tipo de Obra: Educacional e **Modalidade:** Infraestrutura Urbana
Cultura Física **DADOS DA OBRA**

Objeto de contrato: CONSTRUÇÃO DO COMPLEXO EDUCACIONAL DA ESCOLA ESTADUAL JOÃO PAULO I
Convênio: 0000

Endereço da obra: RUA 302, LOTE 1E48 E LOTE LPE 304, SETOR DE SERVIÇOS, CEP: 78590-000, PARANAÍTA-MT
Coordenada: 09°39'57.29"S | 56°28'36.02"W

ASSUNTO DE PROJETO

Conteúdo:

PLANTA BAIXA E DETALHE SAN-1 - QUADRA COM VESTIÁRIO.

Quadro de Áreas/Legenda:

REV: 02

DATA: Março de 2023.

ESCALA: INDICADA

NOMECLATURA:

FOLHA:

SAN

6/6

VER PROJETO ARQUITETÔNICO