


PLANTA BAIXA  
ESCALA: 1/100

Ponto de ligação, que segue para o reservatório metálico V= 29.450 l, dimensionado para atender a população total do complexo educacional. Neste ponto a pressão que chega conforme projeto e memorial, é de 12.89 m.c.a., atendendo o uso simultâneo de todos os equipamentos do local.

Legenda de condutos
Água fria

Legenda das indicações
BE Bebedouro com Te de 90° - 25 mm - 1/2"
BE Bebedouro com joelho de 90° - 25 mm - 1/2"
DH Chuveiro - 25mm x 3/4"
DH Ducha Higiénica - 25 mm x 1/2"
LV Lavatório com Te de 90° - 25 mm - 1/2"
LV Lavatório com joelho de 90° - 25 mm - 1/2"
MIC Mictório c/cifão c/válvula de descarga com joelho de 90° - 25 mm - 1/2"
RG Registro bruto gaveta Industrial c/PVC soldável - 2.1/2"
RP Registro de Pressão com PVC soldável - 25 mm - 3/4"
RG Registro de gaveta c/canopla cromada c/PVC soldável - 1.1/2"
RG Registro de gaveta c/canopla cromada c/PVC soldável - 3/4"
RP Registro de pressão c/ canopla cromada - 3/4"
TJ Torneira de Jardim com joelho 90° - 25 mm x 1/2"
VD Válvula de descarga c/PVC soldável - 1.1/2"
VS Vaso Sanitário com válvula de descarga - 1.1/2"
VDM Válvula de descarga para mictório - 3/4"

Legenda
Registro bruto gaveta Industrial c/PVC soldável
Registro de Pressão com PVC soldável
Registro de gaveta c/canopla cromada c/PVC soldável
Registro de pressão c/ canopla cromada
Válvula de descarga c/PVC soldável
Válvula de descarga p/ mictório

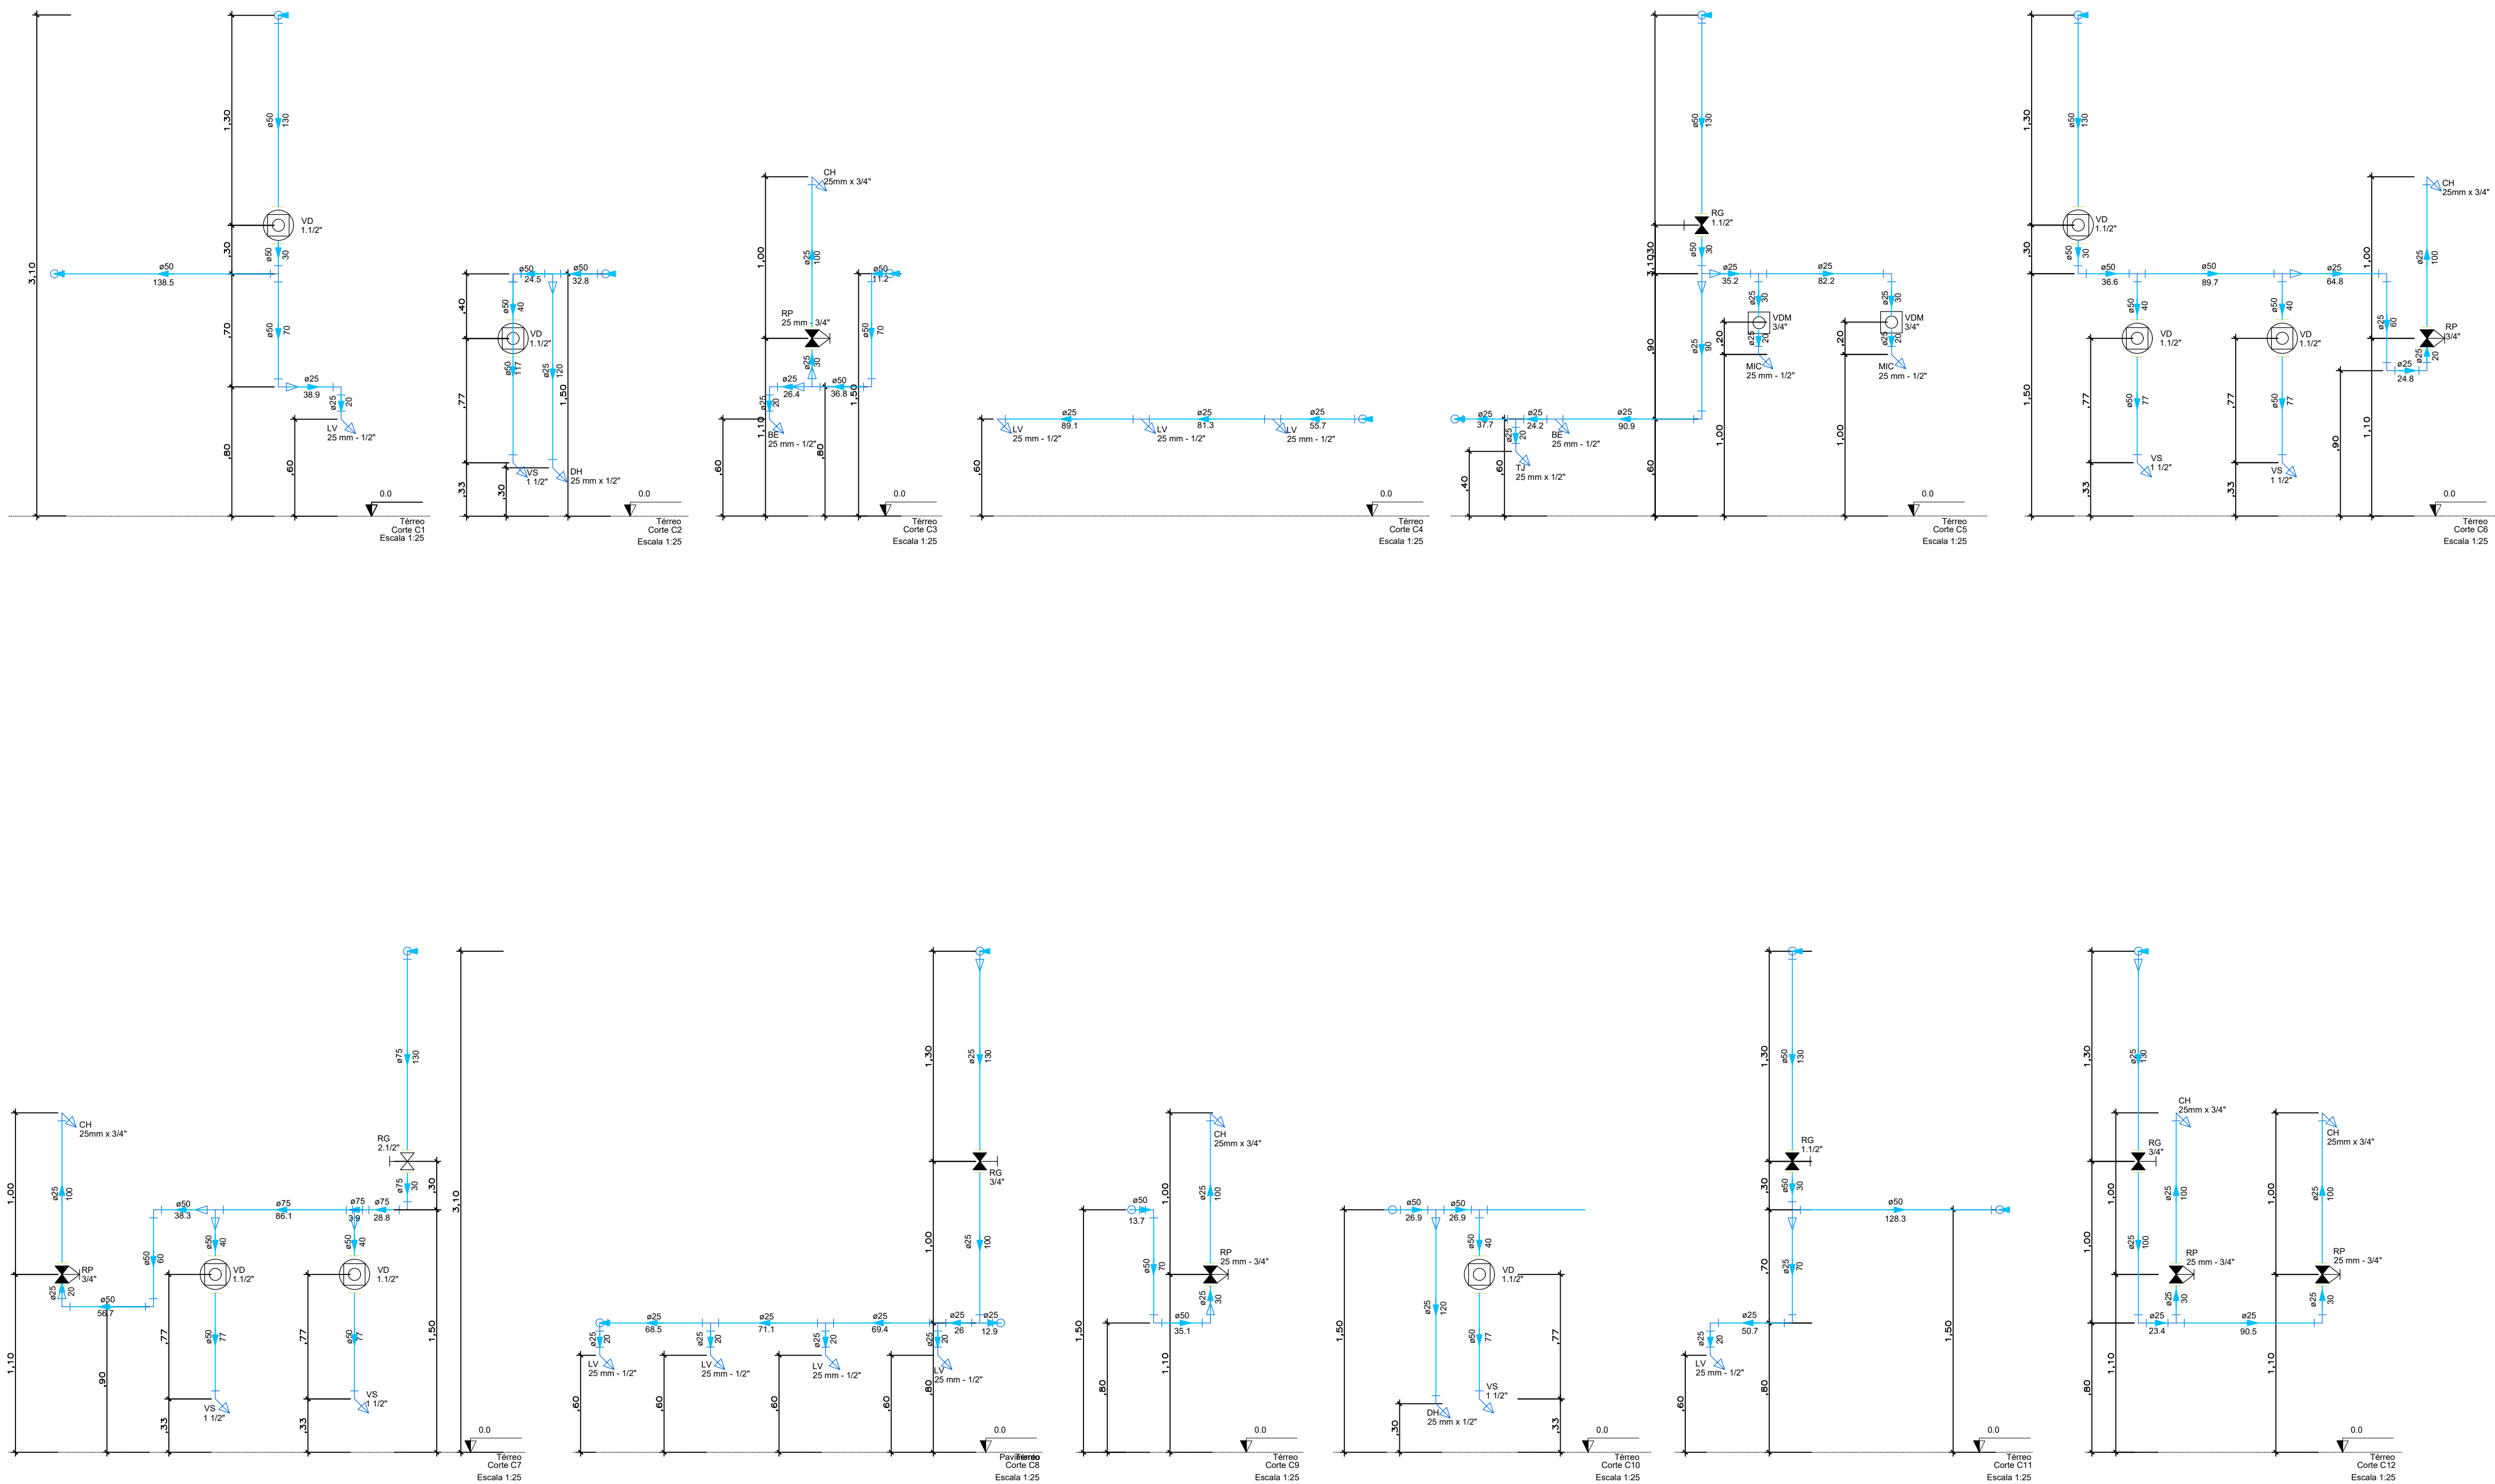

Aprovação/Autenticações:



Cliente:

Prefeitura Municipal de  
**PARANAÍTA**  
PREFEITURA MUNICIPAL DE PARANAÍTA  
Rua Alceu Rossi, s/n - centro - 78590-000  
Telefone: (66) 3563-2700  
CNPJ: 03.239.043/0001-12

OSMAR ANTONIO MOREIRA  
PREFEITO MUNICIPAL

Autor do Projeto/Responsável Técnico:



Av. do Paralelo, 24 Sala B - Centro, Colider - MT, 78500-000  
CNPJ: 17.787.272/0001-86

ALEX OSCAR DE SOUSA  
ENGENHEIRO CIVIL - CREA/PR: 141259/D  
Projetista: Thaynara Teixeira

**Tipo de Obra:** Educacional e Cultural Física **Modalidade:** Infraestrutura Urbana

**DADOS DA OBRA**

**Objeto de contrato:** CONSTRUÇÃO DO COMPLEXO EDUCACIONAL DA ESCOLA ESTADUAL JOÃO PAULO

**Convênio:** 0000

**Endereço da obra:** RUA 302, LOTE LE46 E LOTE LPE 304, SETOR DE SERVIÇOS, CEP: 78590-000, PARANAÍTA-MT  
**Coordenada:** 09°39'57.29"S | 56°28'36.02"W

**ASSUNTO DE PROJETO**

**Conteúdo:**

PLANTA BAIXA E CORTES - QUADRA COM VESTIÁRIO.

**Quadro de Áreas/Legenda:**

VER PROJETO ARQUITETÔNICO	<b>REV:</b> 02	
	<b>DATA:</b> Março de 2023.	
	<b>ESCALA:</b> INDICADA	
	<b>NOMECLATURA:</b>	<b>FOLHA:</b>
	<b>HID</b>	<b>8/9</b>

OBS: NÃO É PERMITIDO ALTERAR OU MODIFICAR ESTE PROJETO SEM A AUTORIZAÇÃO DO AUTOR. Nº 898873