




SUMIDOURO  
PLANTA BAIXA - ESC. 1:25

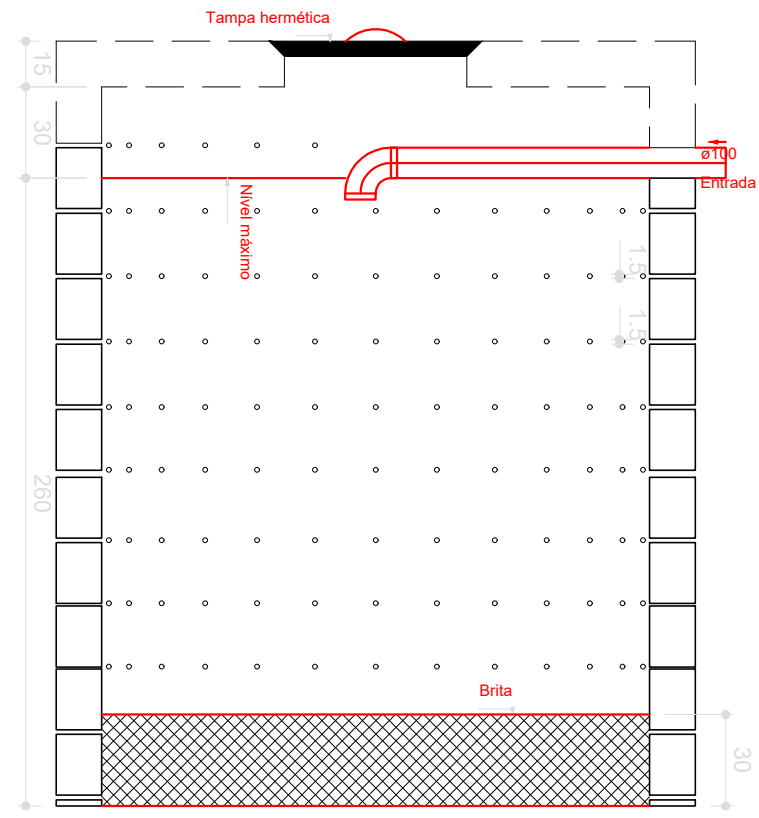

SUMIDOURO  
CORTE - ESC. 1:25

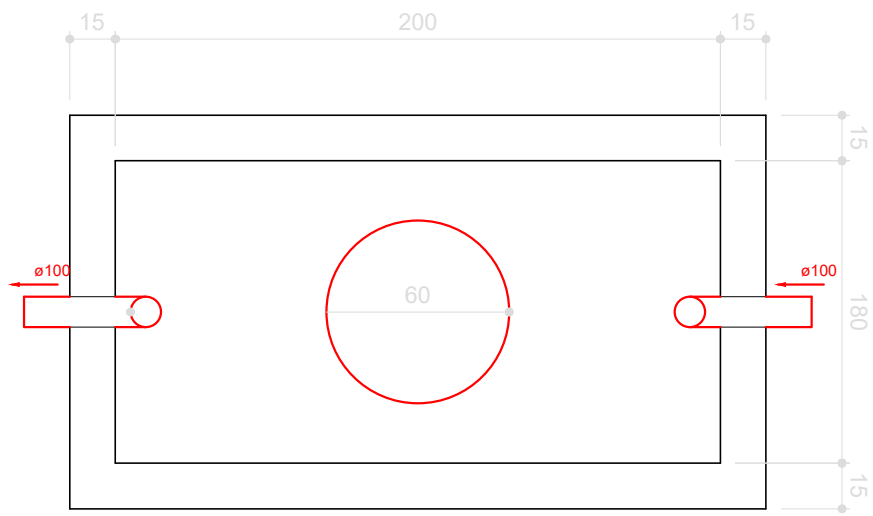


FOSSA SÉPTICA  
PLANTA BAIXA - ESC. 1:25

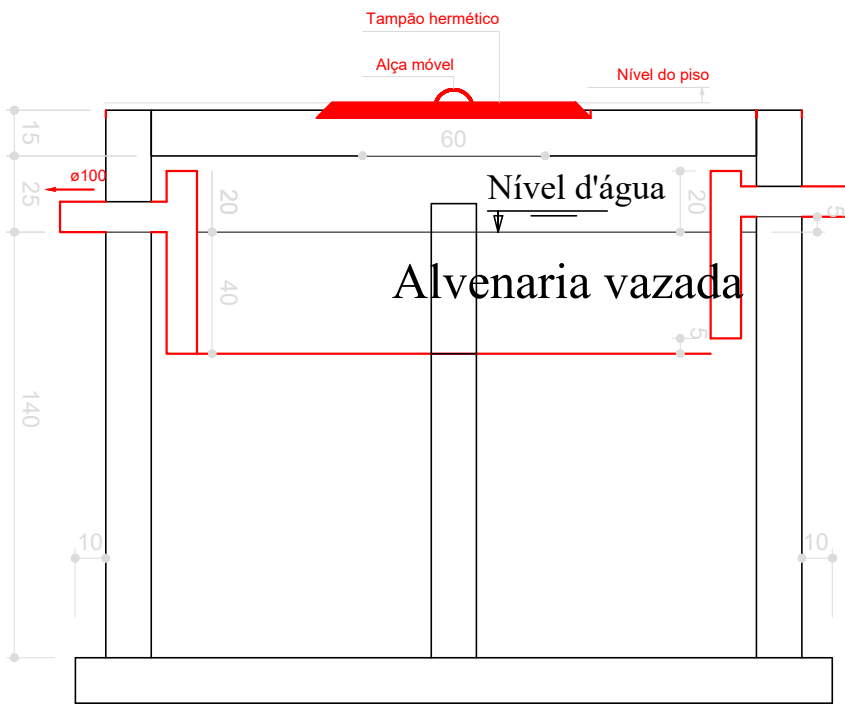


FOSSA SÉPTICA  
CORTE - ESC. 1:25

Lista de Materiais	
Esgoto	
Caixas de Passagem	
Caixa de gordura CG 60x60 cm	1 pç
Caixa de inspeção esgoto simples CE- 60x60 cm	2 pç
PVC Acessórios	
Caixa sifonada 100x100x50	1 pç
Sifão flexível c/ Adaptador 1" - 1.1/2"	3 pç
Válvula p/ lavatório e tanque 1"	2 pç
Válvula p/ pia 1"	1 pç
PVC Esgoto	
Curva 90 curta 100 mm	1 pç
50 mm	1 pç
40 mm	3 pç
Joelho 45 40 mm	2 pç
50 mm	2 pç
Joelho 90 40 mm	3 pç
50 mm	1 pç
Junção simples 40 mm x 40 mm	1 pç
100 mm- 50 mm	1 pç
Luva 100 mm	2 pç
40 mm	3 pç
Tubo rígido c/ ponta lisa 100 mm - 4"	14.34m
40 mm	4.60 m
50 mm - 2"	4.09 m
Ventilação	
PVC Esgoto	
Curva 90 curta 50 mm	1 pç
Joelho 90 50 mm	2 pç
Tê sanitário 50 mm -50 mm	1 pç
Tubo rígido c/ ponta lisa 50 mm - 2"	4.15 m


LEGENDA	
	Caixas Inspeção Esgoto Simples
	Caixas de Gordura
	Caixa Sifonada - Com Ralo em PVC
	Curva 90 curta- coluna
	Joelho 45
	Junção simples
	Lavatório Residencial com sifão - DN 40mm
	Pia de Cozinha Residencial com Sifão 50mm
	Máquina de Lavar Roupas DN 40mm
	Tanque de Lavar Roupas DN 40mm
	Te 45
	Vaso Sanitário c/ curva 90°

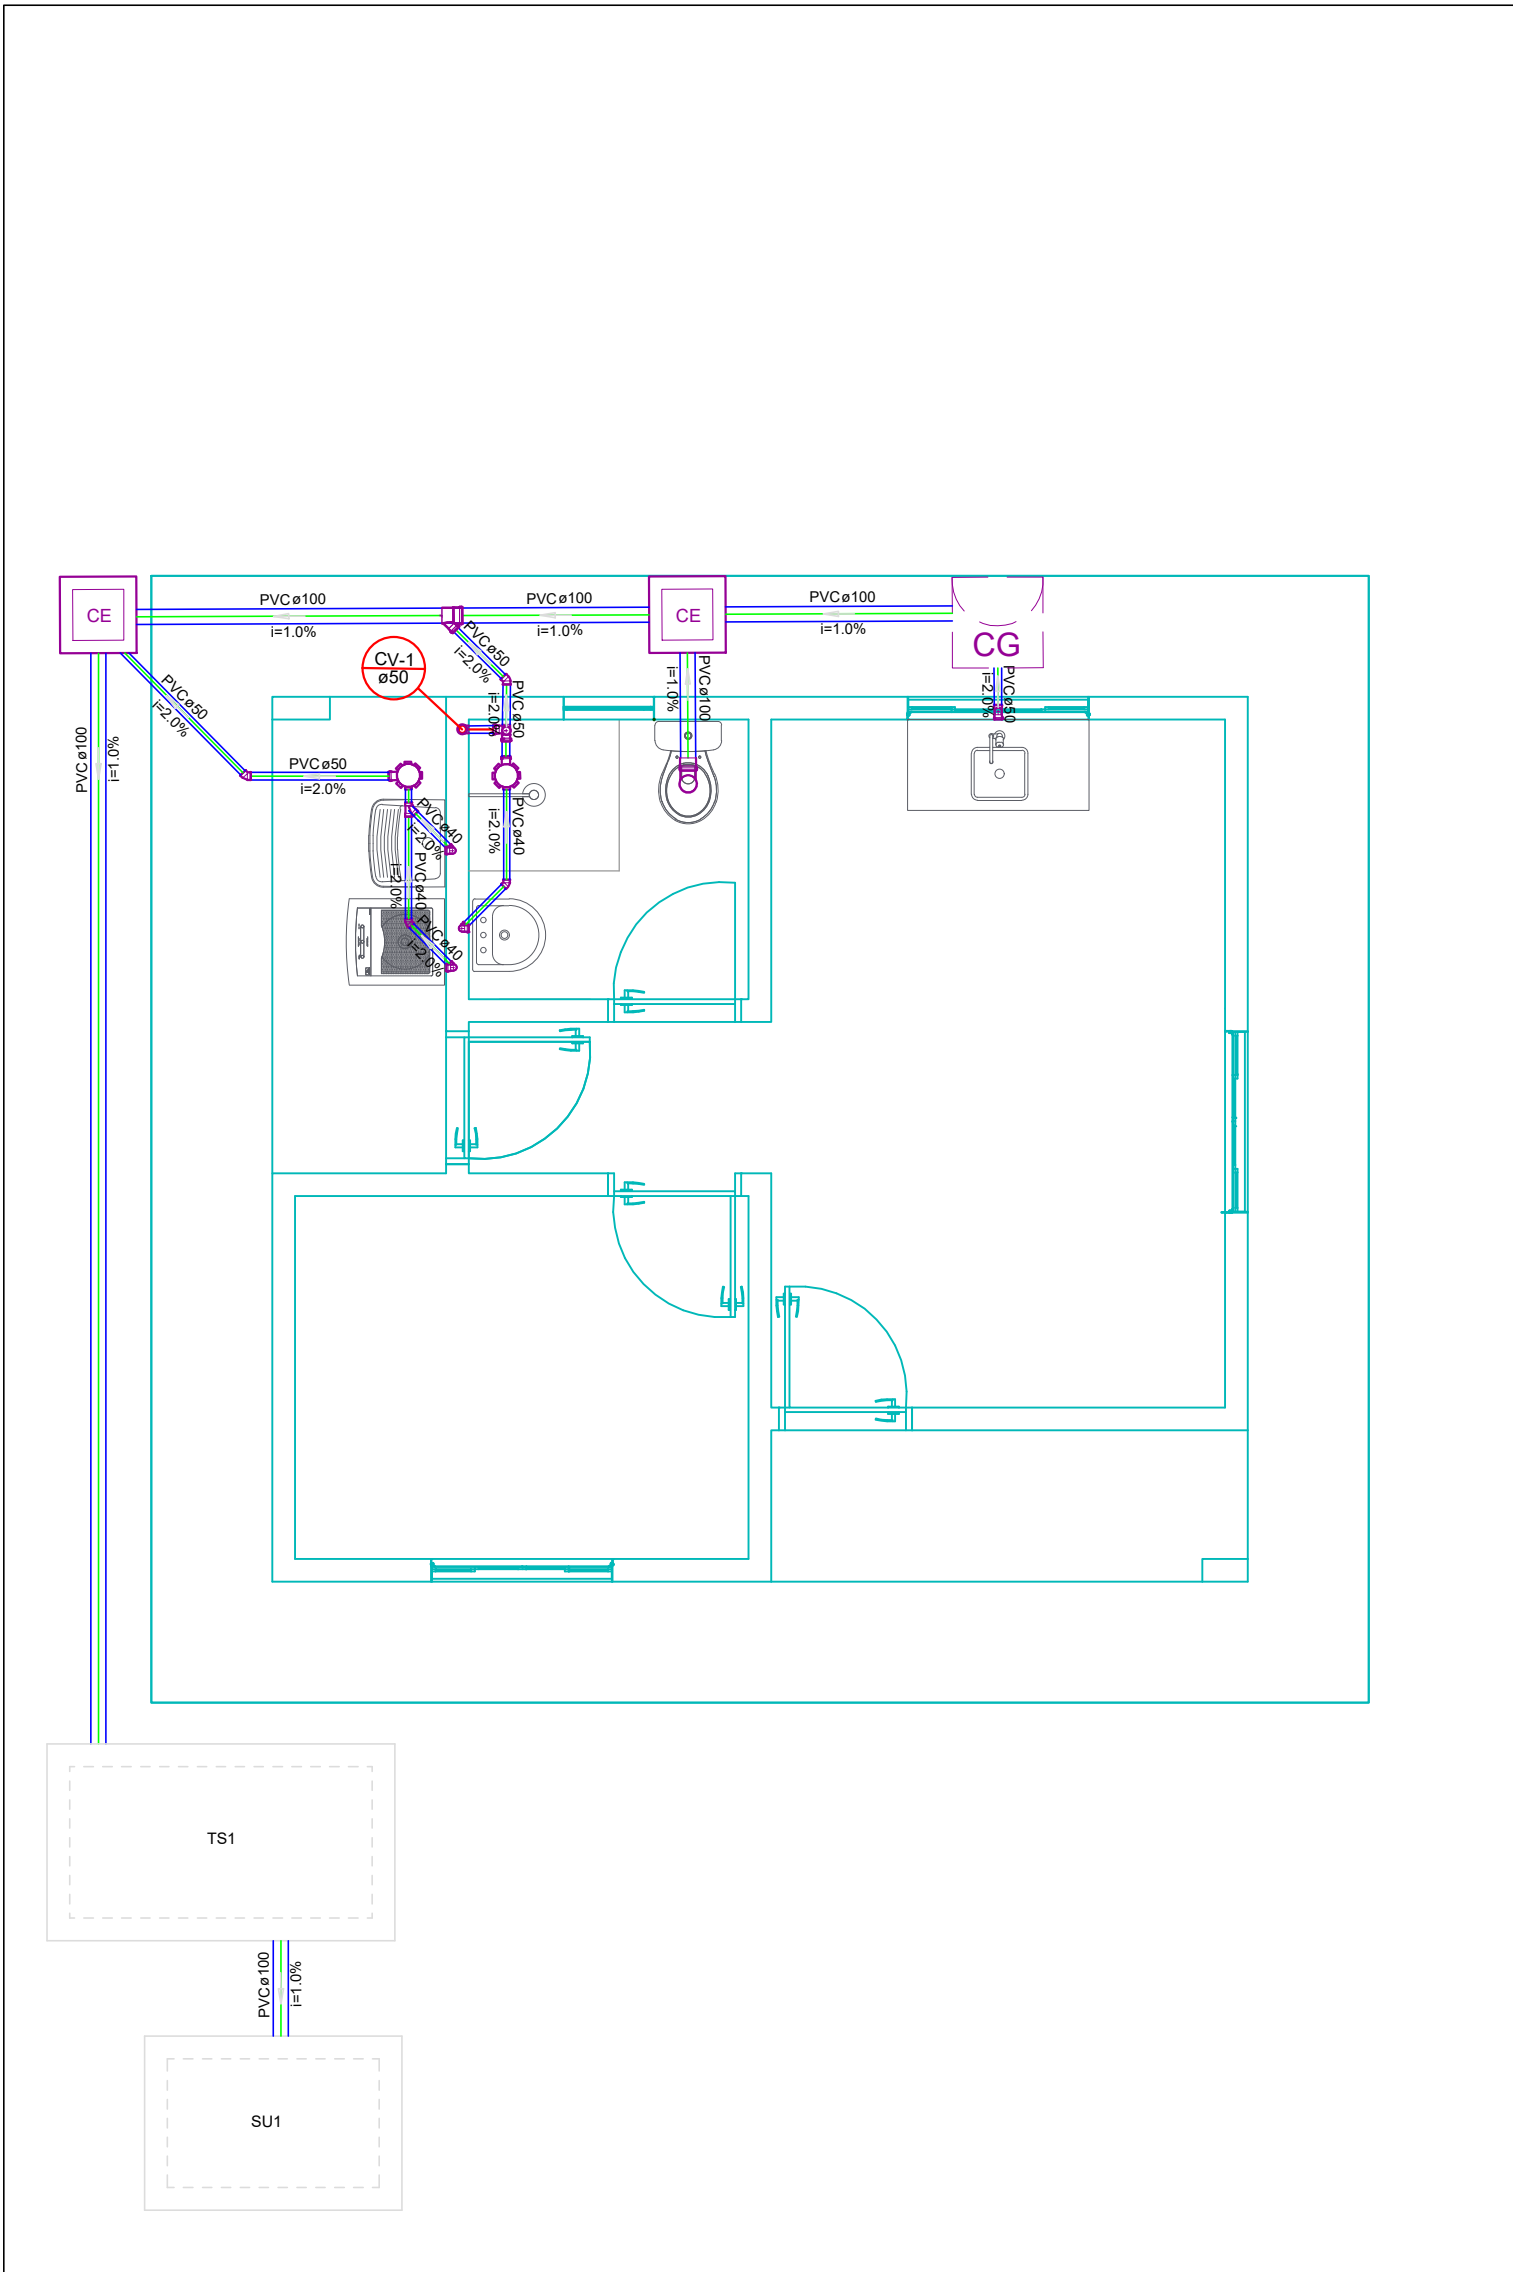

PLANTA SANITÁRIO  
Escala 1/50

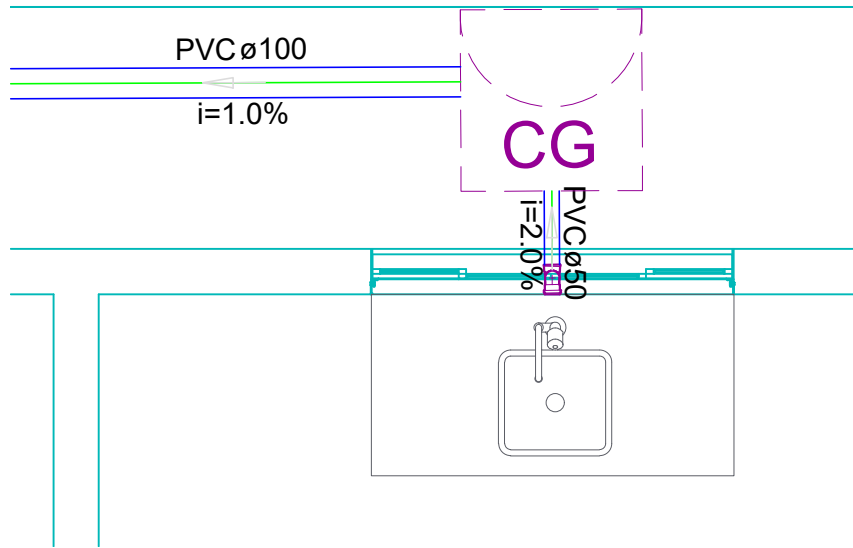

DETALHE - COZINHA  
ESCALA 1:25

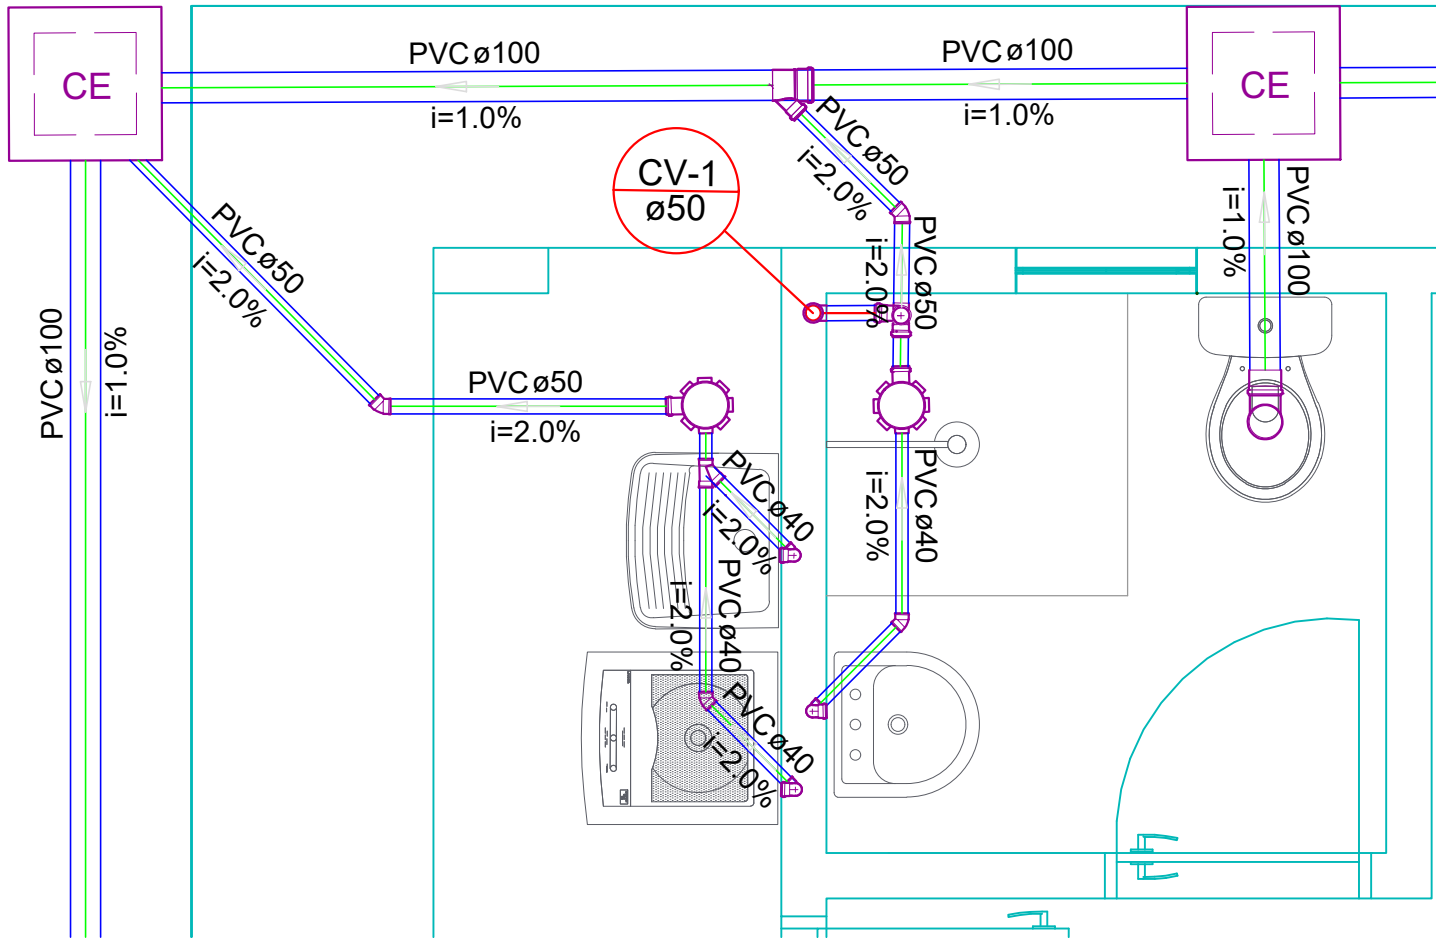

DETALHE - BANHEIRO/ A. SERV.  
ESCALA 1:25



PROJETO		FOLHA
OBJETO Construção de Unidades Habitacionais Unifamiliares.		01-01
ENDEREÇO Rua NH-5, Lote 15, Setor Jardim Sol Nascente.		
MUNICÍPIO Paranaíta	ESTADO Mato Grosso	
Localização  Vide em Projeto Arquitetônico	Proprietário  <b>Município de Paranaíta</b> CNPJ: 03.2390.043/0001-12	
QUADRO DE ÁREAS  Vide em Projeto Arquitetônico	Responsável Técnico  <b>Fernando Marques de Almeida</b> CREA - 031455-MT	
	ESCALA Indicadas  CONTEÚDO  - <b>Planta Sanitária</b> - <b>Detalhes</b> - <b>Legendas</b>  DATA <b>05/2024</b>	
OBSERVAÇÕES E APROVAÇÕES		