



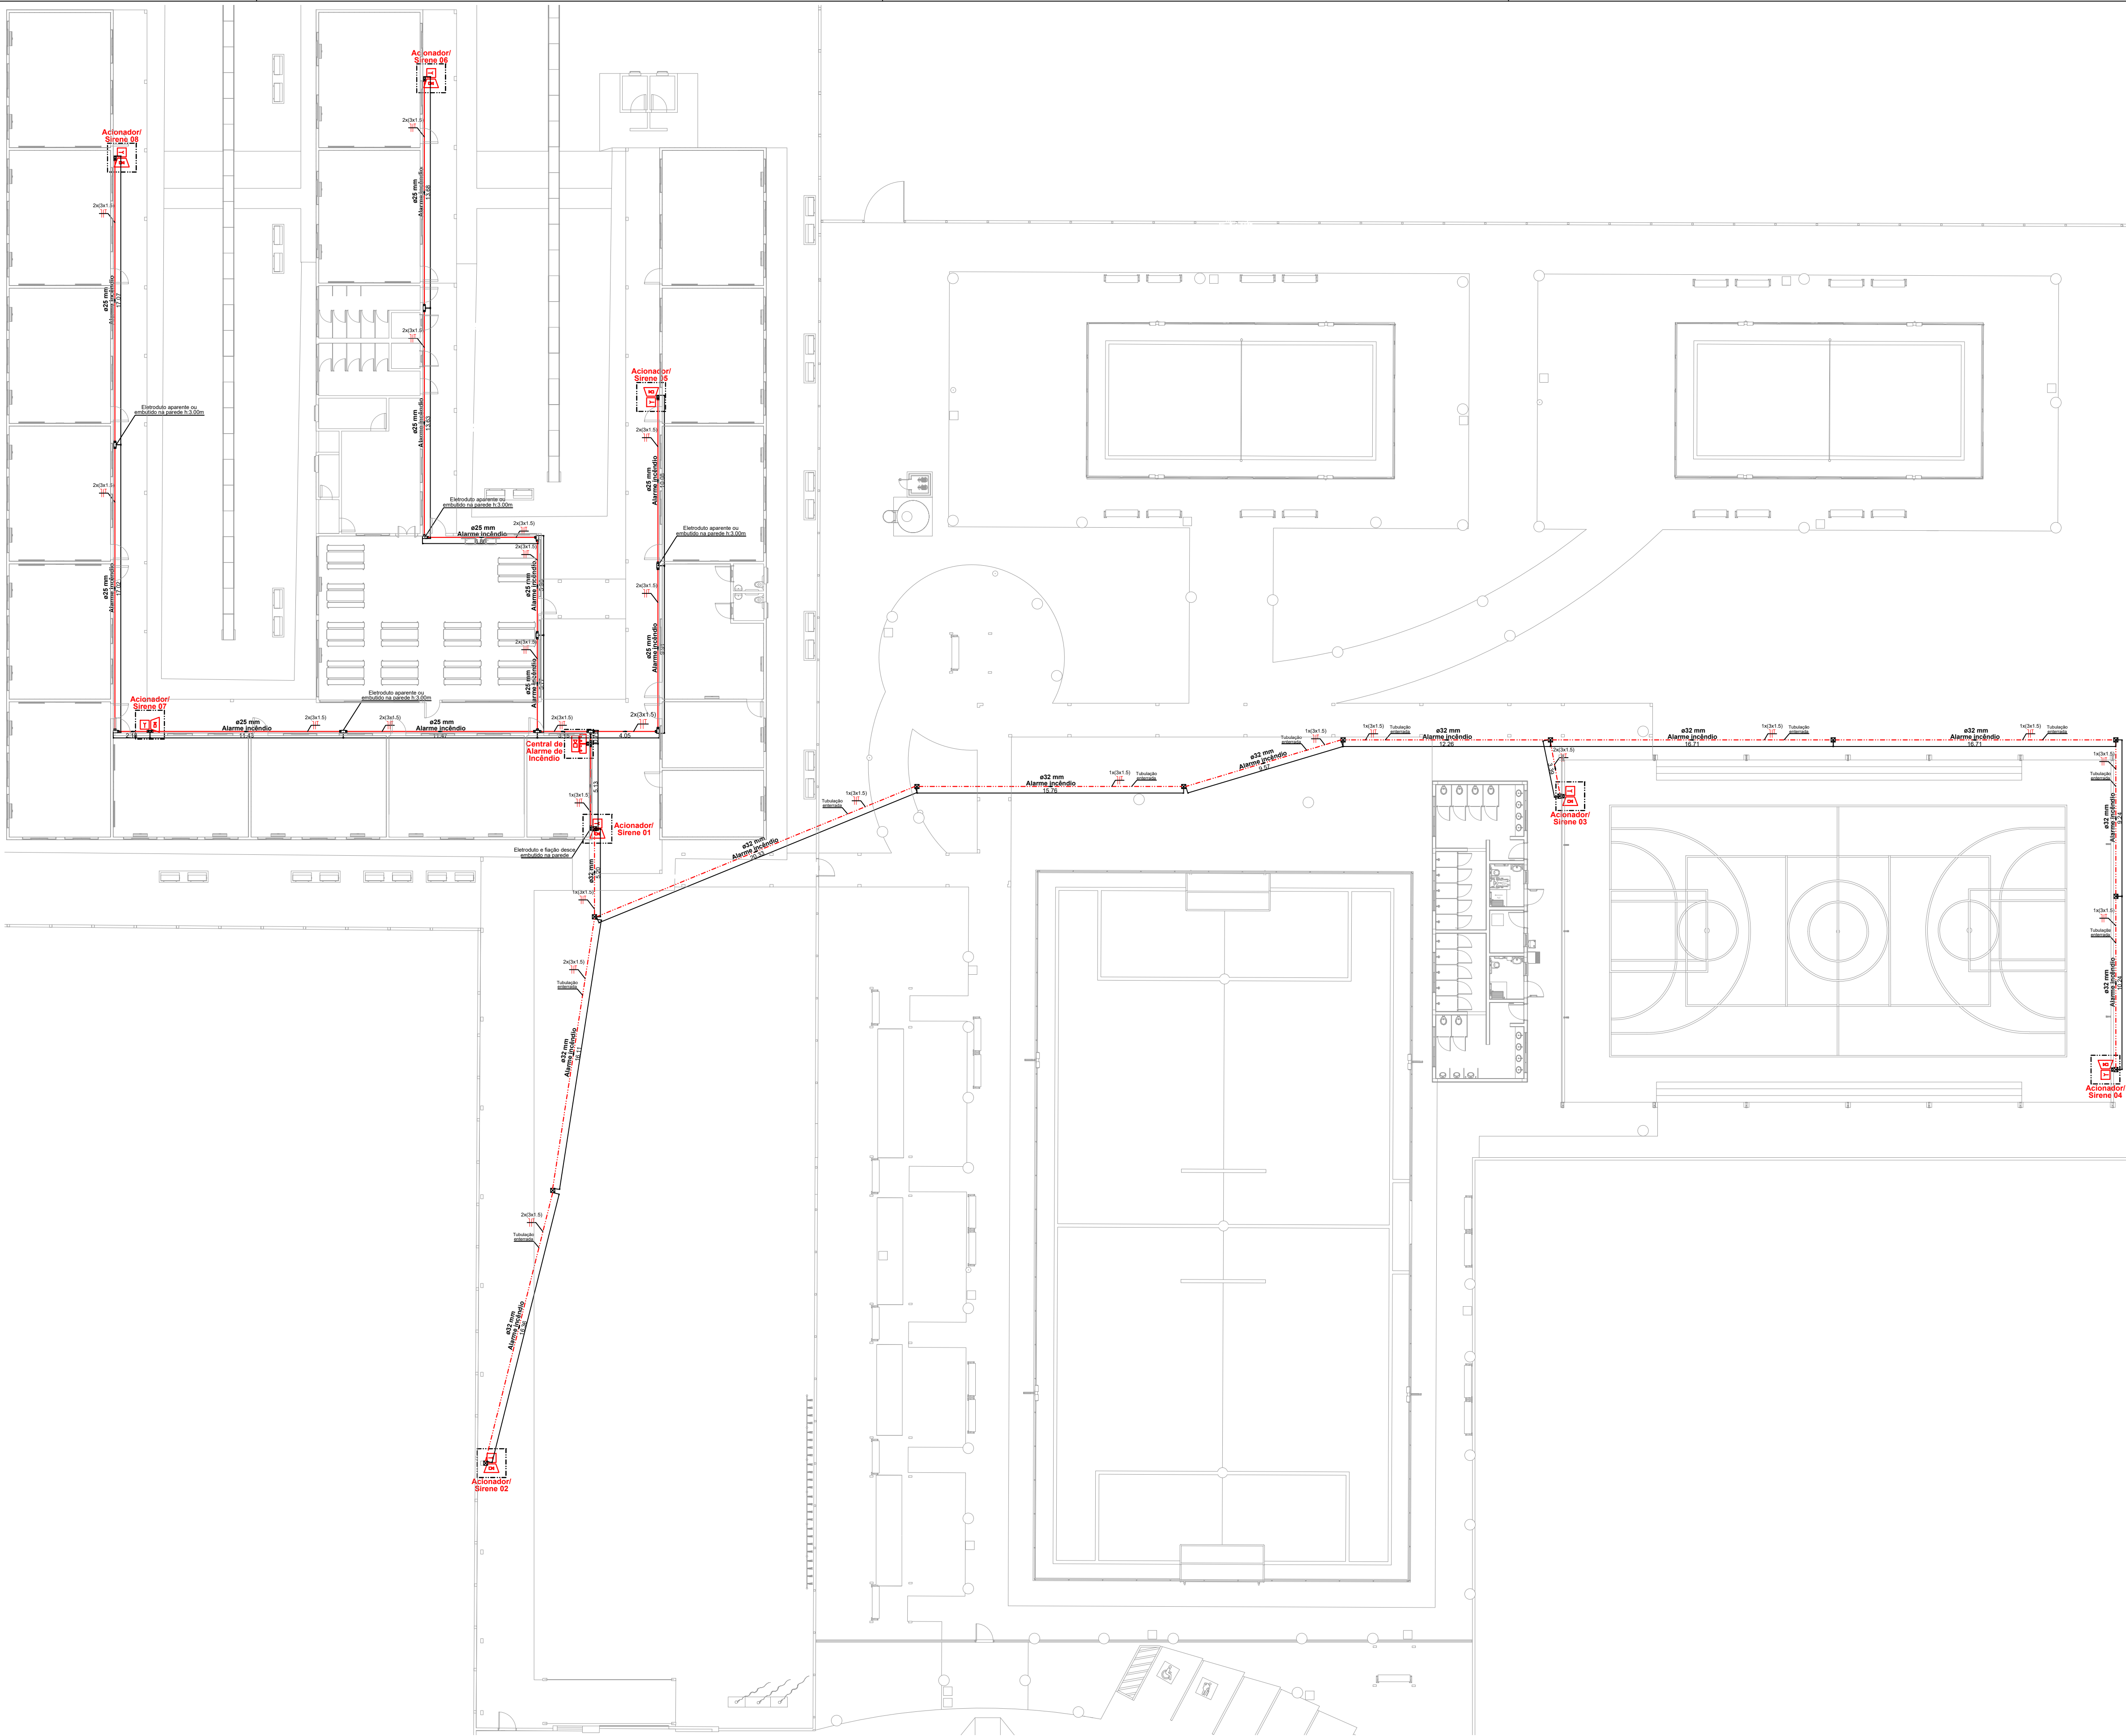

Planta baixa - Alarme de incêndio
escala 1:200

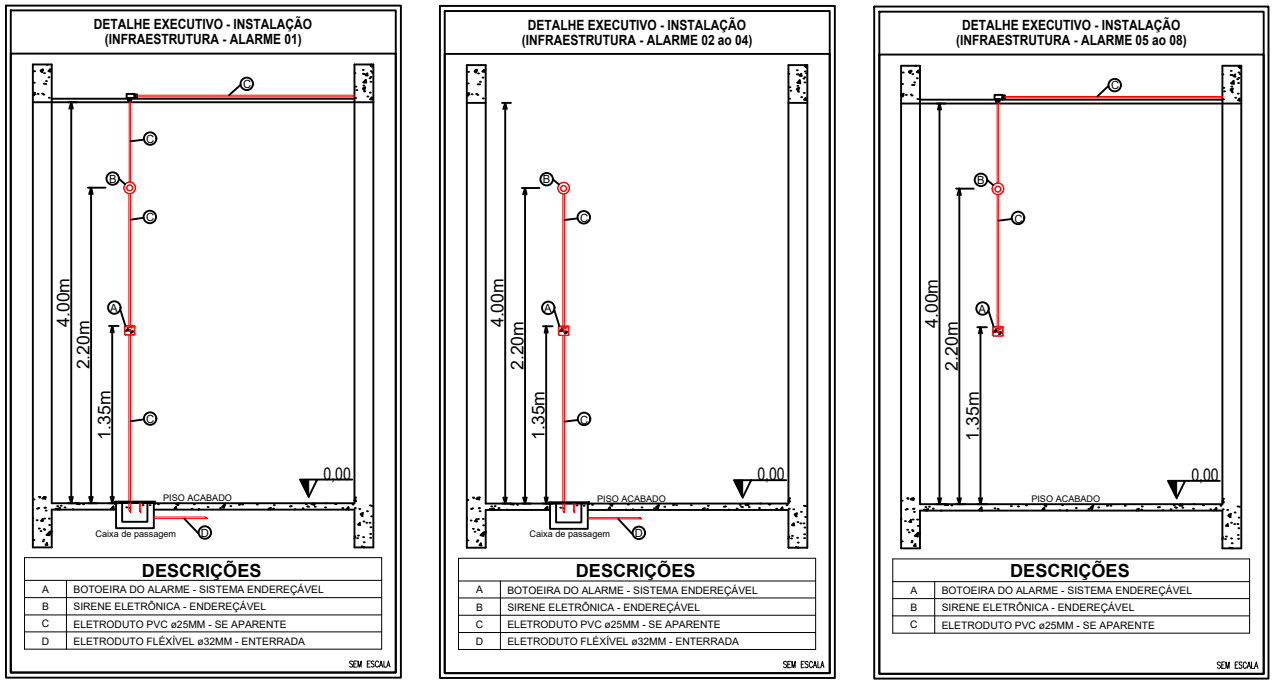

03 - ALARME DE INCÊNDIO		
NBR	NBR 17240 – Sistema de Detecção e Alarme de Incêndio	
Norma Técnica...	NTCB 17 - ALARME DE INCÊNDIO	
QTD.	SÍMBOLO	TIPO
08		Acionador Manual do Sistema de Detecção e Alarme
08		Avisador Sonoro Tipo Sirene
01		Central de Detecção e Alarme
02		Baterias do Sistema de Detecção e Alarme
19		

LEGENDA - Símbolos gráficos para projeto		QTD.
	ELETRODUTO RÍGIDO VERMELHO, PVC DN 25MM - (PAREDE)	14,85m
	ELETRODUTO RÍGIDO VERMELHO, PVC DN 25MM - (TETO)	139,00m
	ELETRODUTO FLEXÍVEL CORRUGADO, PVC DN 25MM - PAREDE	3,00m
	ELETRODUTO FLEXÍVEL CORRUGADO, PVC DN 32MM - ENTERRADO	154,20m
	CAIXA DE PASSAGEM ALVENARIA 15X15X20CM	13 und
	CABO P/ALARME INCÊNDIO BLINDADO 3 X 1,5MM C/ JAQUETA E DRENO VERMELHO	491,00m

ESPAÇO DESTINADO AO USO EXCLUSIVO DO CBMMT:

PROCESSO DE SEGURANÇA CONTRA INCÊNDIO E PÂNICO

(X) NOVO () ATUALIZAÇÃO DO PSCIP Nº: () SUBSTITUIÇÃO DO PSCIP Nº:



A O DE SOUSA EIRELI - ME
Av. do Planalto, 86 - Centro, Colônia MT, 78000-000
Telefone: (65) 9 2023-3005 (65) 9 3061-8006
CNPJ: 17.787.272/0001-66

TÍTULO DO DESENHO: ALARME DE INCÊNDIO

OCUPAÇÃO: EDUCACIONAL E CULTURA FÍSICA: DIVISÃO: E-1, DESCRIÇÃO: ESCOLAS EM GERAL

RAZÃO SOCIAL:

PREFEITURA MUNICIPAL DE PARANAÍTA

NOME FANTASIA:

REFORMA E AMPLIAÇÃO DA ESCOLA MUNICIPAL MARIA QUITÉRIA

CNPJ: 03.239.043/0001-12

ENDEREÇO:

ESTRADA CAPIXABA, COMUNIDADE SOMBRA DA MANHÃ - P.A SÃO PEDRO, PARANAÍTA-MT

RESPONSÁVEL TÉCNICO:

GILBERTO DA SILVA
Engenheiro Civil
CREA/MT - 22467/D

DATA: AGOSTO/2025

ESCALA: INDICADA

REVISÃO:

PRANCHA:

03C/03