


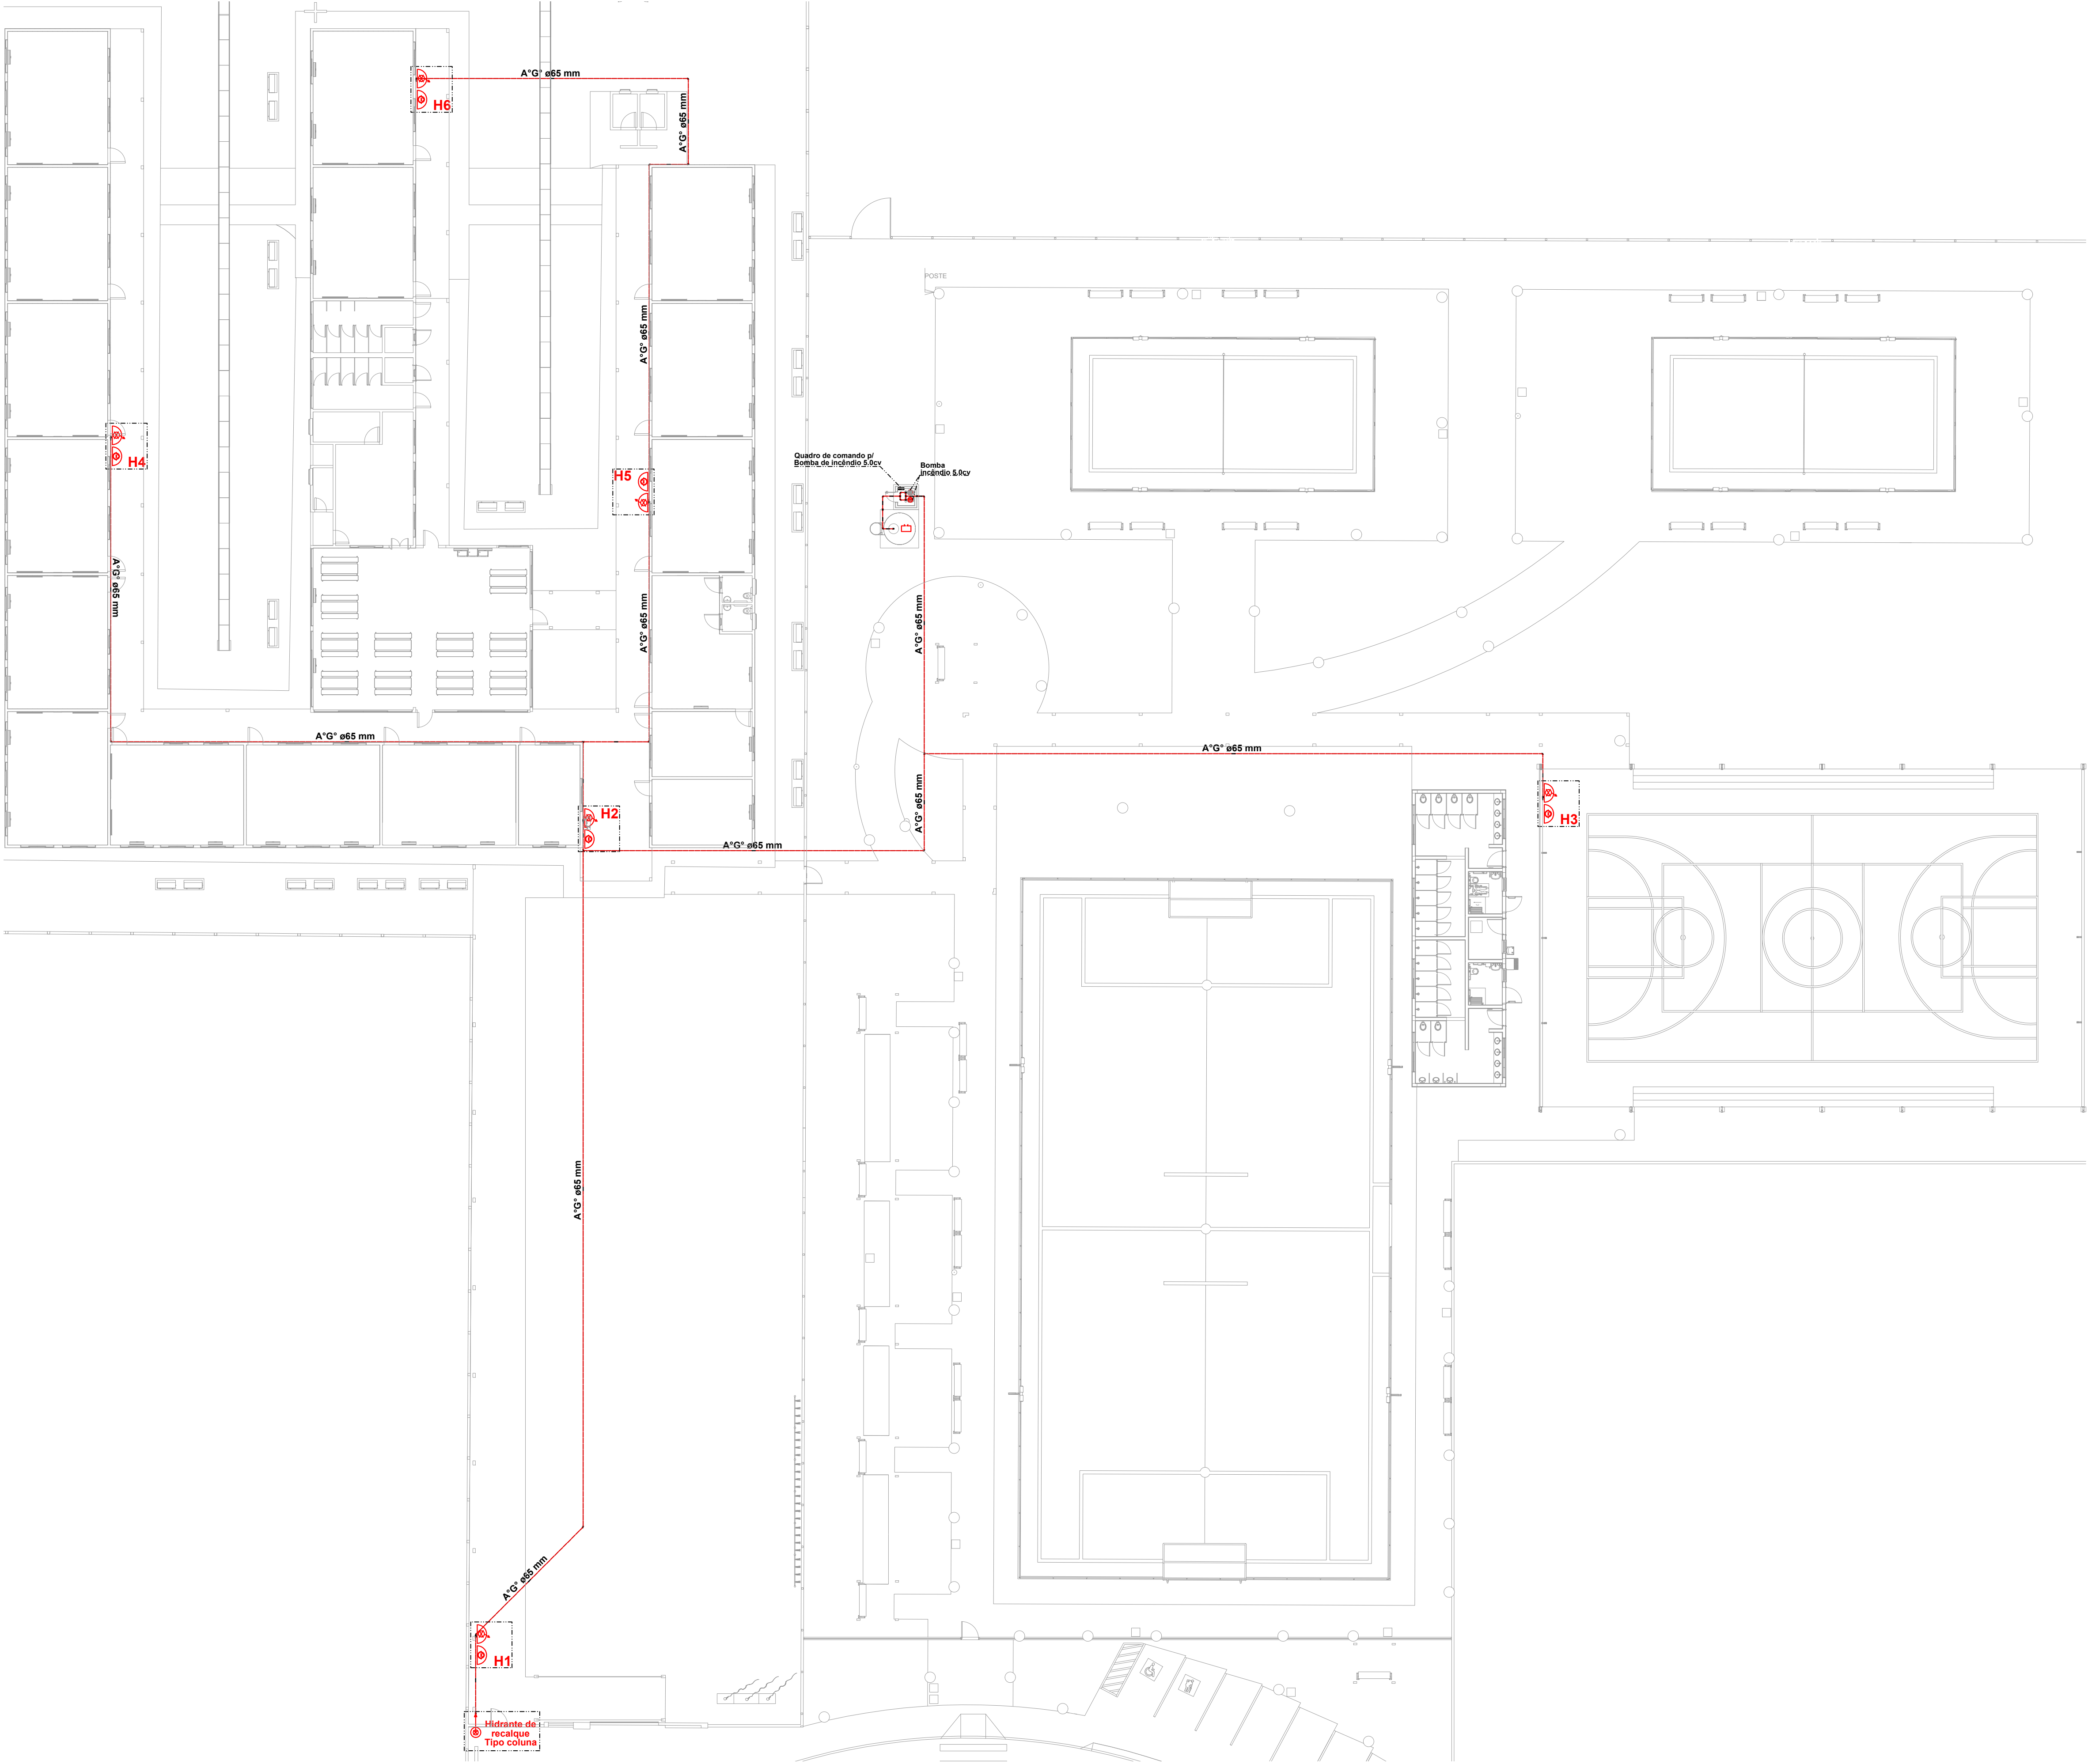

Planta baixa - Rede de Hidrantes
escala 1:200

03 - HIDRANTES E MAGOTINHOS - ALARME DE INCÊNDIO		
NBR	NBR 13714 – Sistema de Hidrantes e Mangotinhos	
Norma Técnica...	NTCB 19 - HIDRANTES E MANGOTINHOS	
QTD.	SÍMBOLO	TIPO
06		Hidrante Simples
06		Acionador de Bomba de Incêndio (Botoeira Tipo Liga)
01		Registro de Recalque Sem Válvula de Retenção
283m		Tubulação de Rede de Hidrantes
01		Quadro de Alimentação Bomba de Incêndio 5.0cv Com chave principal e reserva
02		Bomba de Incêndio 5.0cv
01		Reserva Técnica para Incêndio 9.000 Litros
17		

ESPAÇO DESTINADO AO USO EXCLUSIVO DO CBMMT:

PROCESSO DE SEGURANÇA CONTRA INCÊNDIO E PÂNICO

(X) NOVO () ATUALIZAÇÃO DO PSCIP N°: () SUBSTITUIÇÃO DO PSCIP N°:



A O DE SOUSA EIRELI - ME
Tiv. do Planeta, 85 - Centro, Colíder-MT, 78020-000
Telefone: (65) 3 2923-3005 / (65) 3 3651-8888
CNPJ: 17.787.272/0001-66

TÍTULO DO DESENHO: HIDRANTES E MAGOTINHOS

OCUPAÇÃO: EDUCACIONAL E CULTURA FÍSICA: DIVISÃO: E-1, DESCRIÇÃO: ESCOLAS EM GERAL

RAZÃO SOCIAL:

PREFEITURA MUNICIPAL DE PARANAÍTA

NOME FANTASIA:

REFORMA E AMPLIAÇÃO DA ESCOLA MUNICIPAL MARIA QUITÉRIA

CNPJ: 03.239.043/0001-12

ENDEREÇO:

ESTRADA CAPIXABA, COMUNIDADE SOMBRA DA MANHÃ - P.A SÃO PEDRO, PARANAÍTA-MT

RESPONSÁVEL TÉCNICO:

GILBERTO DA SILVA
Engenheiro Civil
CREA/MT - 22467/D

DATA: AGOSTO/2025

ESCALA: INDICADA

REVISÃO:

PRANCHA:

03A/03