



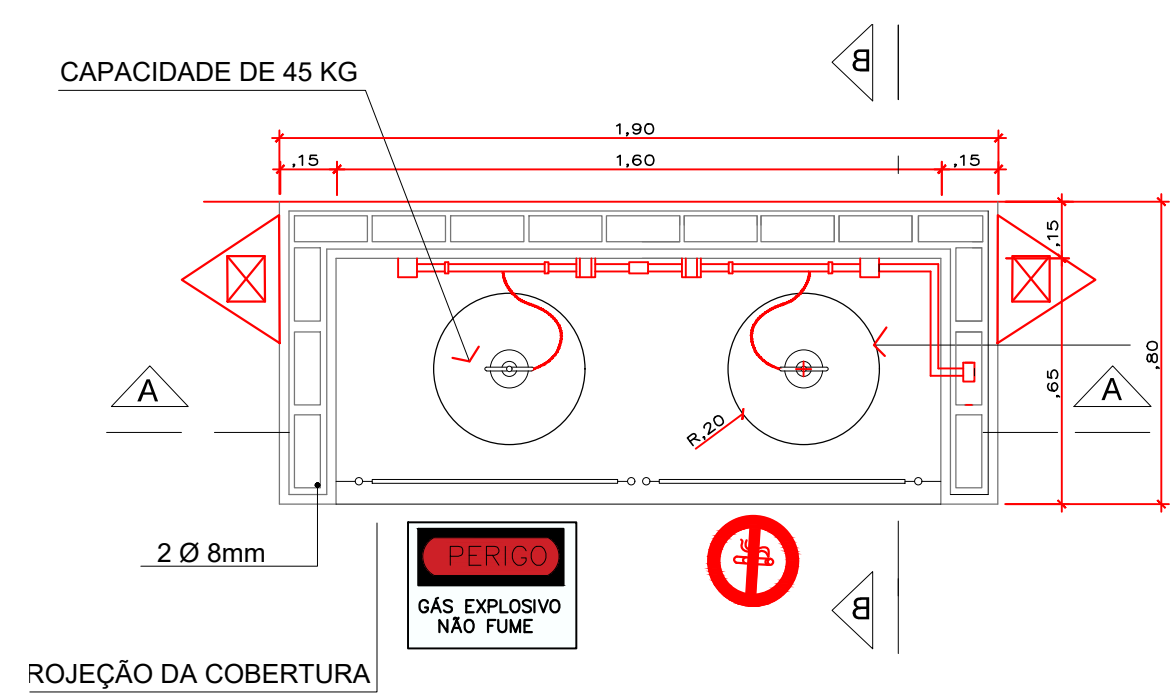


1 DETALHE DA PLANTA BAIXA CENTRAL DE GÁS
ESCALA 1:20


CORTE BB - CENTRAL GLP
escala :. 1/15

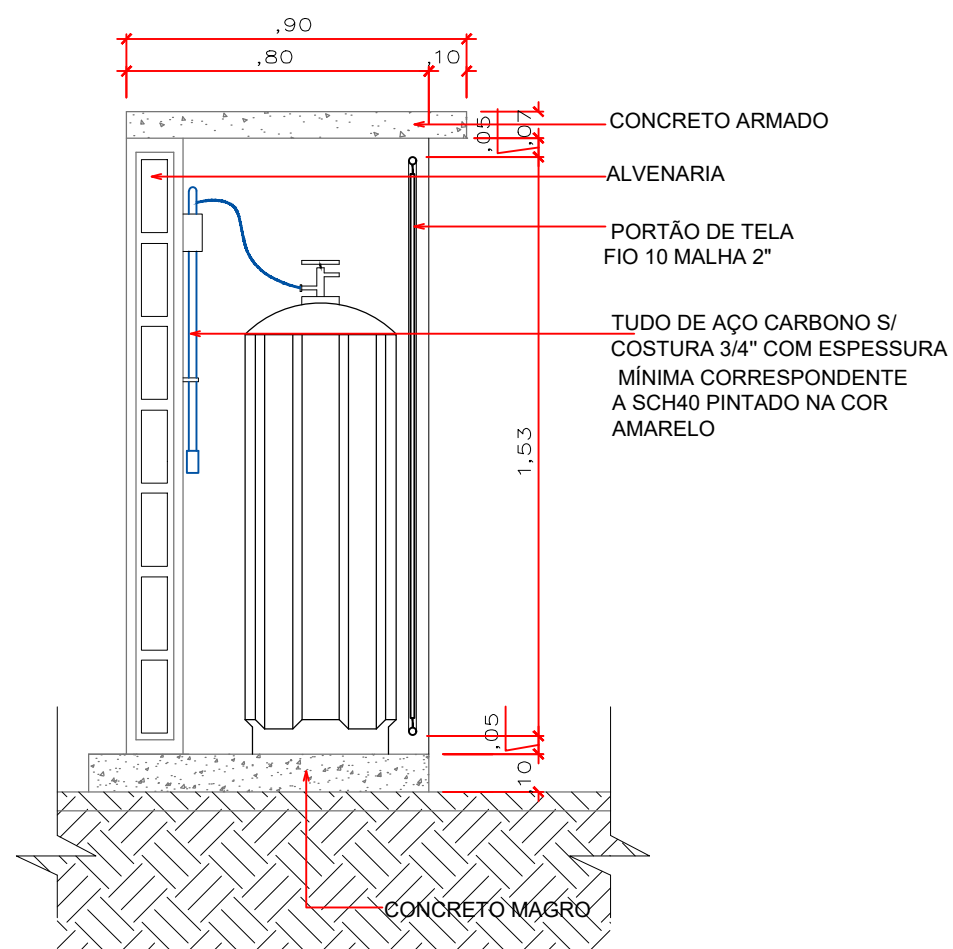


3 CORTE BB - CENTRAL GLP
ESCALA 1:20

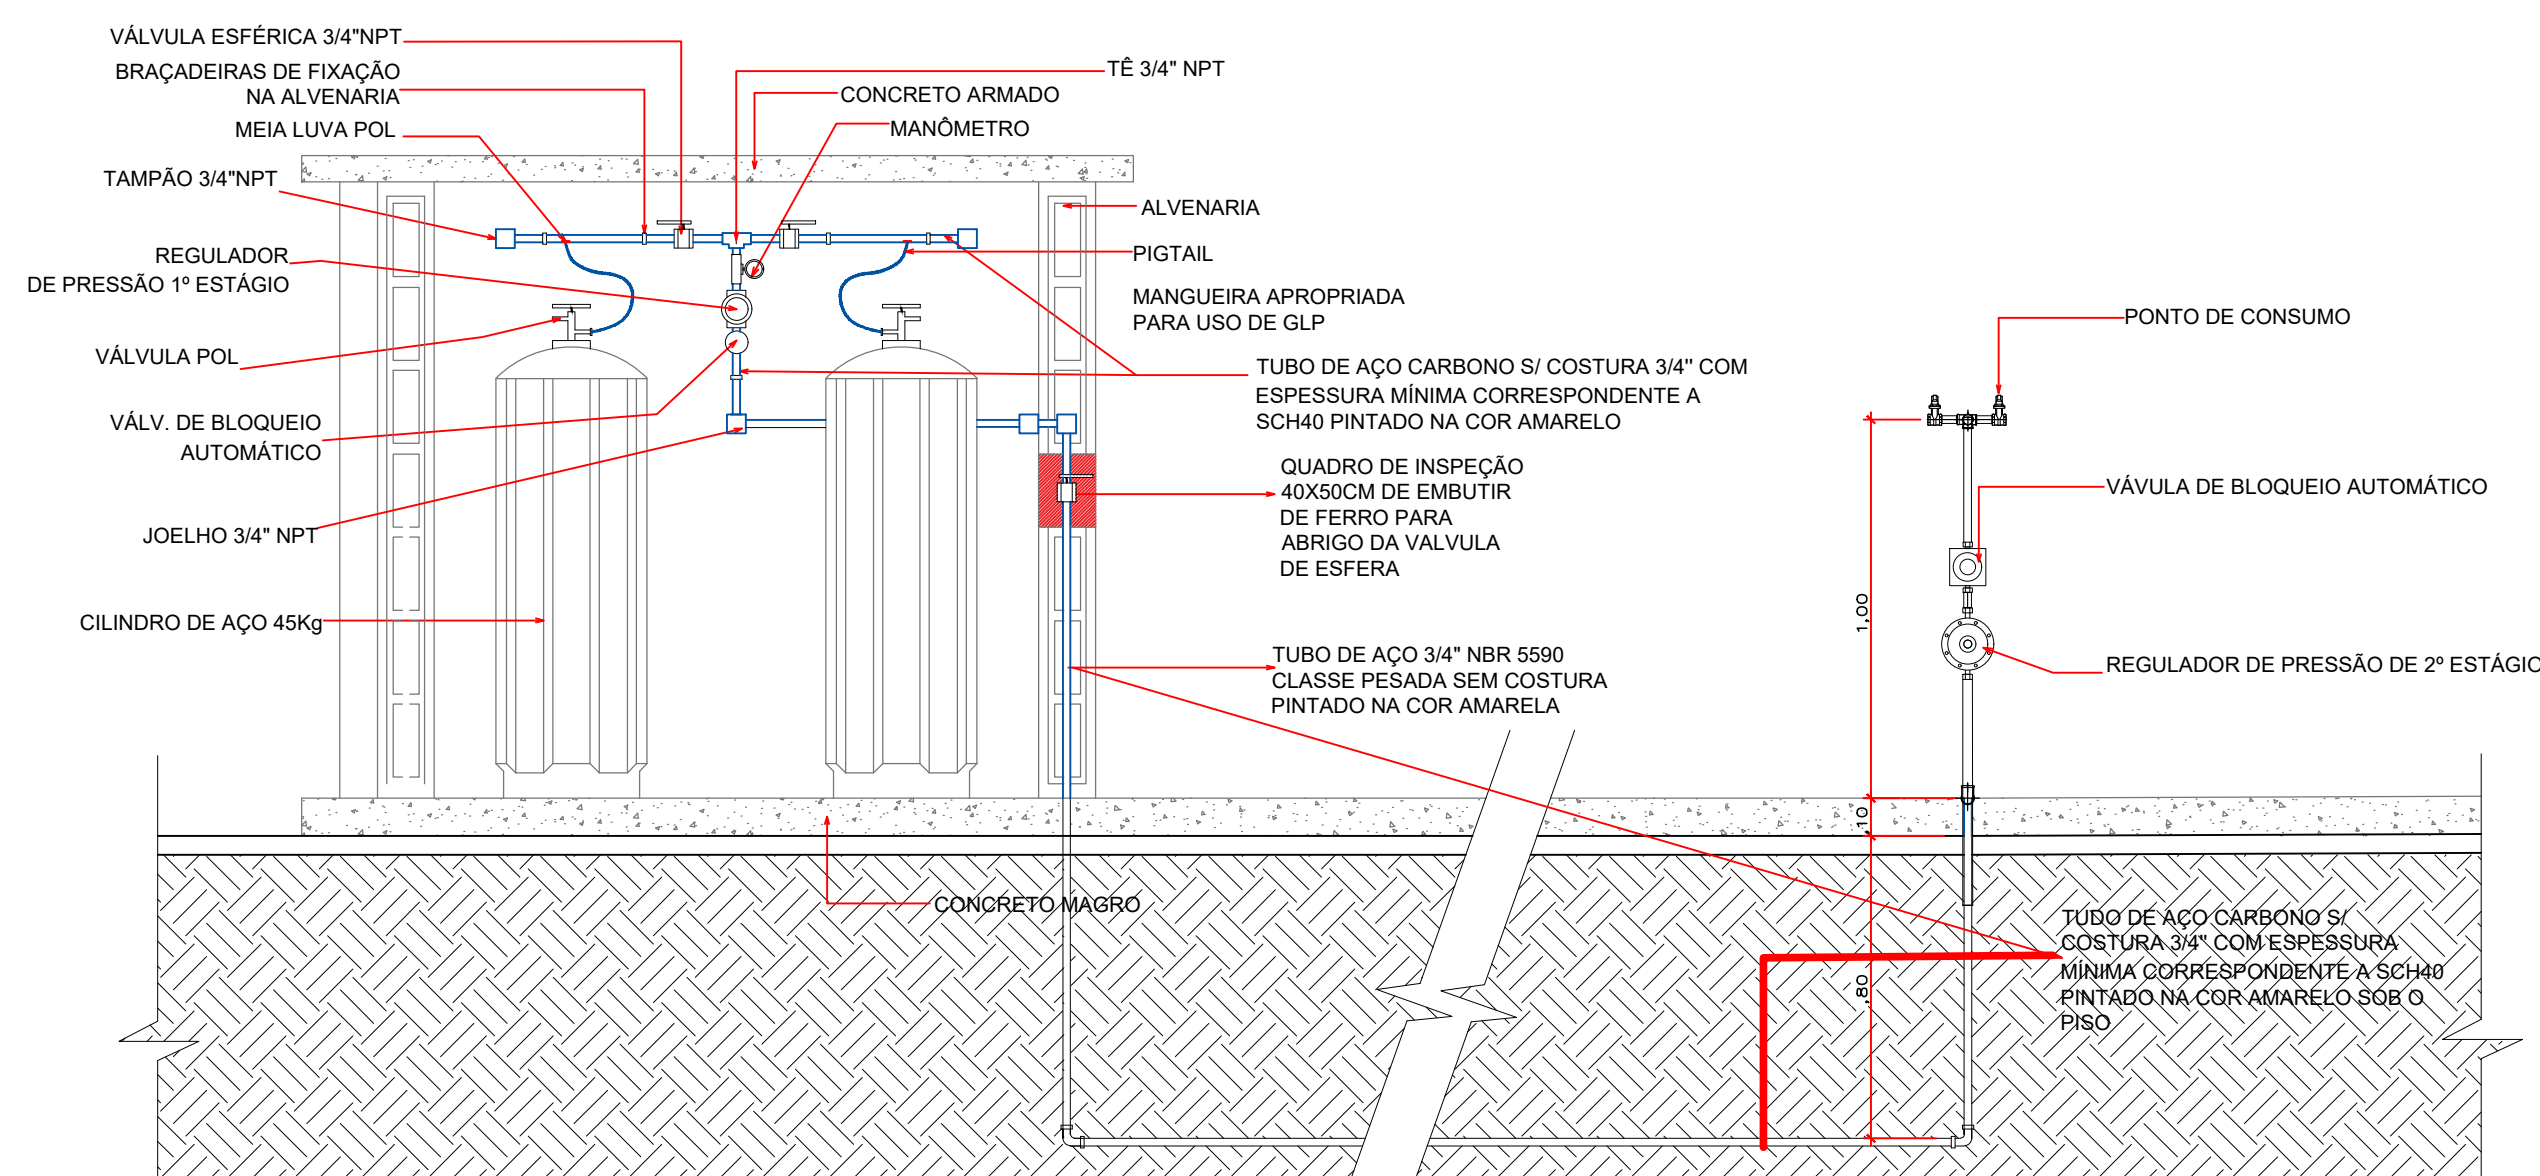


2 CORTE AA - CENTRAL GLP
ESCALA 1:20

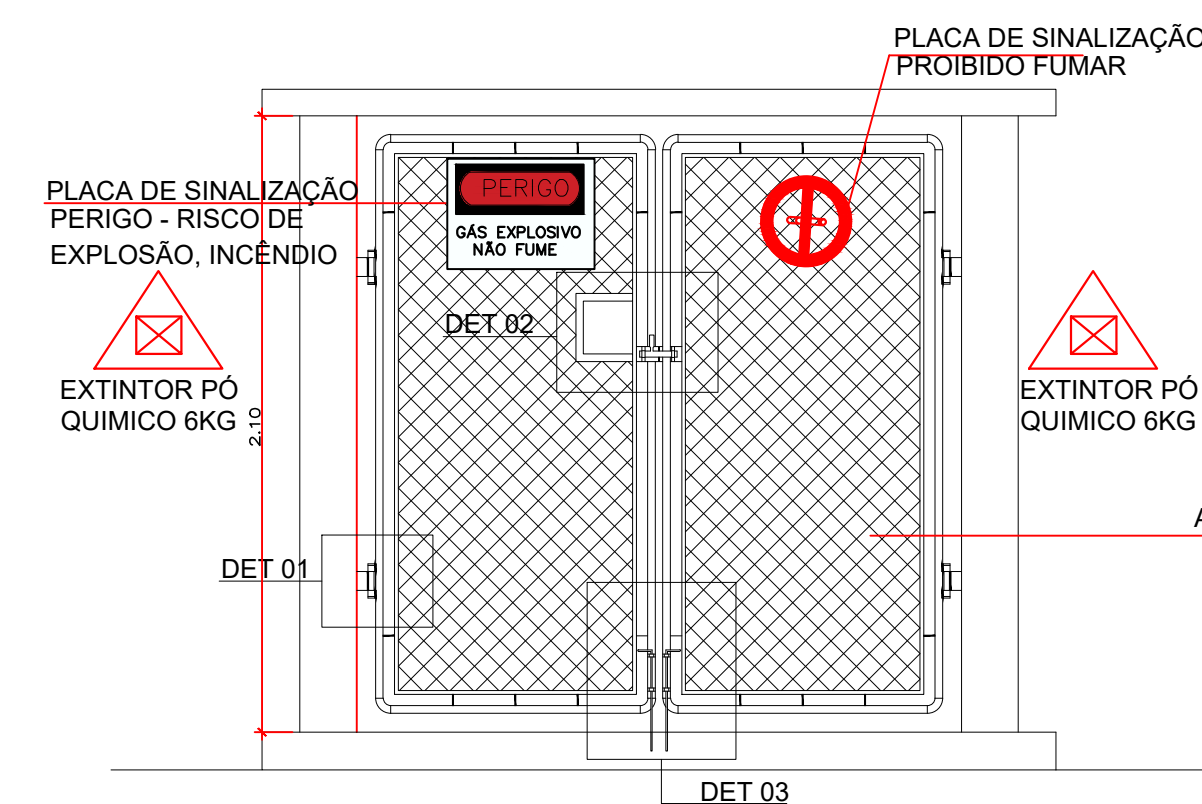


4 VISTA DE FRENTE CENTRAL DE GLP
ESCALA 1:20

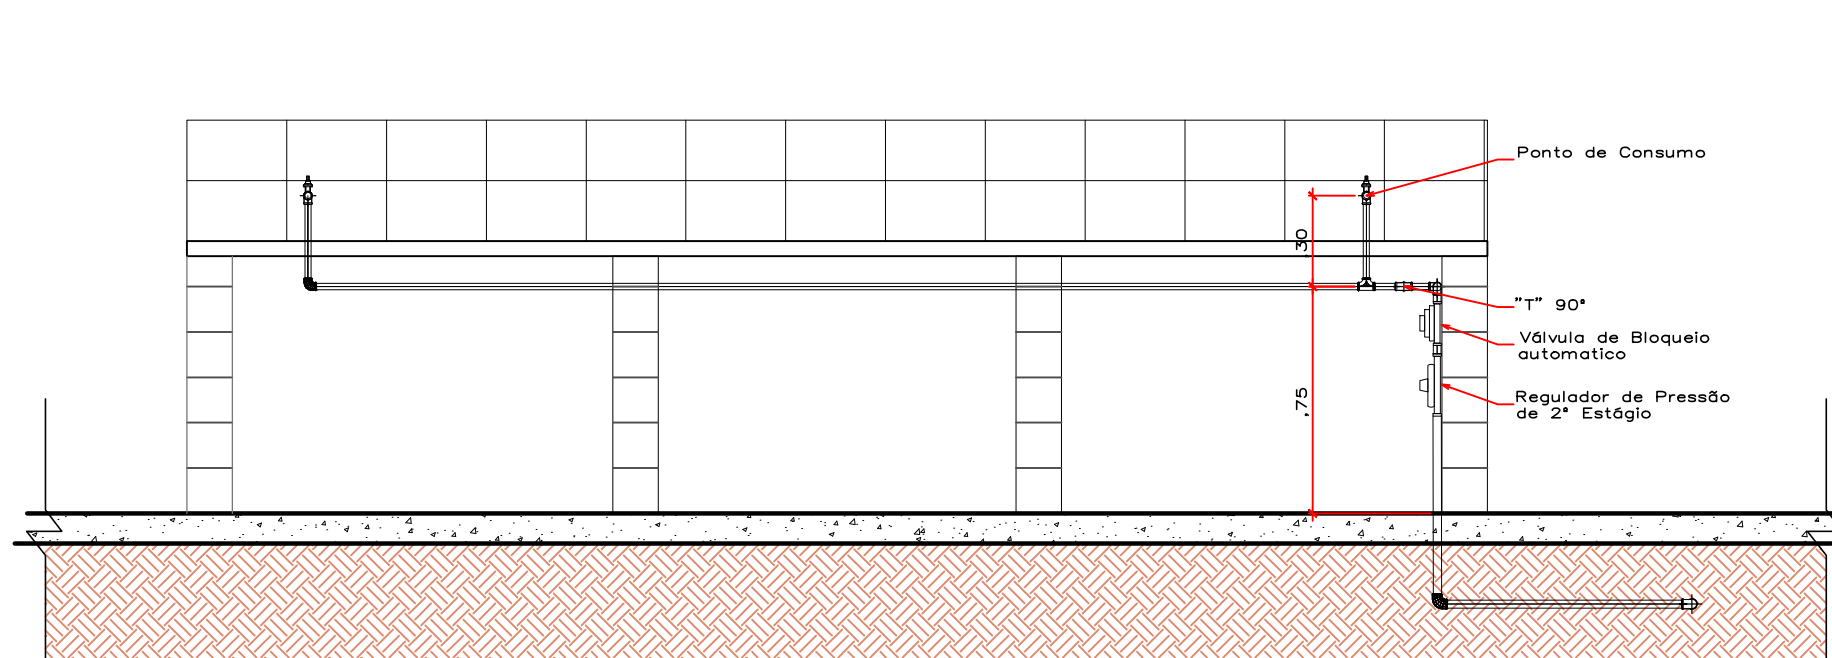



7 VISTA LATERAL BANCADA LABORATÓRIO
ESCALA 1:25

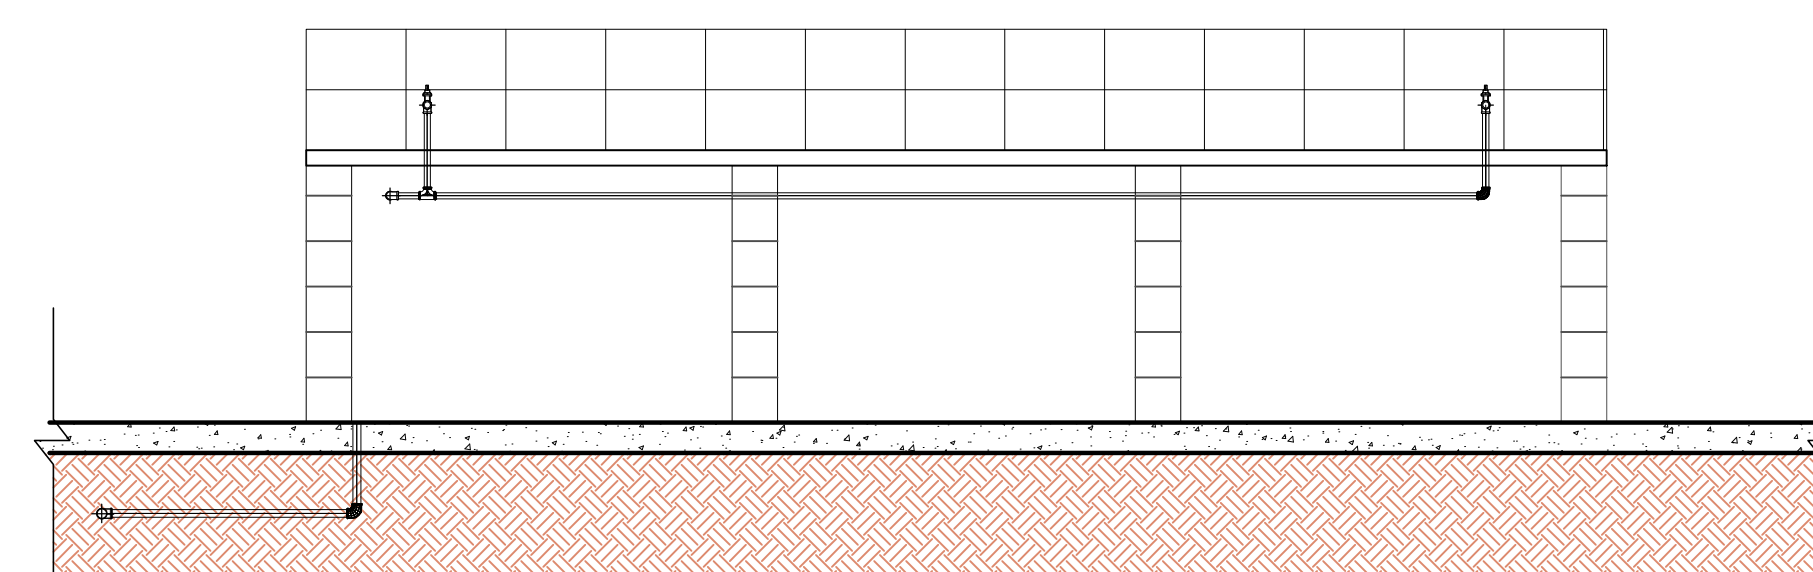


8 VISTA LATERAL BANCADA LABORATÓRIO
ESCALA 1:25

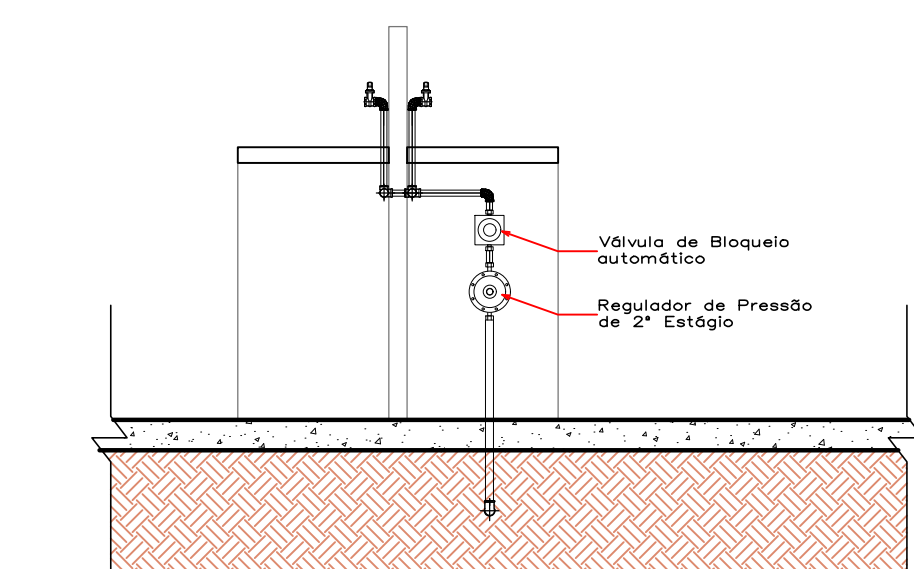


9 VISTA FRONTAL BANCADA LABORATÓRIO
ESCALA 1:25

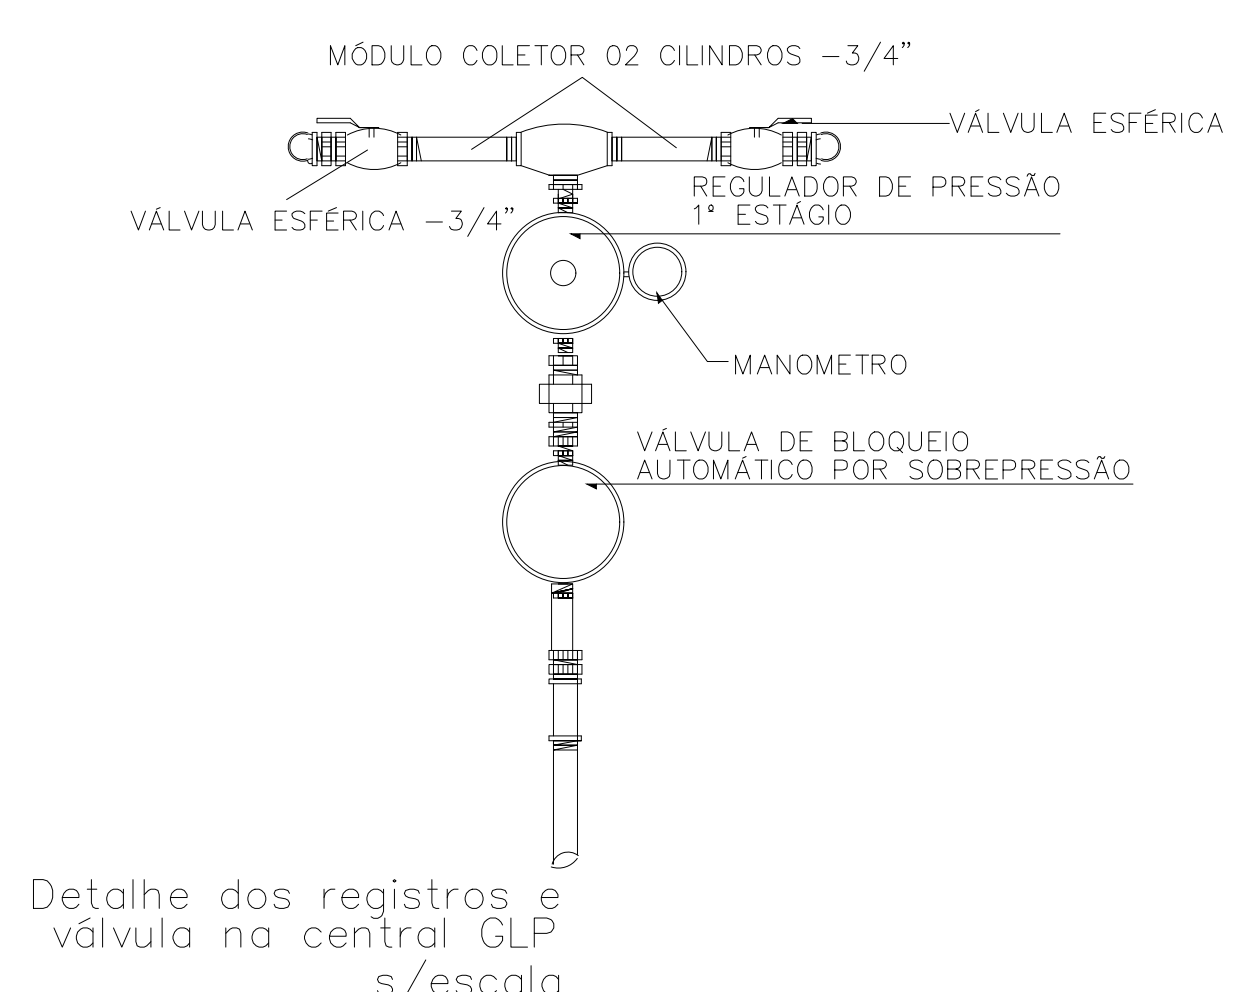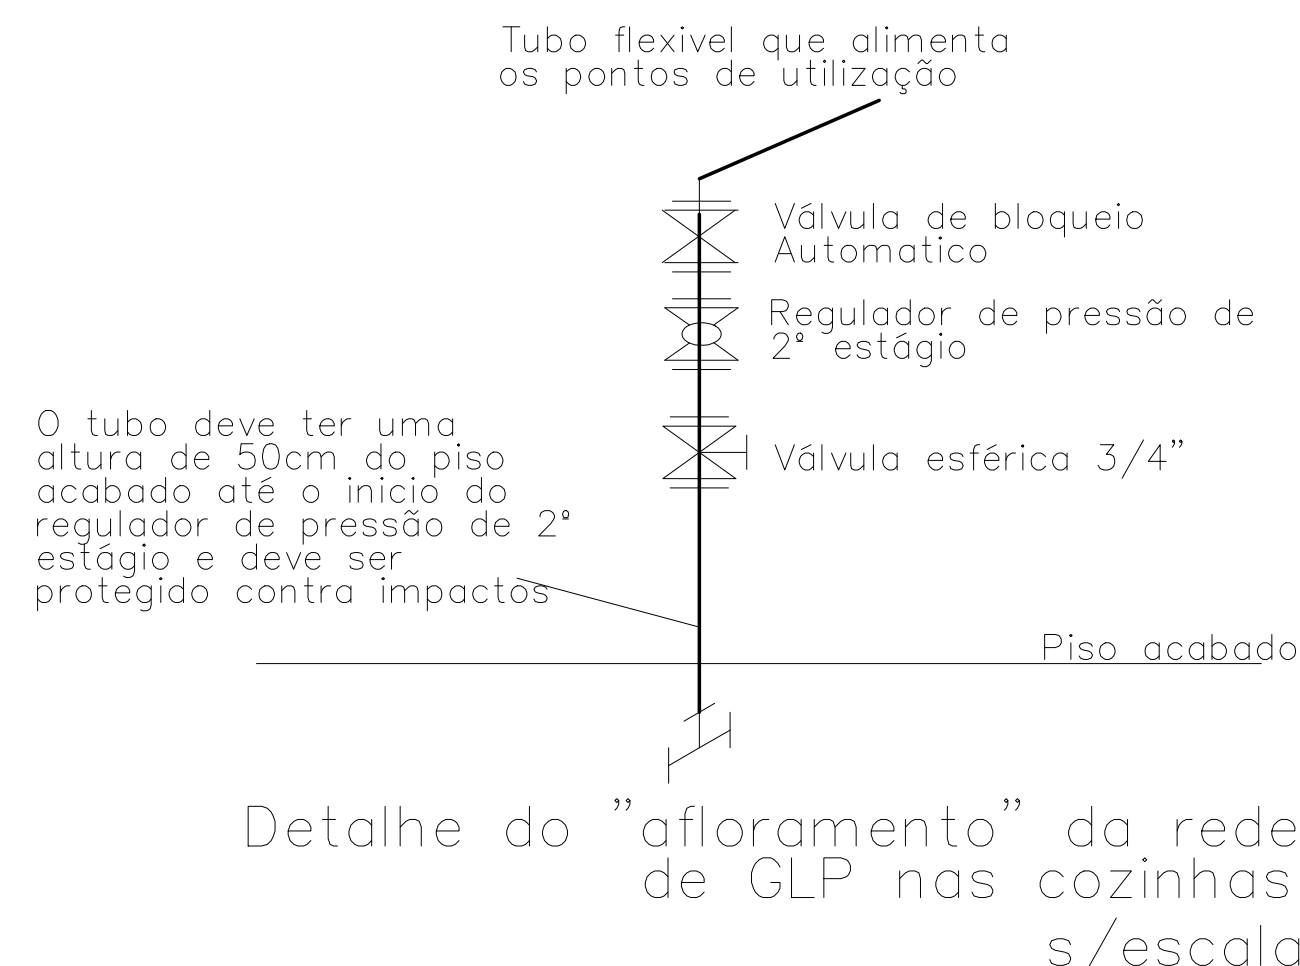


DETALHE 01 - DOBRADIÇA
escala :. 1/15

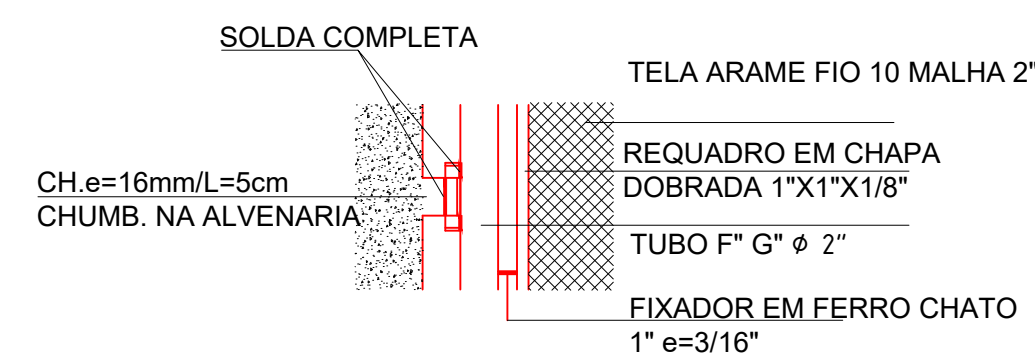

DETALHE 02 - FECHO CADEADO
escala :. 1/15

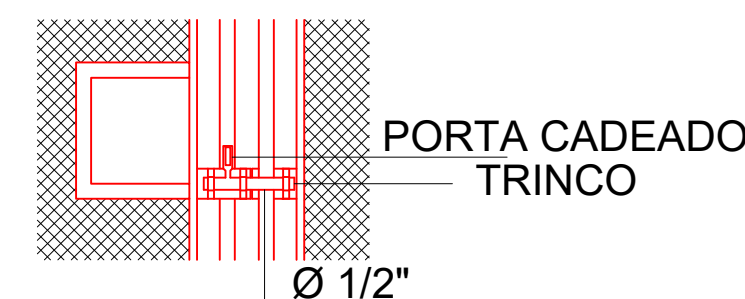

DETALHE 03 - FECHO INFERIOR
escala :. 1/15

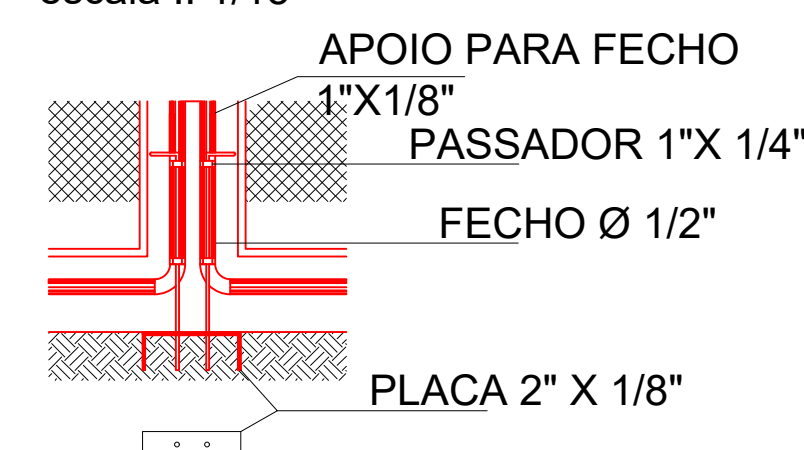

LEGENDA

	Válvula de bloqueio Automático 3/4"		Ponto de consumo
	Regulador de pressão de 1º e 2º estágio 3/4"		Valvula Esférica 3/4"
	Manômetro		

LEGENDA

CÓDIGO	SÍMBOLO	SIGNIFICADO	FORMA E COR	APLICAÇÃO
P1		PROIBIDO FUMAR	SÍMBOLO: CIRCULAR FUNDO BRANCA PICTOGRAMA: PRETA FAIXA CIRCULAR E BARRA DIAMETRAL: VERMELHA	TODO LOCAL ONDE FUMAR PODE AUMENTAR O RISCO DE INCÊNDIO
E1		EXTINTOR DE INCÊNDIO	SÍMBOLO: QUADRADO FUNDO: VERMELHA PICTOGRAMA: FOTOLUMINESCENTE	INDICAÇÃO DE LOCALIZAÇÃO DOS EXTINTORES DE INCÊNDIO
E6		CUIDADO, RISCO DE EXPLOÇÃO, INCÊNDIO	SÍMBOLO: RETANGULAR FUNDO: BRANCO PICTOGRAMA: PRETO E VERMELHO	INDICAÇÃO DE PERIGO
SIMBOLOGIA UTILIZADA				
- 02 EXTINTORES DE INCÊNDIO PORTÁTIL COM PÓ QUÍMICO SECO - 06Kg 20-BC CADA				

Aprovação/Autentificações:

ESTADO DO MATO GROSSO



Cliente:

OSMAR ANTONIO MOREIRA
PREFEITO MUNICIPAL

Autor do Projeto/Responsável Técnico:



GILBERTO DA SILVA
ENGENHEIRO CIVIL CREA/MT - 22467/D

A O DE SOUSA EIRELI - ME
Tv. do Parede, 85 - Centro, Colider-MT, 78500-000
Telefone: (66) 3541-6300
CNPJ: 17.787.272/0001-86

PSCIP: NOVO

OCUPAÇÃO: EDUCACIONAL E CULTURA FÍSICA DADOS DA OBRA

Objeto de Contrato: REFORMA E AMPLIAÇÃO DA ESCOLA MUNICIPAL MARIA QUITÉRIA COM CONSTRUÇÃO DE
Convênio: 0000

Endereço da Obra: ESTRADA CAPIXABA, COMUNIDADE SOMBRA DA MANHÃ - P.A SÃO PEDRO, PARANAÍTA - MT

Coordenada: 9°46'12.05"S | 56°41'25.63"O

INSTALAÇÕES DE GÁS LIQUEFEITO DE PETRÓLEO Conteúdo: PLANTA BAIXA / DETALHES / CORTES - GLP.

Quadro de Áreas/Legenda:

REV: 0

DATA: Outubro/2025

ESCALA: Indicada

NOMECLATURA

FOLHA

VER PROJETO ARQUITETÔNICO

GLP

2/2